


その他設備 現況平面図

凡例	
工作物	——
ベース図	——
給水設備	——
排水設備	——
その他設備	——

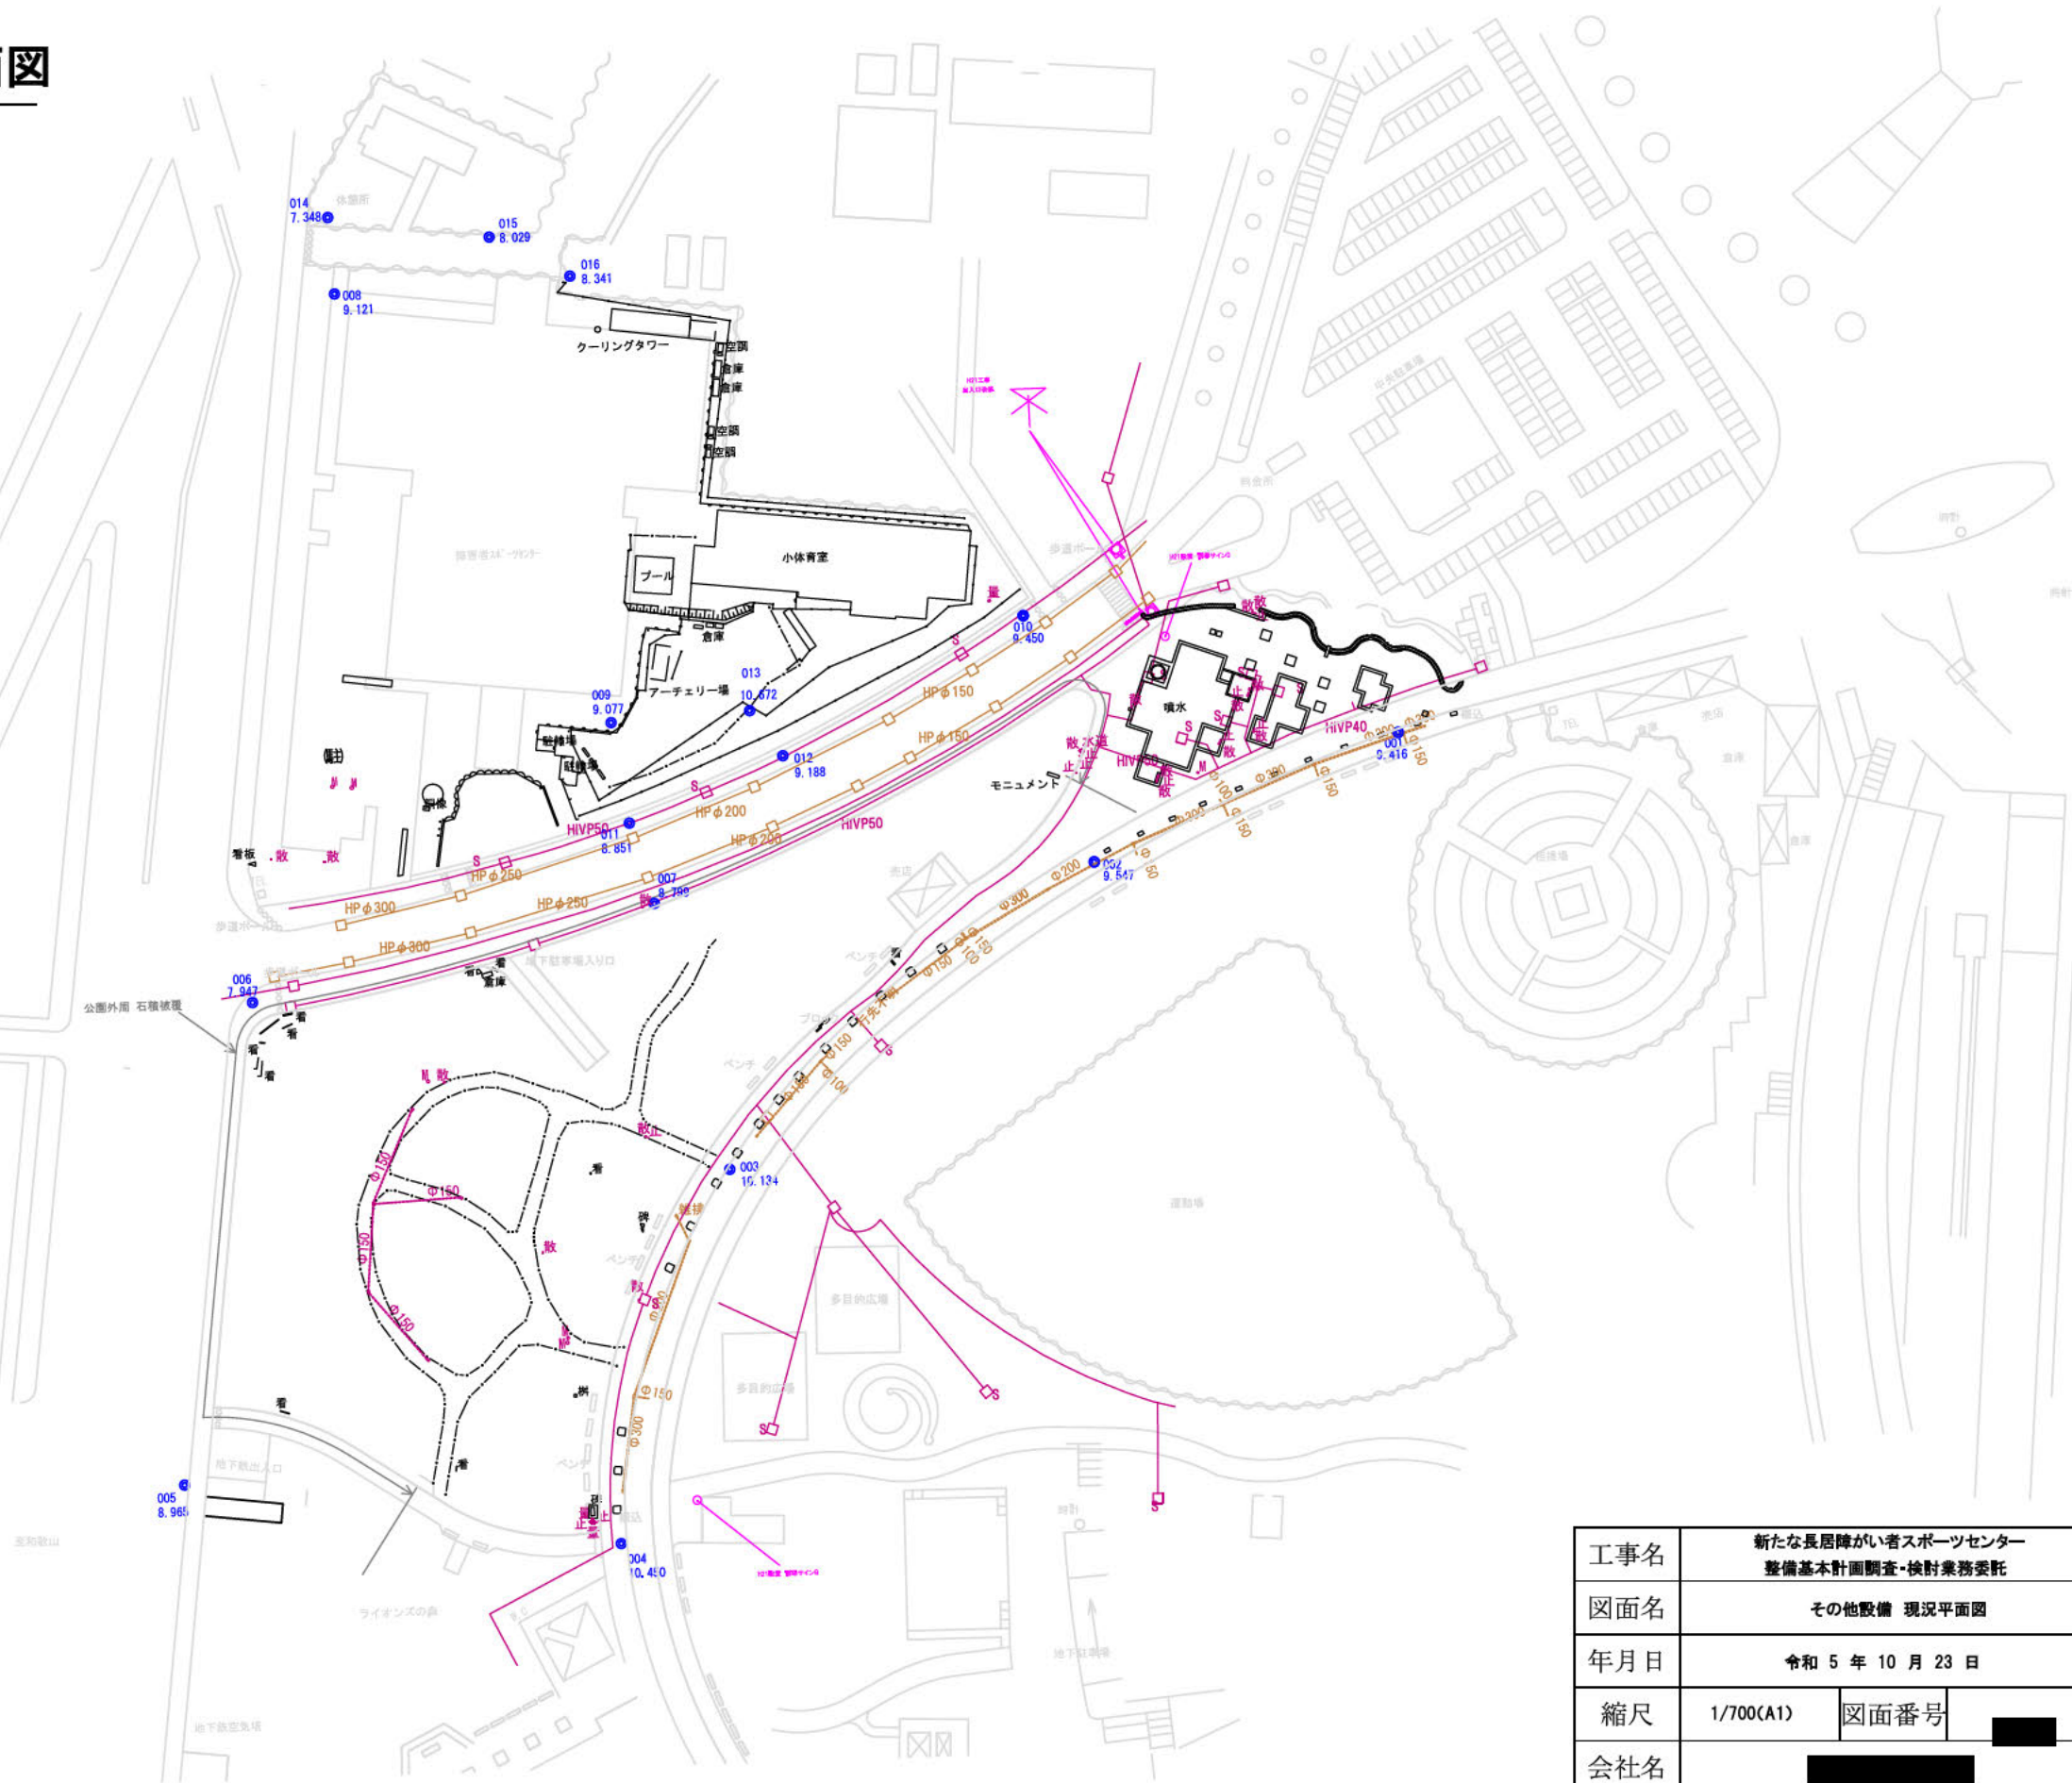

工事名	新たな長居障がい者スポーツセンター 整備基本計画調査・検討業務委託		
図面名	その他設備 現況平面図		
年月日	令和 5 年 10 月 23 日		
縮尺	1/700(A1)	図面番号	
会社名			