


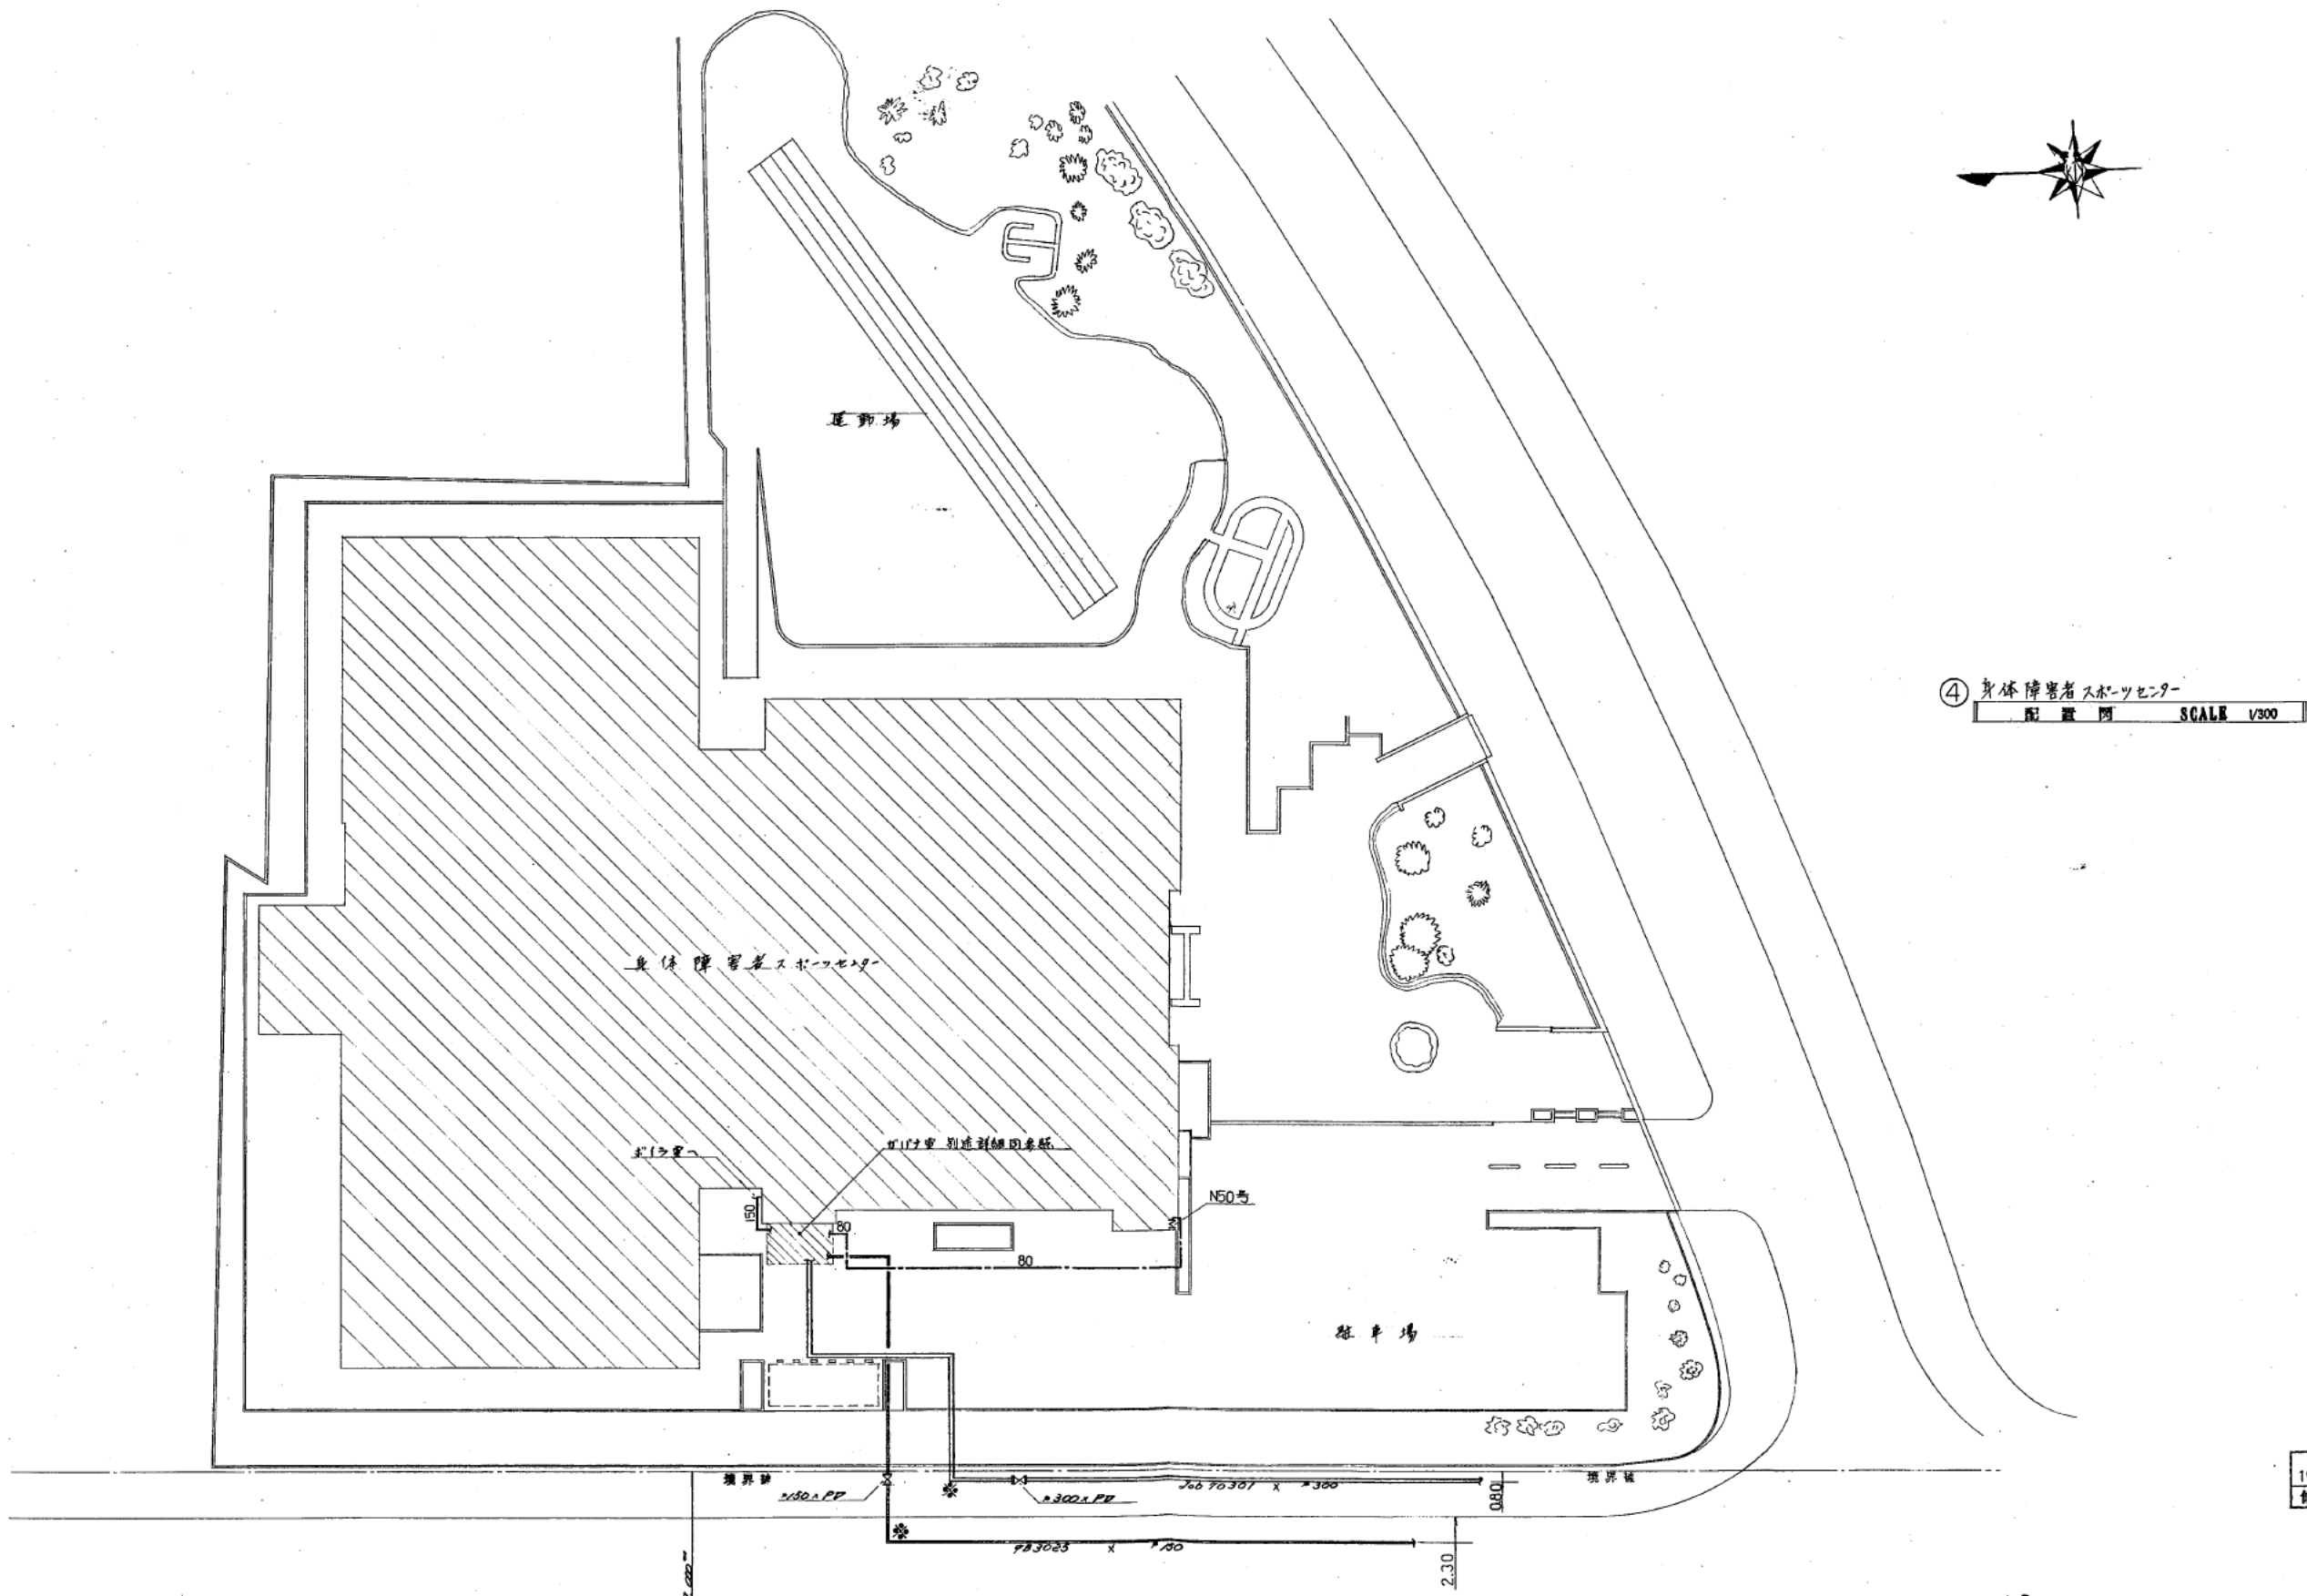



④ 身体障害者スポーツセンター
配置図 SCALE 1/300

1992
修正


ご使用番号
33-21-370-01-3200
-3205
-3215
建物番号
33-27-121-00699-7
※この図面におけるガス管径は、当社のパイプメーカー
を使用し調査したものです。正確なガス管径の位置は
試験掘りなどで御確認下さい。

2155037

顧客名称	長居公園 配管図	(コード番号)	(図面枚数)	(場所)
建築構造	1. 木造 ② 鉄骨・鉄筋コンクリート 3. 鉄骨 4. その他	(階層) 地上2階 地下1階	55枚内16番	東住吉1
供給管	(管径) 300φ (緊急遮断バルブ) 300φ (型式) PV/直 (サイズ) 150φ	内管	(管径) 150, 80	
取付メーター	(Main) 号 150φ 1個 (Sub) 号 100φ 1個	(図面作成年月日)	50年7月10日	
取し本支管	(管径) 100φ (供給圧力) 依本 (工区番号) 70301 (使用圧力) ヲ			

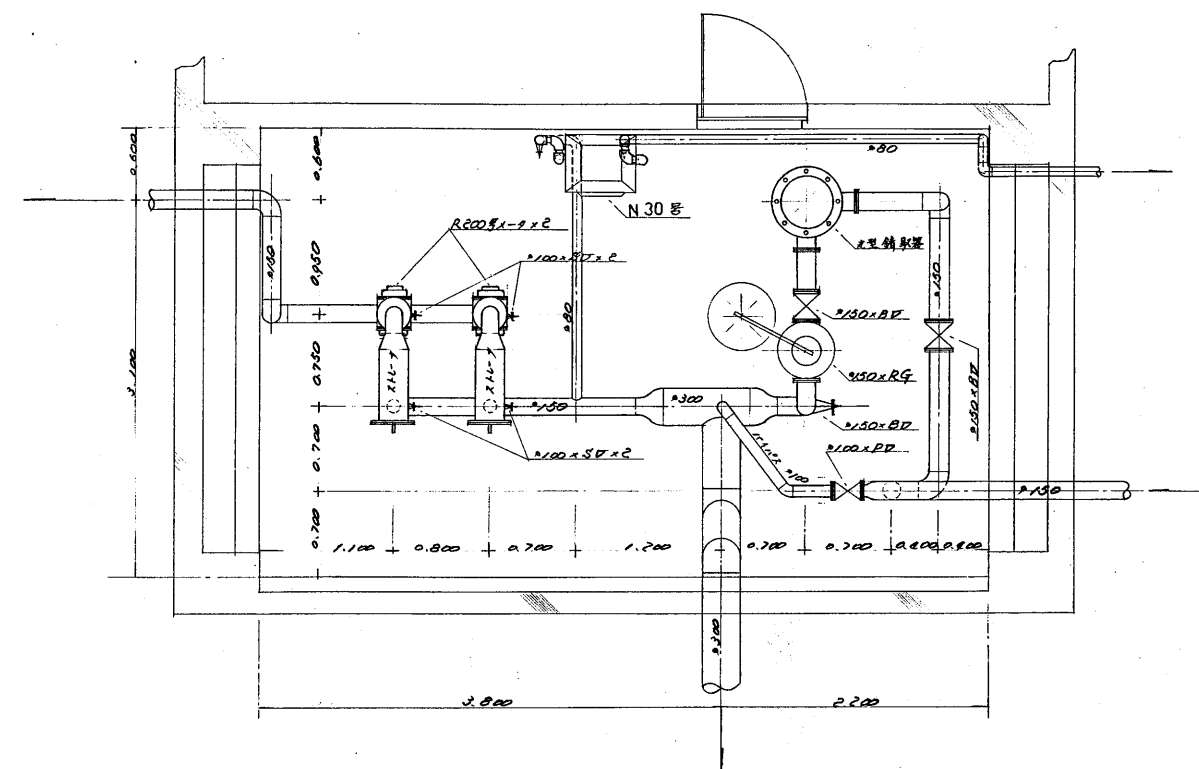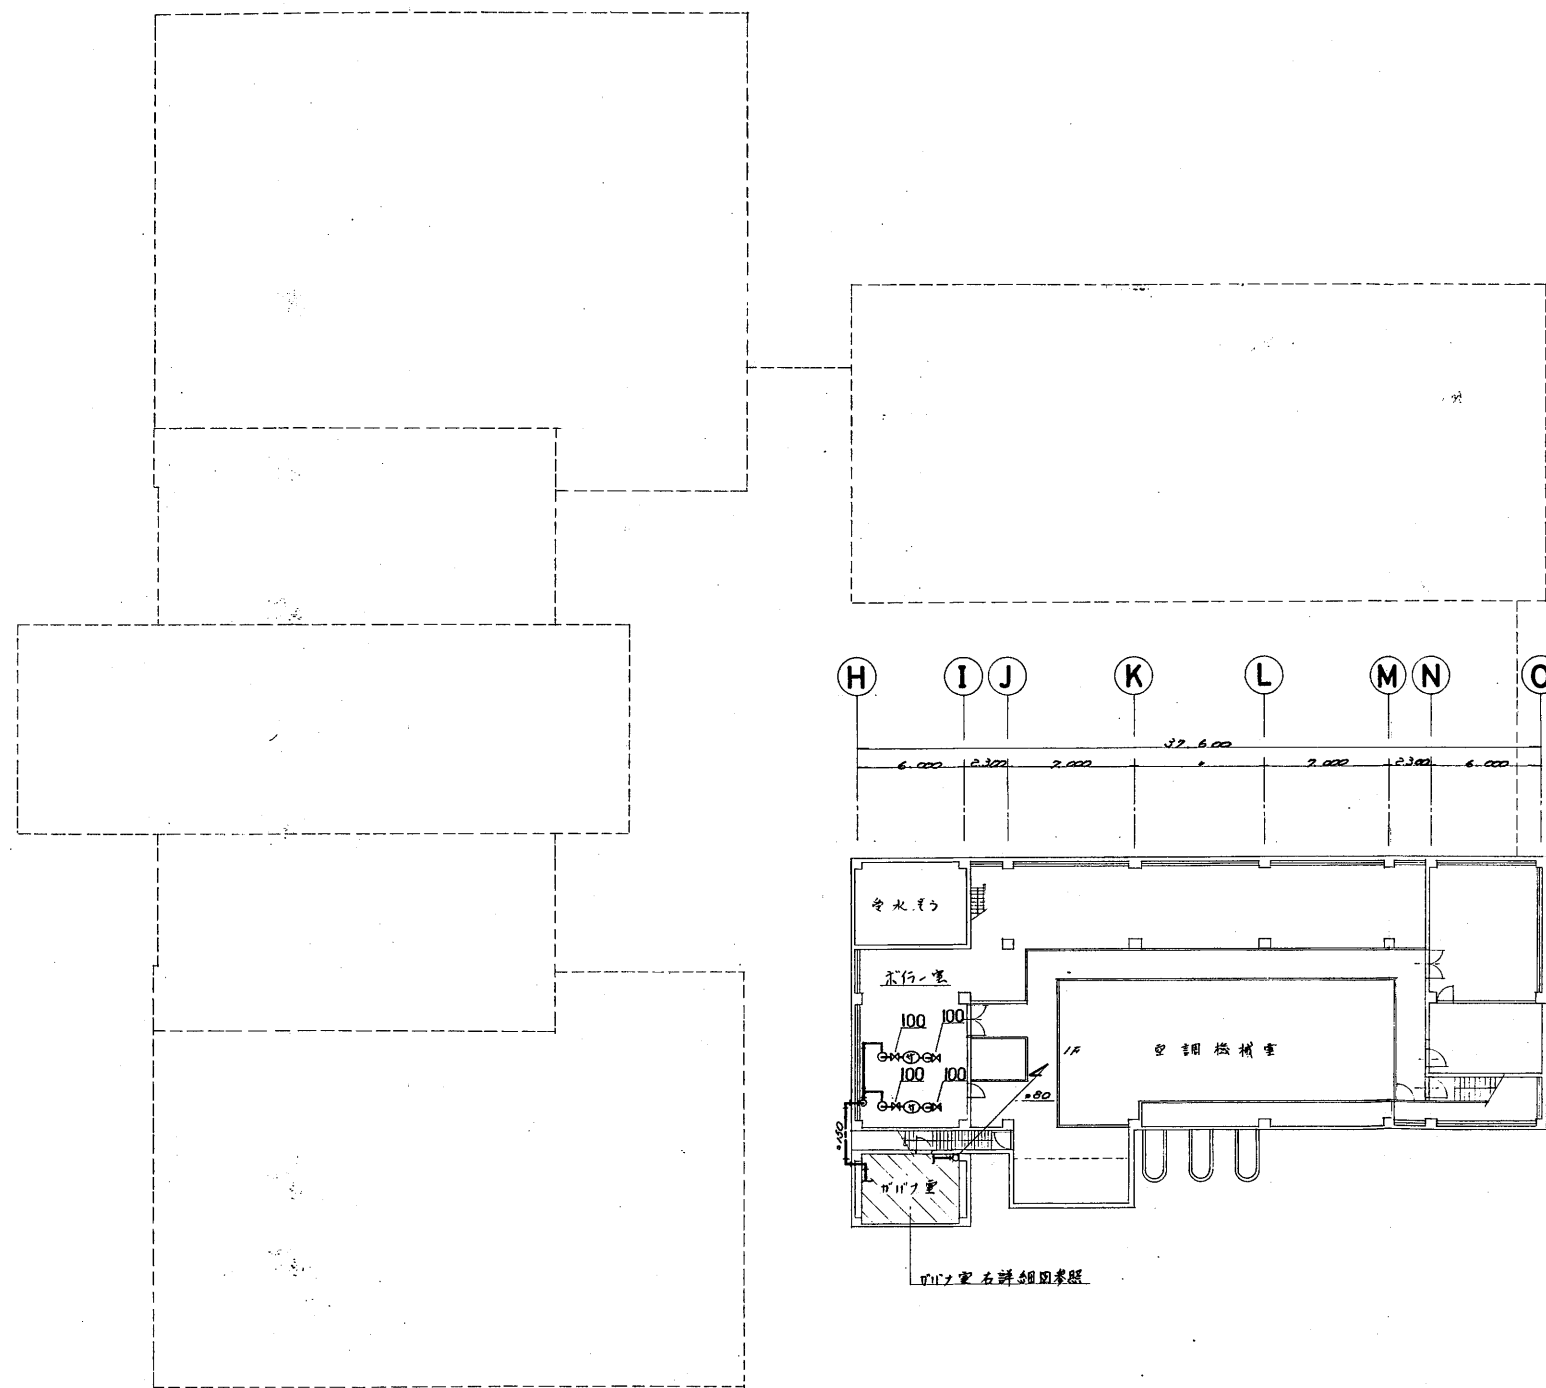


カ、リ、ナ、重 詳 細 図 SCALE 1/30

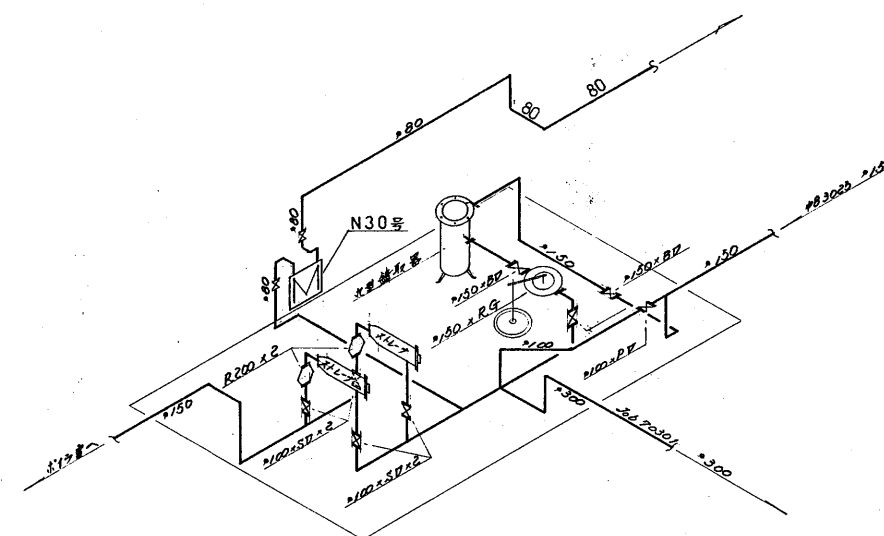

ガバナ一室

立面系統図

顧客名称	長尾公園		配管図	(コード番号)	(図面枚数)	(場所)
建築構造	1. 木造	2. 鉄骨・鉄筋コンクリート			55枚内17張	栗生市立
供給管	3. 鉄骨 4. その他				(竣工年月)	(竣工尺)
取付 メーター	(管径) 300 150 φ	(緊急遮断バルブ) (型式) PV(サイズ) 300 150 φ		内管	80	立面前院図 平面系統図
取出し 主支管	(Main) N300 2 個 R220 2 個	(Sub) 号 個 号 個 号 個		(図面作成年月日)		
	(管径) 300 φ	(供給圧力) 低下		50 年 7 月 10		
	(区番号) 28301	(使用圧力) "				

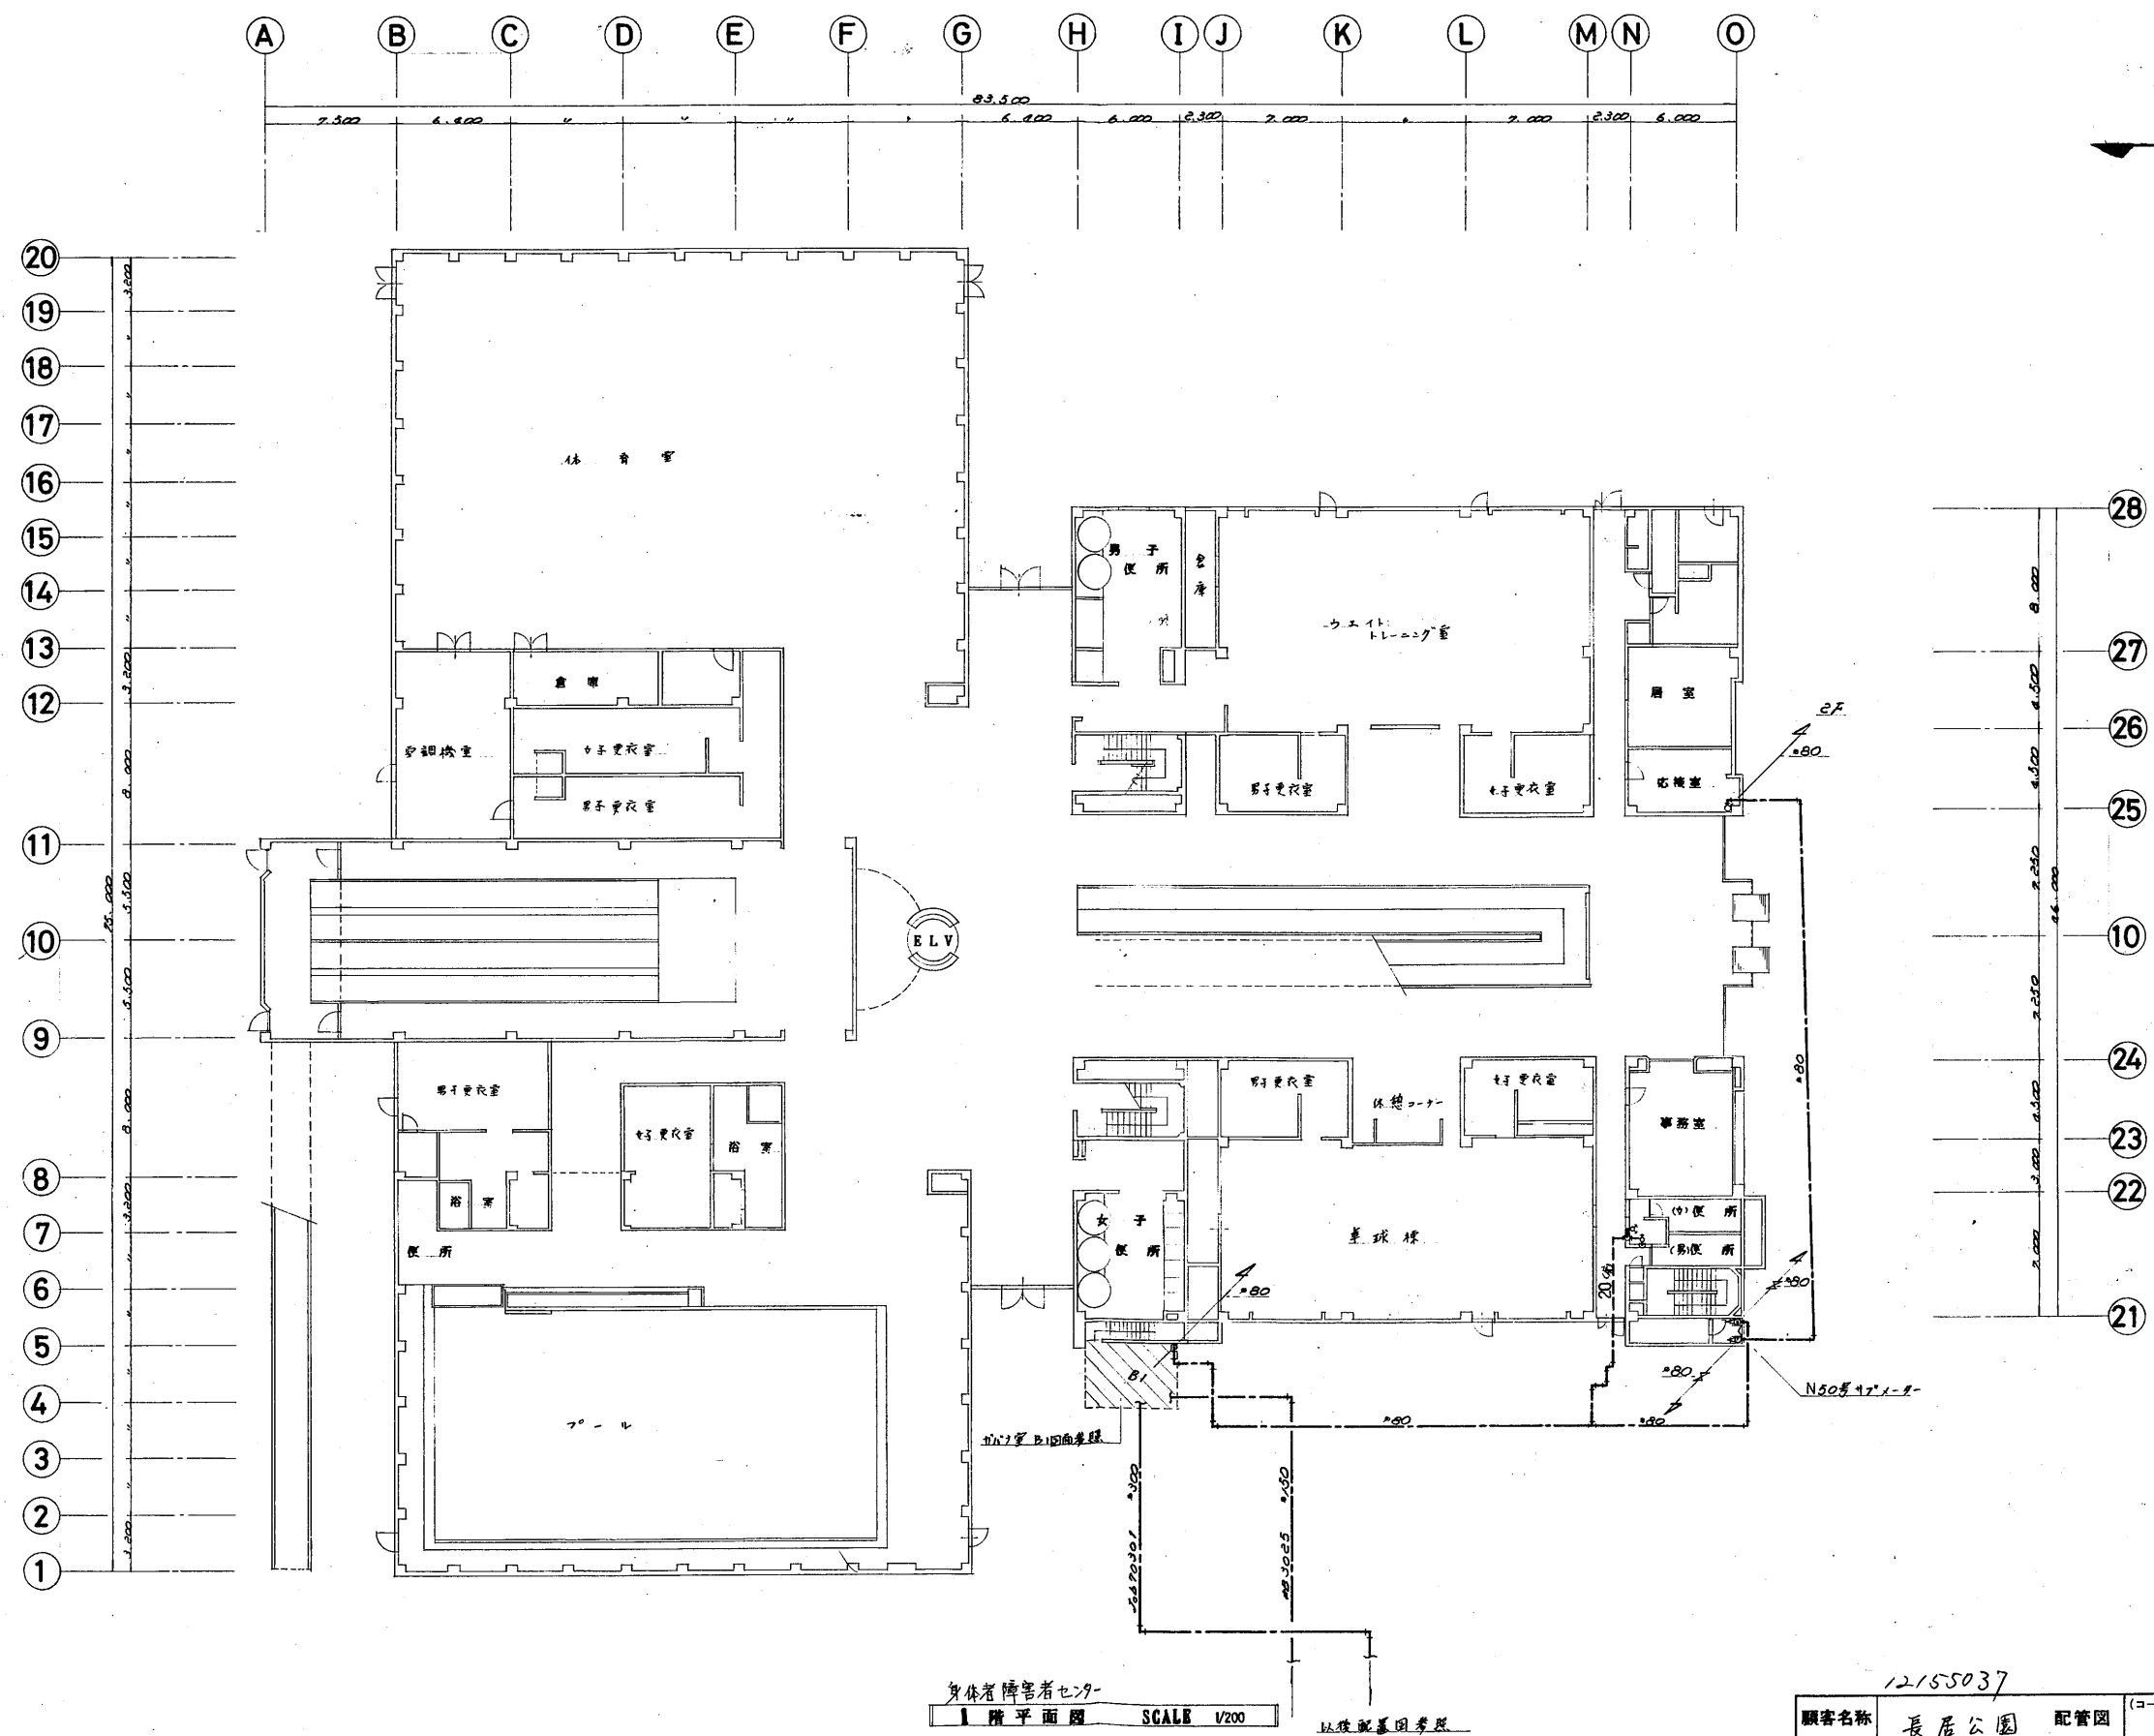


身体者障害者センター
1階平面図 SCALE 1/200
以後配管図参照


1992.2
修正

12155037

顧客名称	長居公園	配管図	(コード番号)	(図面枚数)	(場所)
建築構造	1. 木造 ② 鉄骨・鉄筋コンクリート	(階層)	地上 / 地下	55枚内18番	集住舎
供給管	(管径) (管種) (管径)	(管径)	(管径)	(管径)	(管径)
取付メーター	(Main) 号 (Sub) 号	(Main) 号 (Sub) 号	(Main) 号 (Sub) 号	(Main) 号 (Sub) 号	(Main) 号 (Sub) 号
取だし本支管	(管径) (管種)	(管径) (管種)	(管径) (管種)	(管径) (管種)	(管径) (管種)

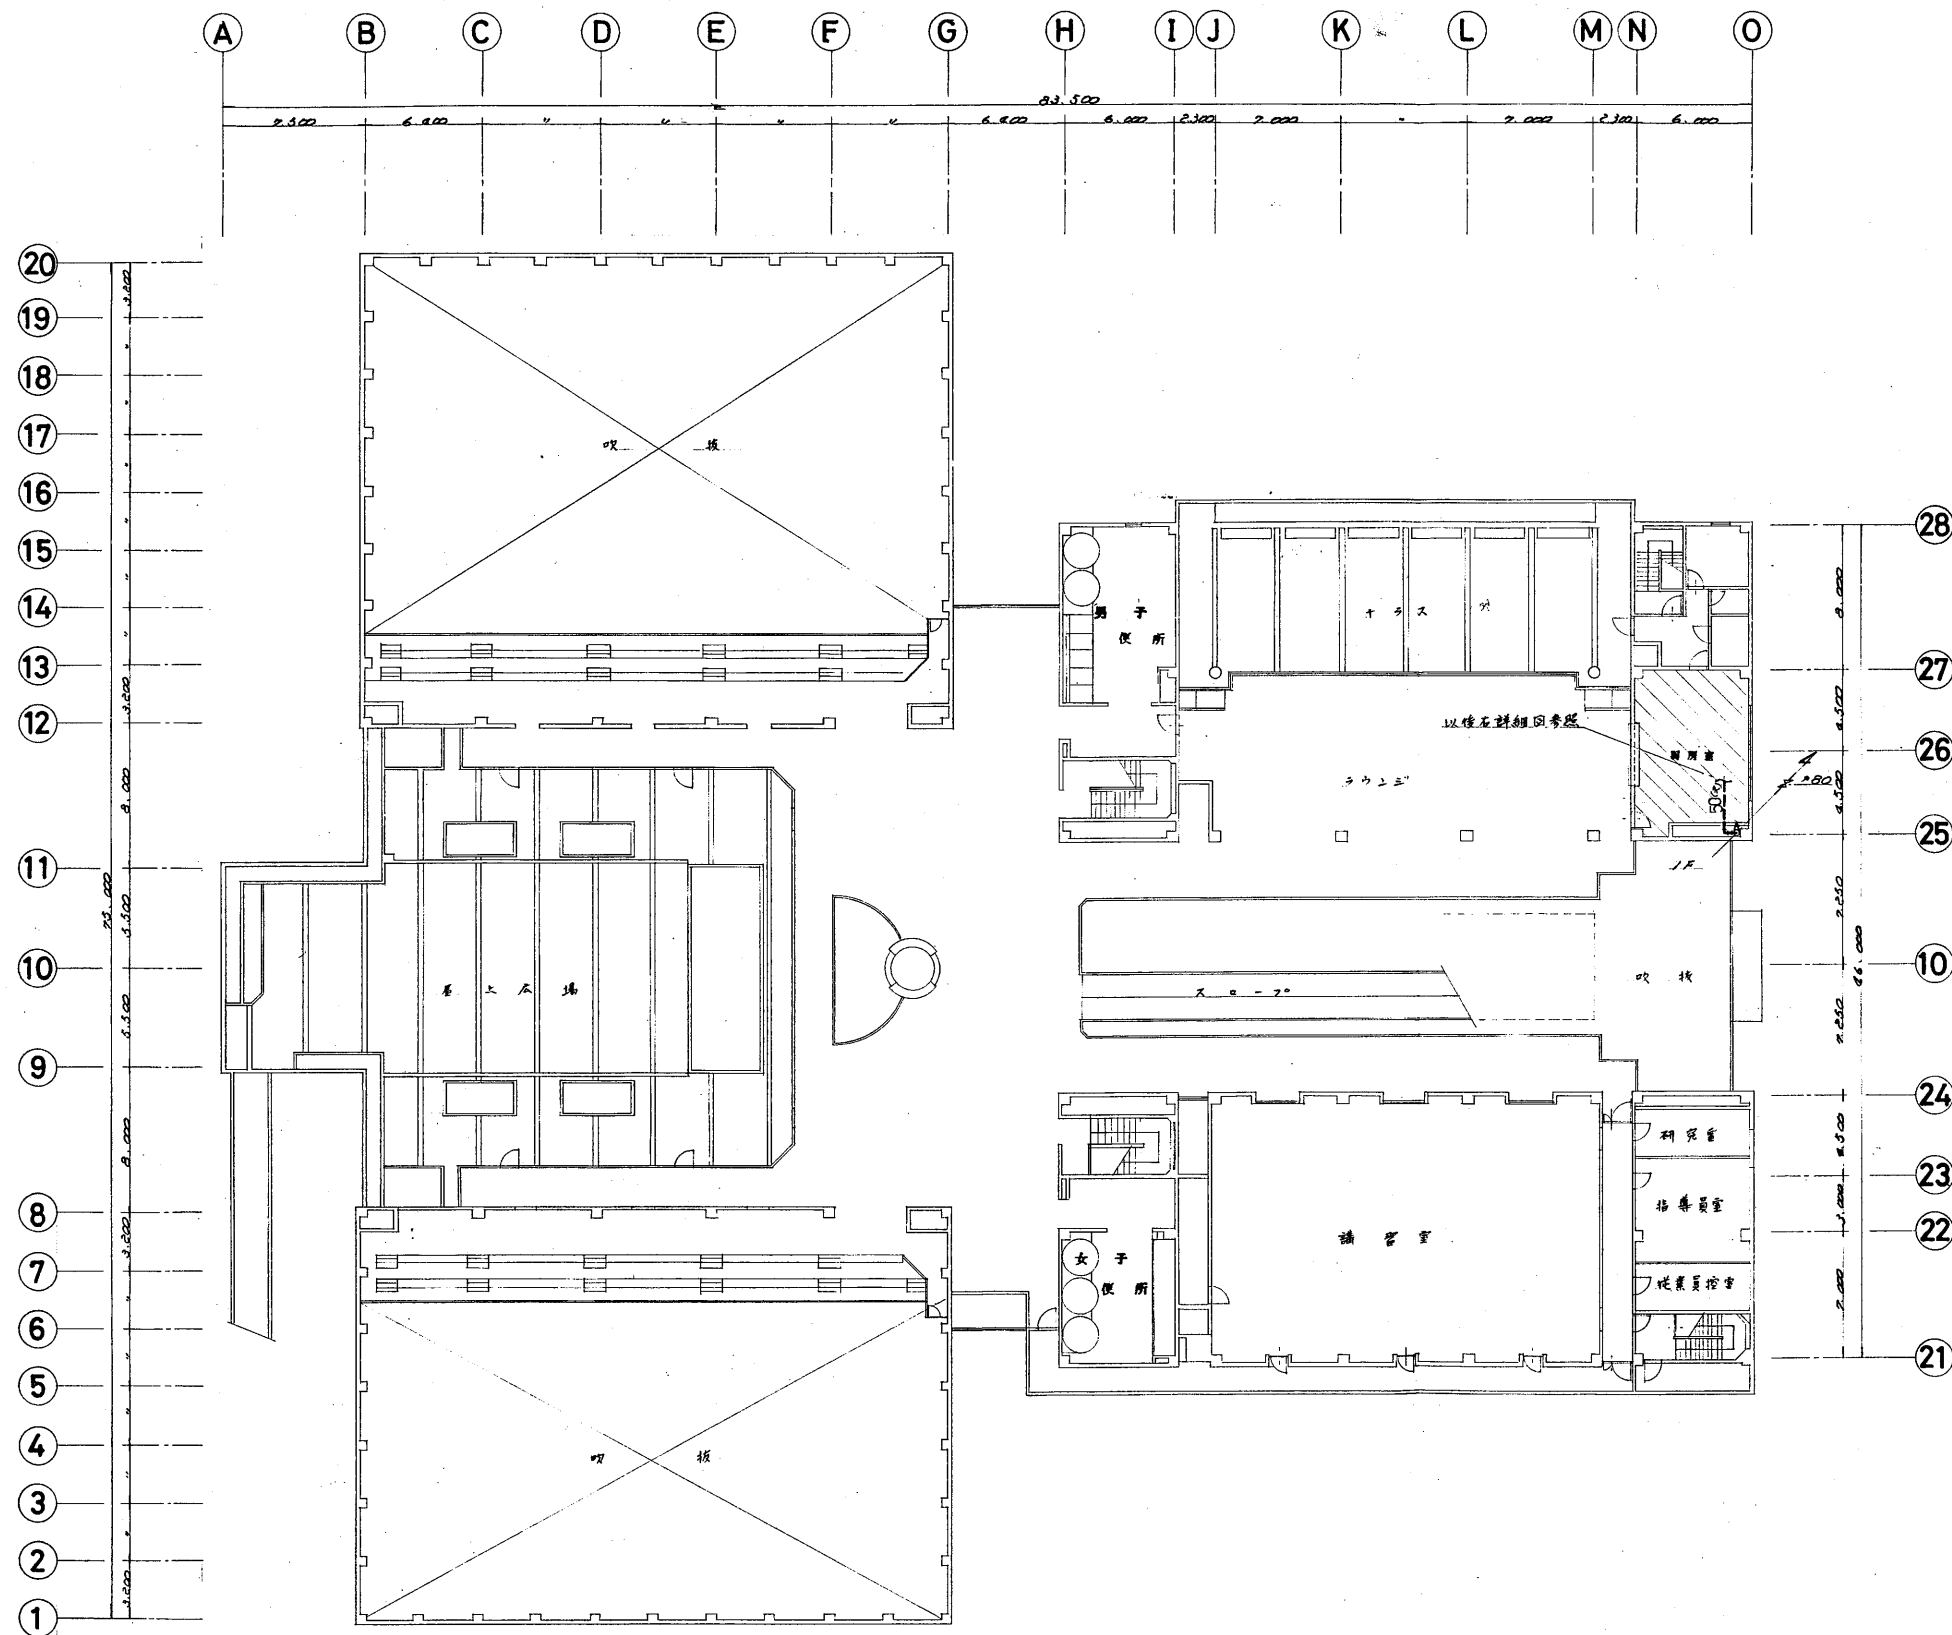


身体障害者スポーツセンター
2 階平面図 SCALE 1/200

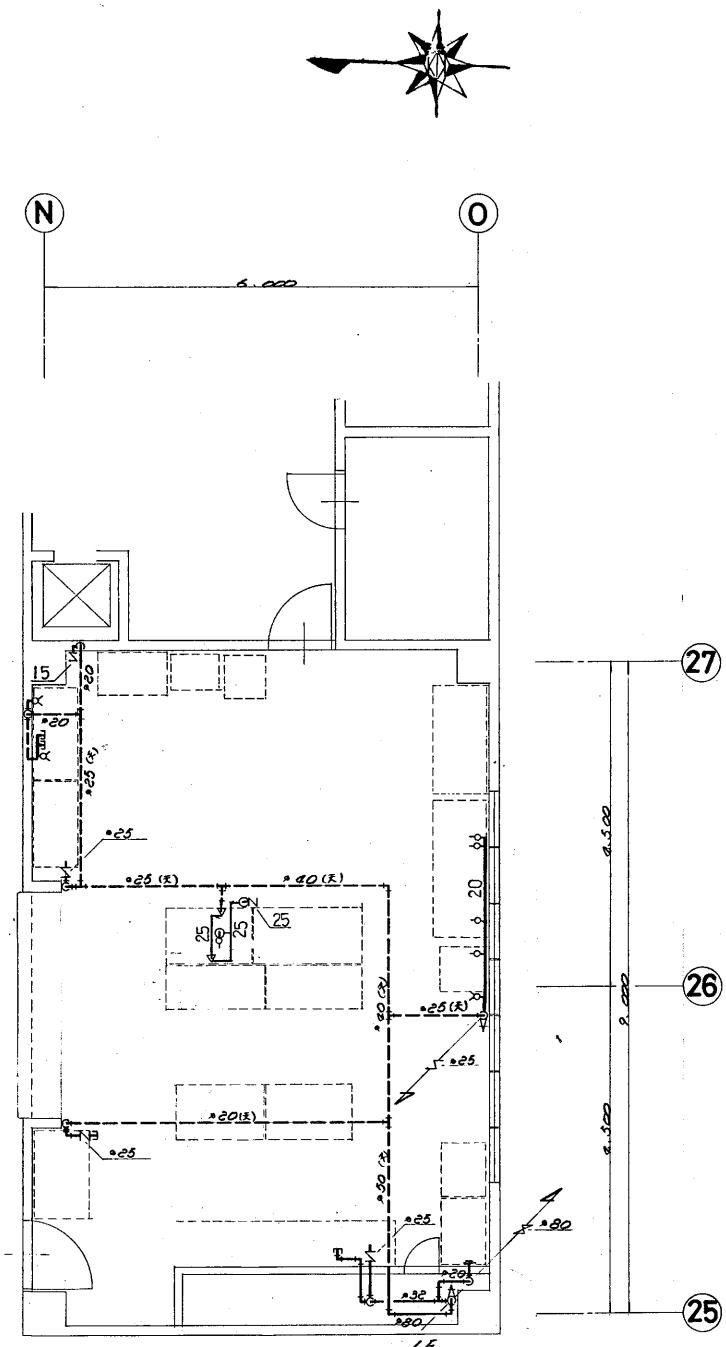

厨房詳細図 SCALE 1/50

1997.5.
1994.4
修正年

顧客名称	12155037 長寿公園 身体障害者スポーツセンター	配管図	(コード番号)	(図面枚数)	(場所)
建築構造	1. 木造 ② 鉄骨・鉄筋コンクリート 3. 鉄骨 4. その他	(階層)	(竣工年月)	(階数)	(所在地)
供給管	(管径) (型式) (サイズ)	(管径)	(管径)	(管径)	(管径)
取付メーター	(Main) (Sub) 号 価 号 価 号 価	(図面作成年月日)	30 年 7 月 10 日		
取だし本支管	(管径) (工区番号)	(供給圧力) (使用圧力)			

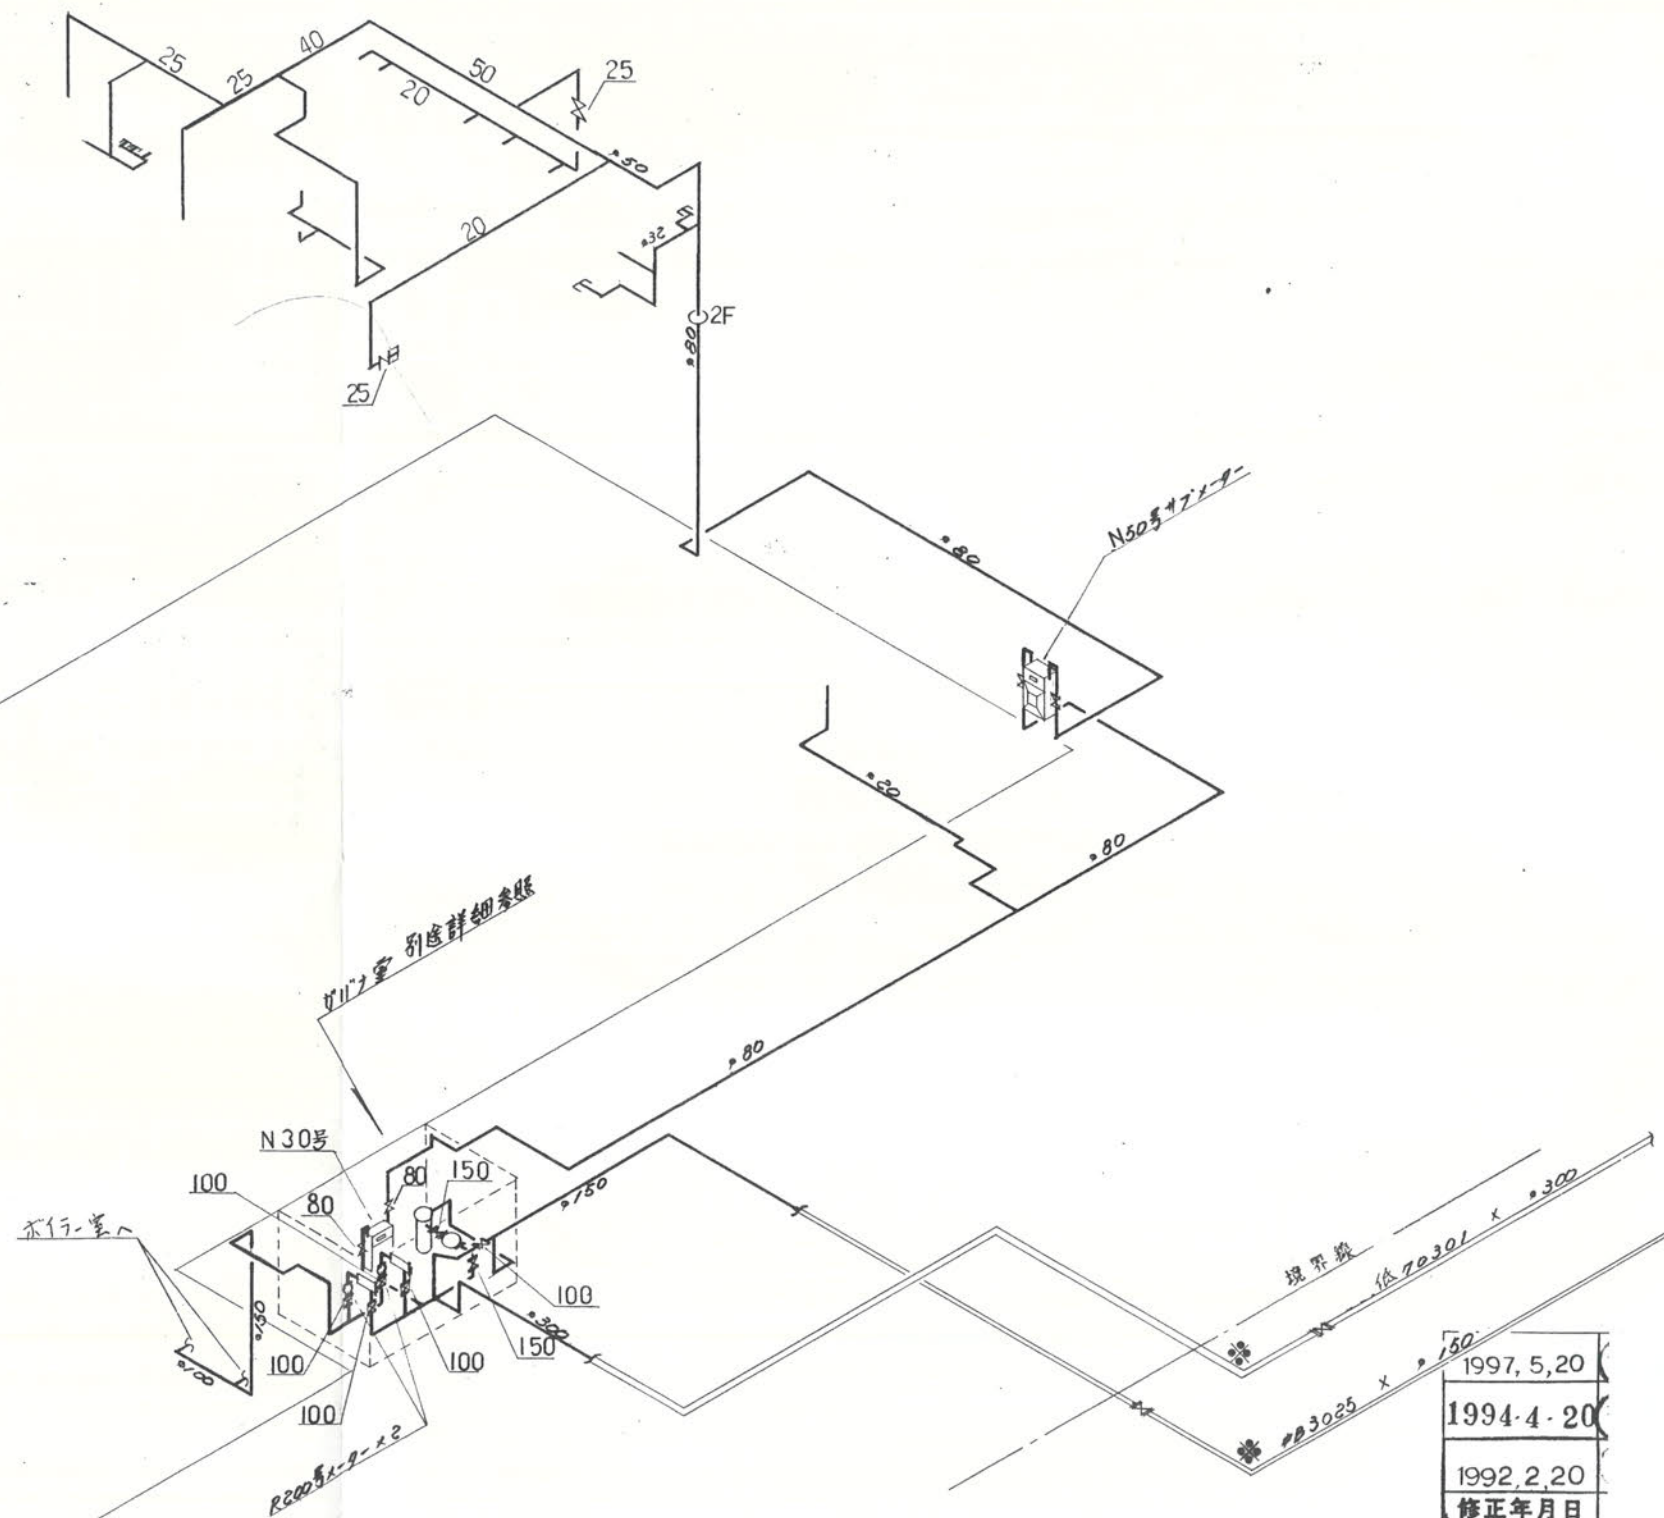

身体障害者スポーツセンター
アイソメ図

1997. 5. 20
1994. 4. 20
1992. 2. 20
修正年月日
1990
1988
修正

顧客名称	長居公園 身体障害者スポーツセンター	配管図	(コード番号)	(図面枚数)	(場所)
建築構造	1. 木造 ②鉄骨・鉄筋コンクリート 3 鉄骨 4 その他	(階層) 地上 2 階 地下 1 階	(竣工年月) 年 月	(縮尺) 立面系統図 平面系統図	55枚内20番 東住吉区長居
供給管	(管径) 300 φ (緊急遮断バルブ) (型式) (サイズ) φ	内 管	(管径) 300, 150, 100, 80, 50, 32, 20	(接合方法) ① ネジ ② 溶接	
取付 メーター	(Main) N30号 1 個 R200号 2 個 (Sub) N50号 1 個 灯 個 灯 個	(図面作成年月日) 50 年 7 月 10 日			
取出し 本支管	(管径) 300 φ (工区番号) 低70301	(供給圧力) 低圧 (使用圧力) "			