



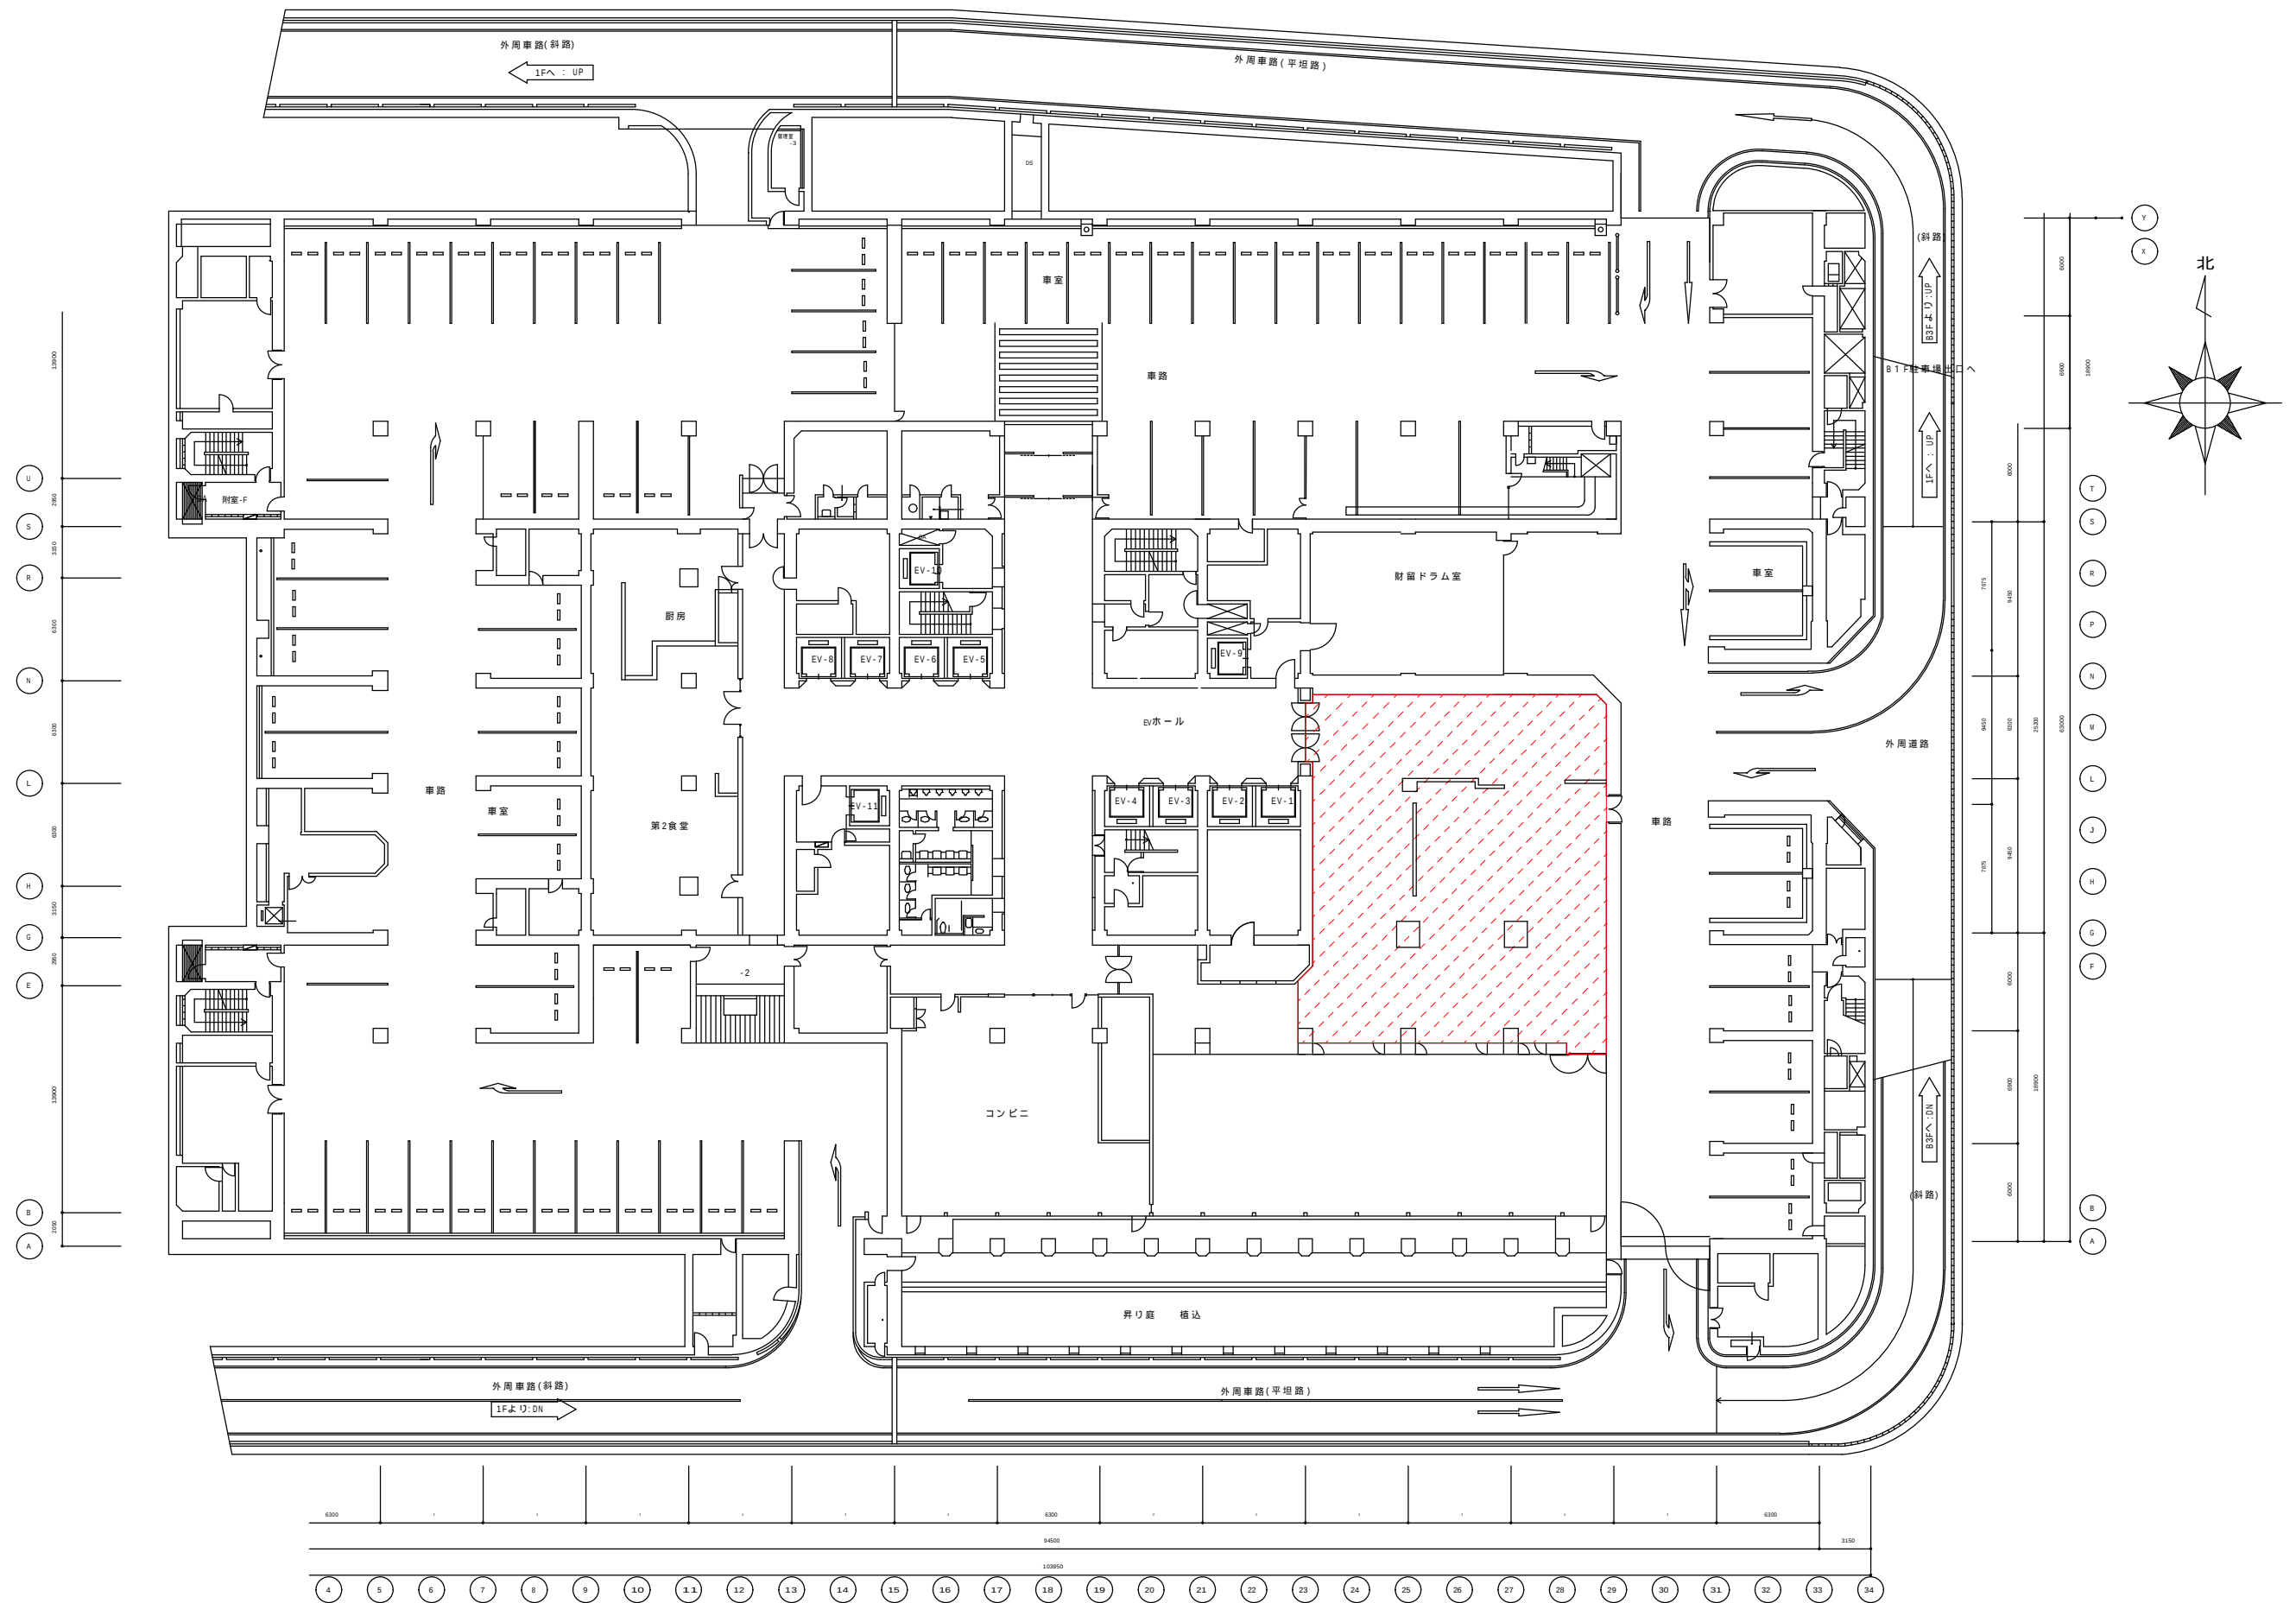

地下 2 階平面図

(別図 2)

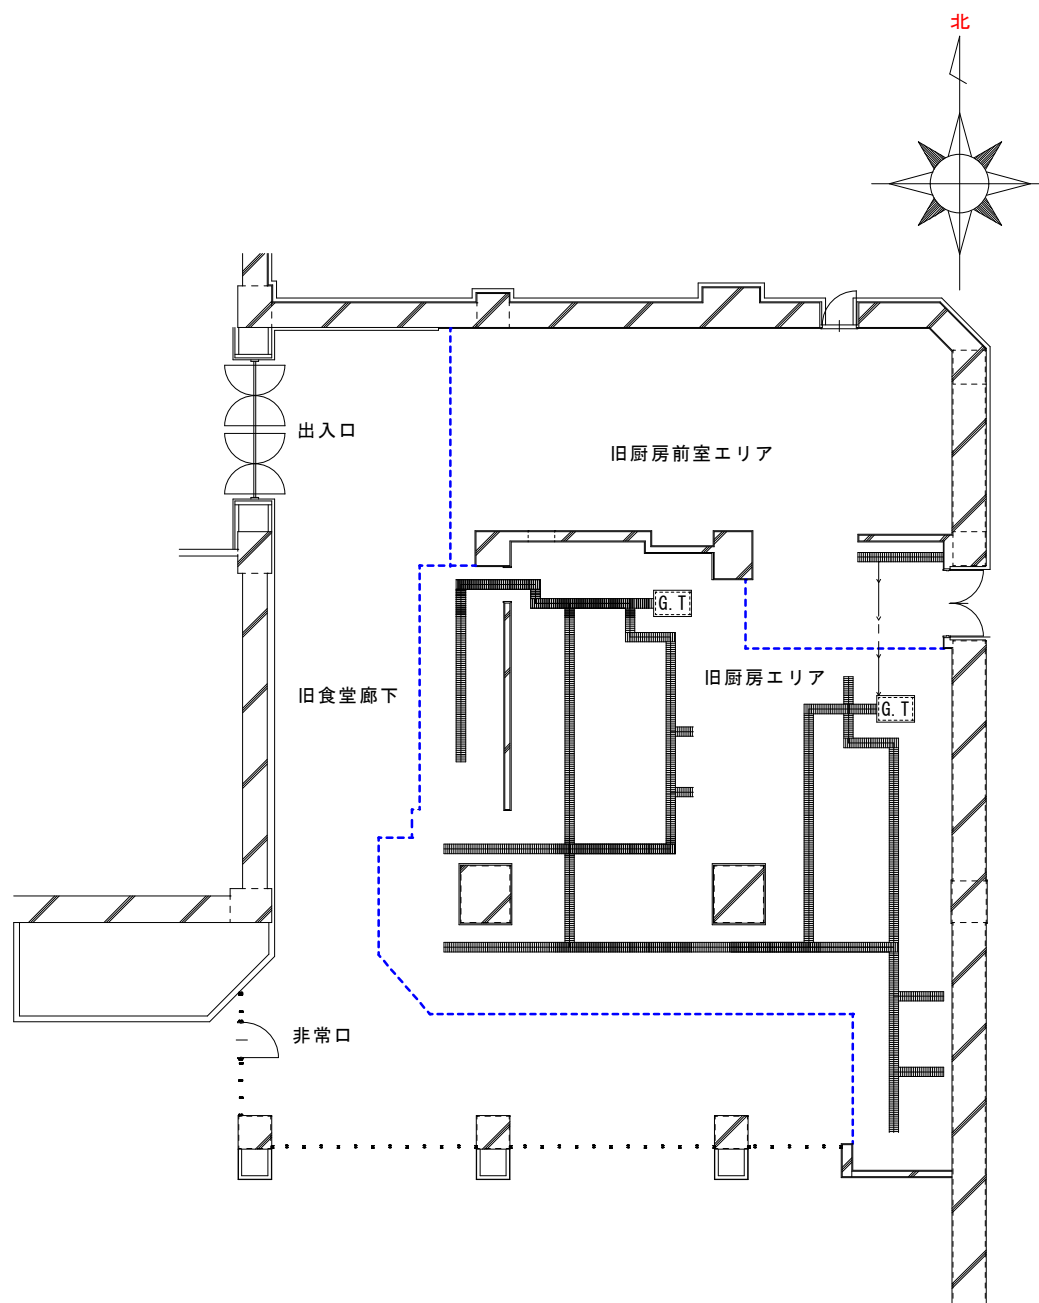

厨房引渡し条件

【建築】

床… (旧厨房エリア…既存タイル張り、排水側溝存置)

床… (旧厨房前室エリア…タイル、塩ビシート撤去後仕上げ無し)

床… (旧食堂廊下…塩ビシート撤去後仕上げ無し)

天井…直天

【機械設備】※別図 4 参照

・空調設備 旧厨房エリア以外は、個別空調の設置が必要

・換気設備

・排煙設備

・スプリンクラー消火設備

・衛生設備

【電気設備】※別図 4 参照

・盤結線図・照明器具姿図

・幹線動力

・電灯設備



・コンセント設備

・弱電設備


・放送設備


・自動火災報知設備

【ガス設備】・・・旧厨房エリア天井内プラグ止め (1系統 100A)

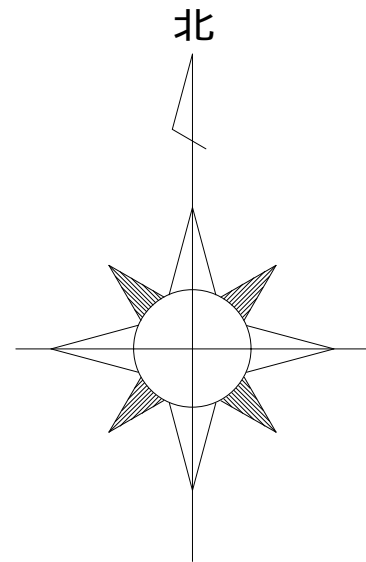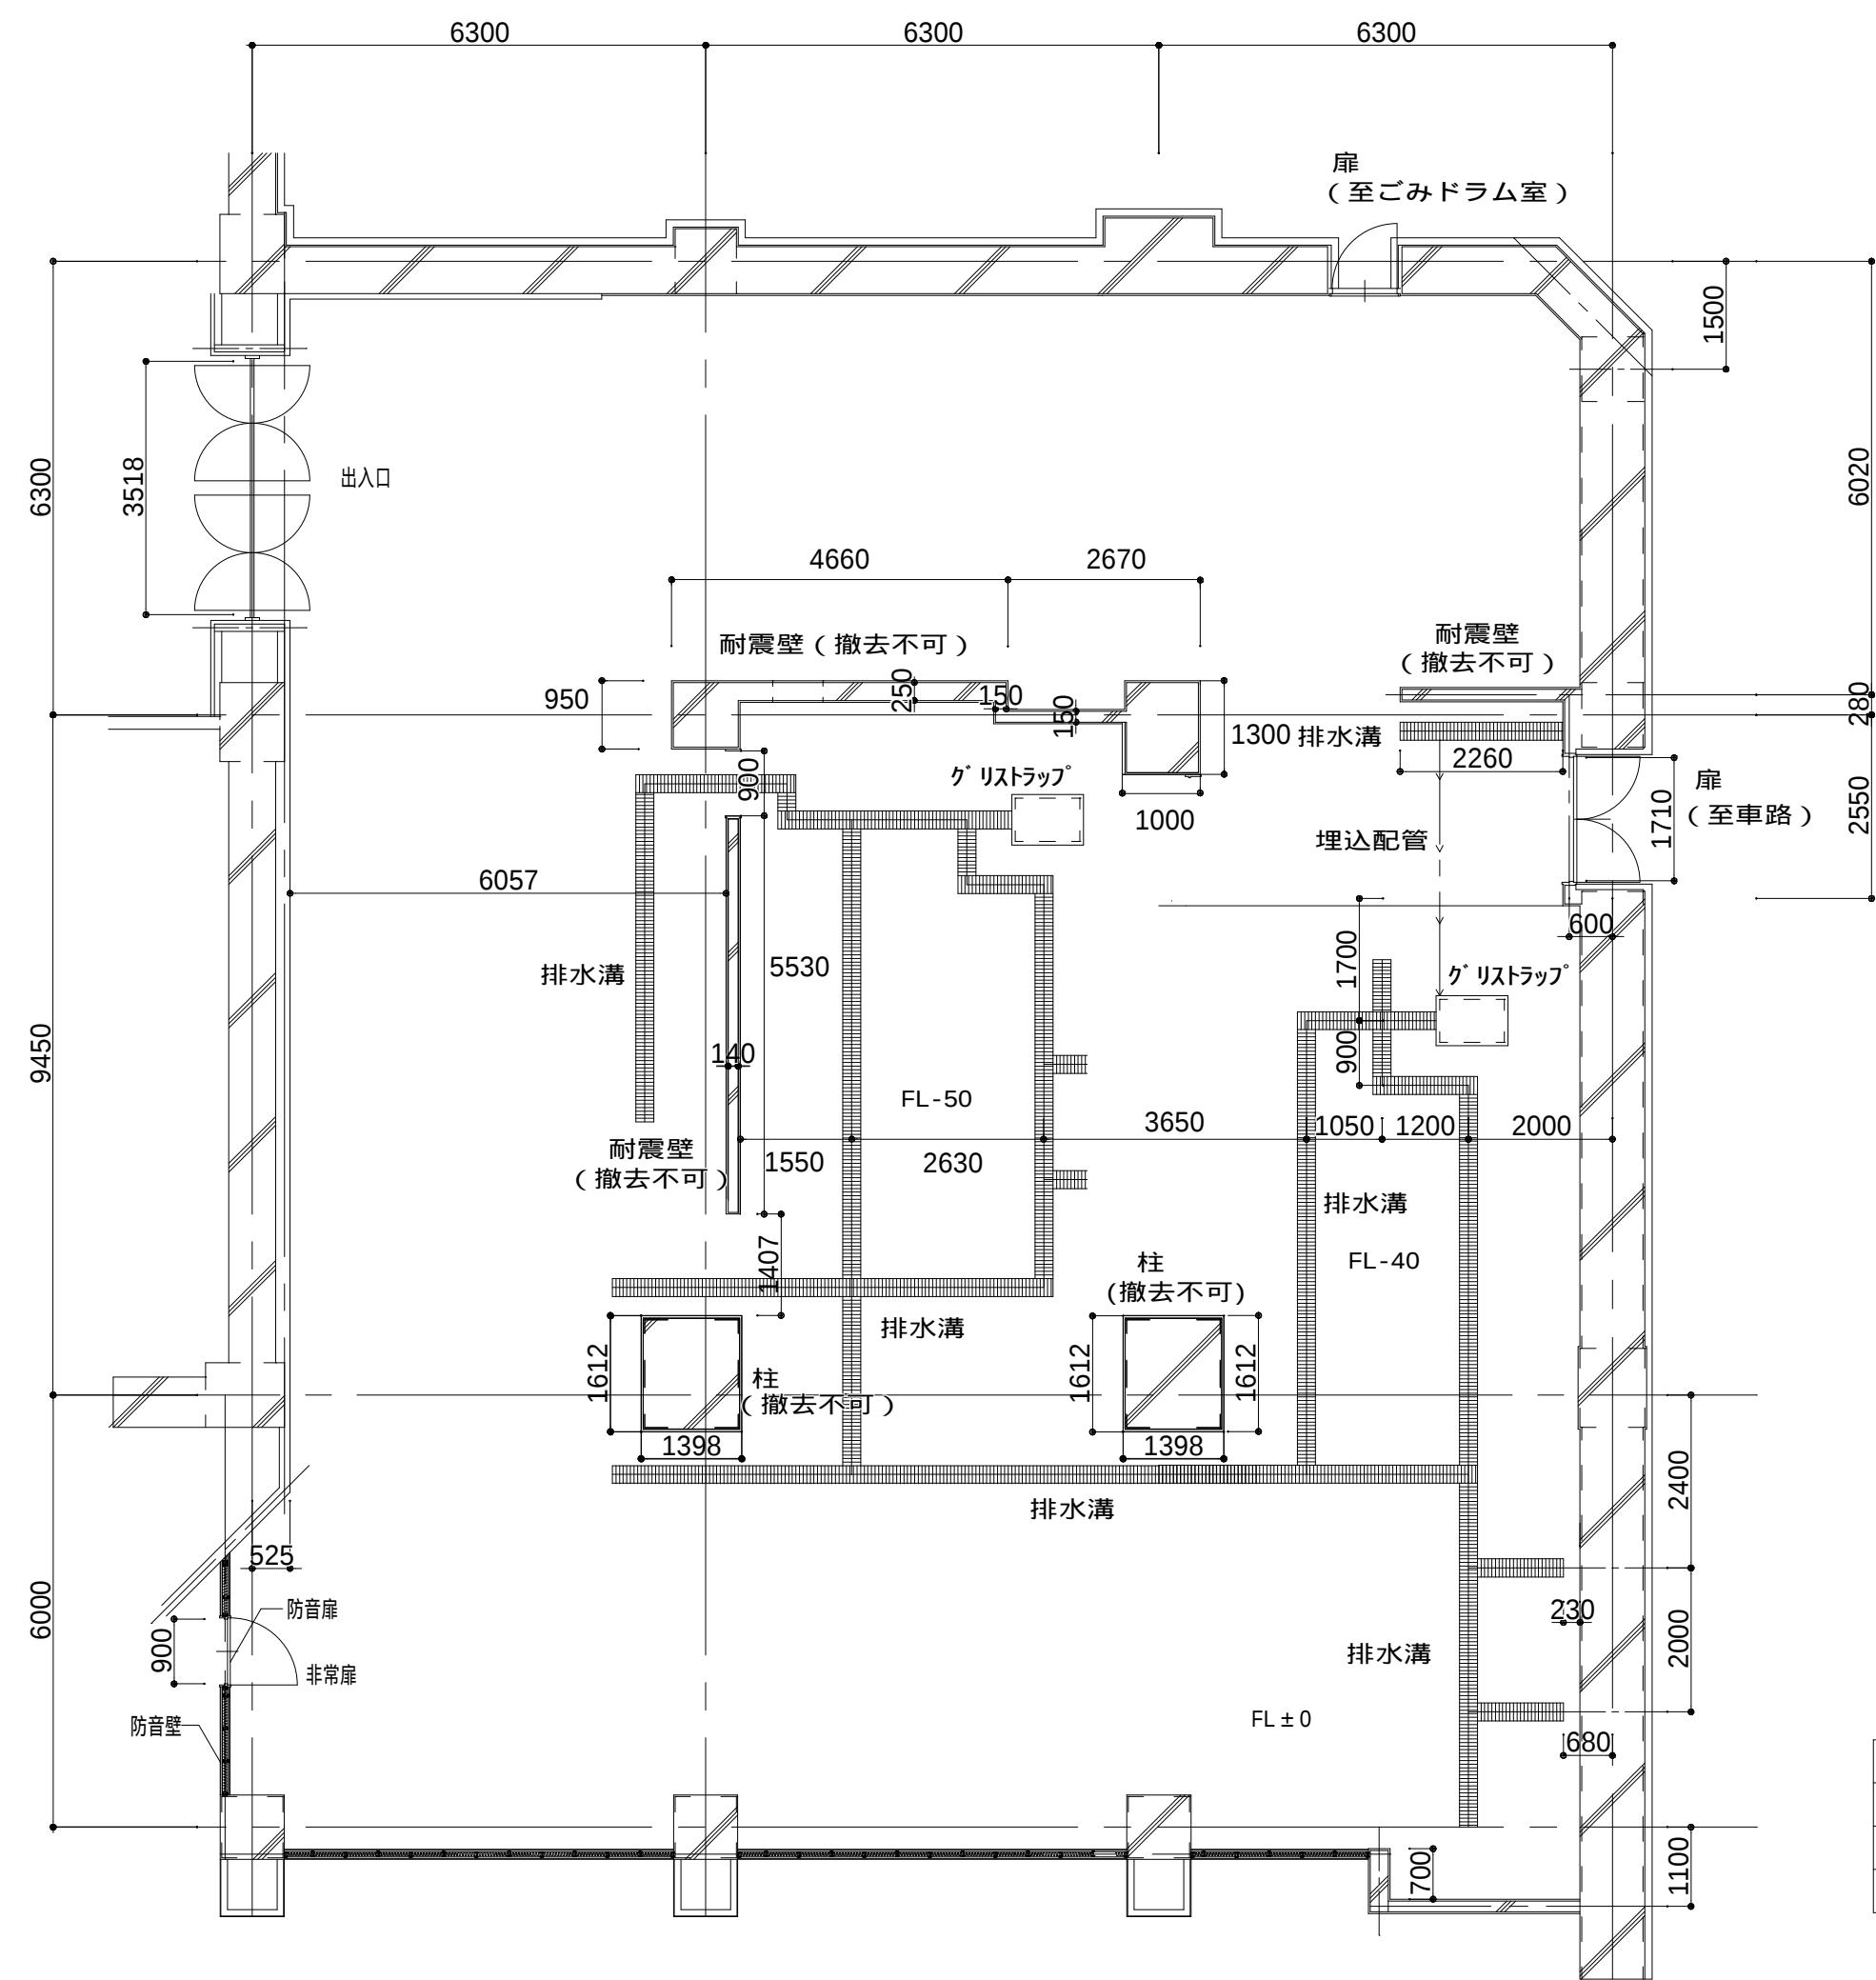

縮尺	1 / 100
単位	mm
図面サイズ	A 3
縮尺注意	

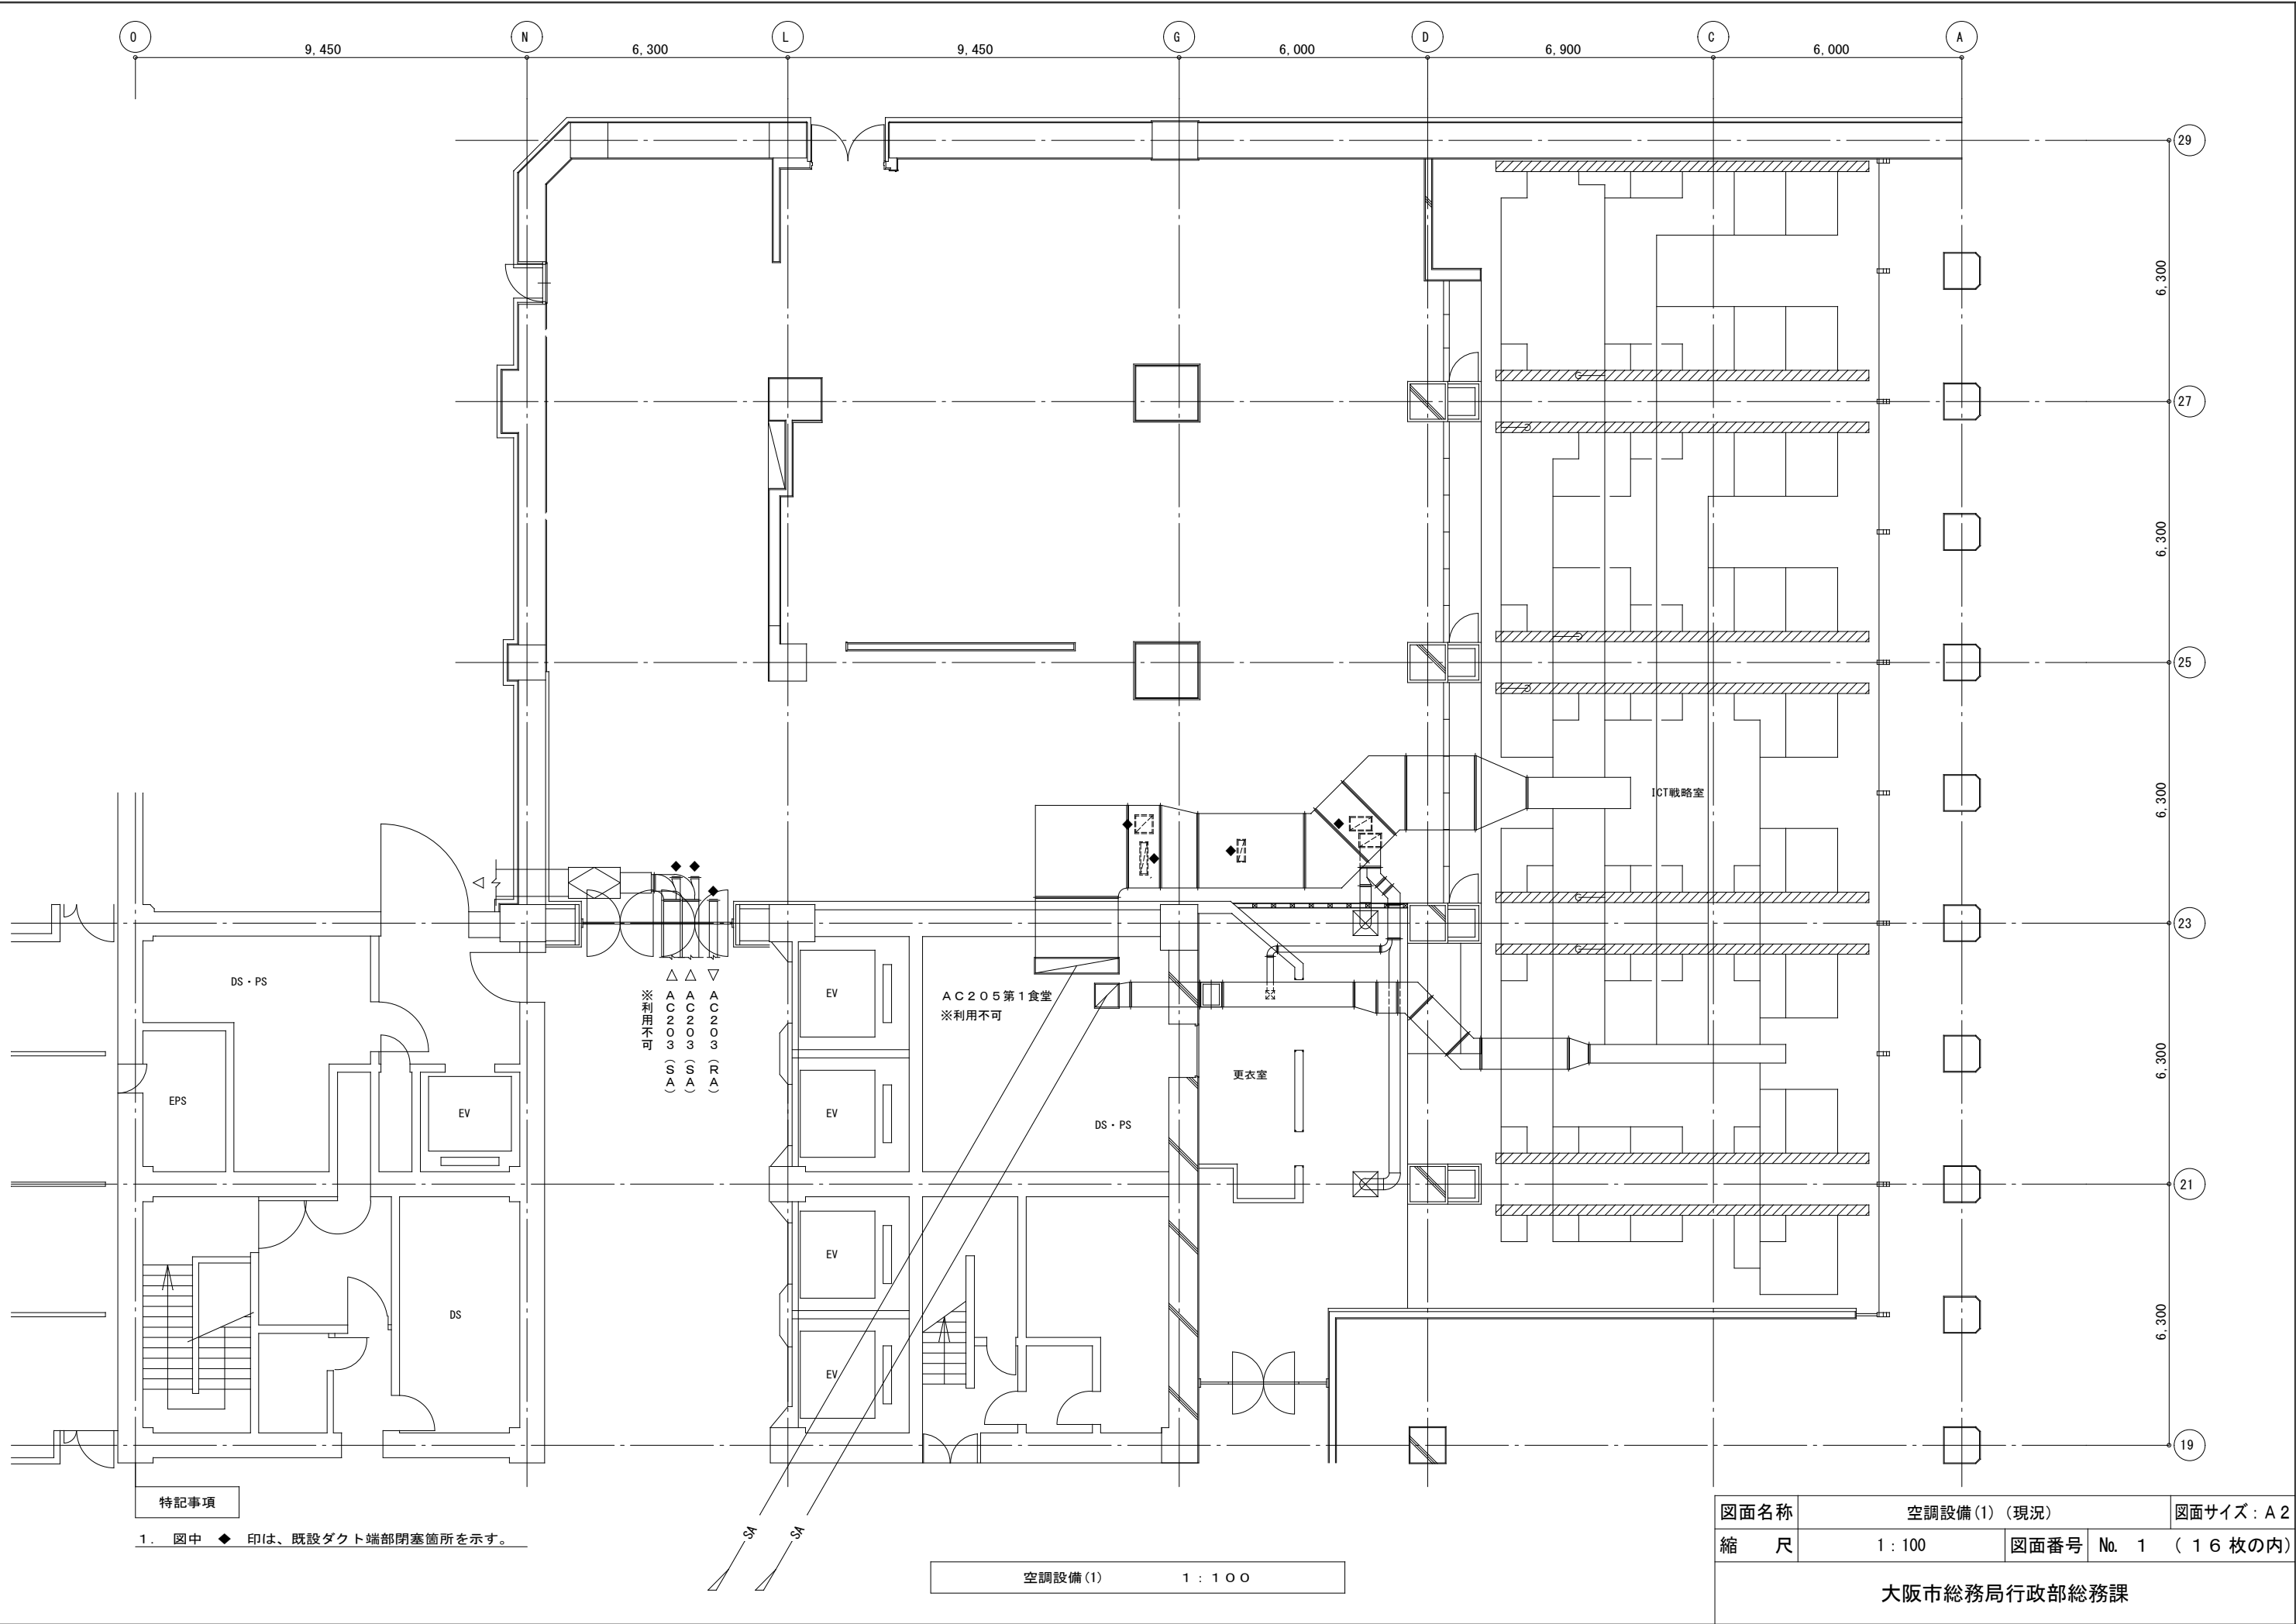

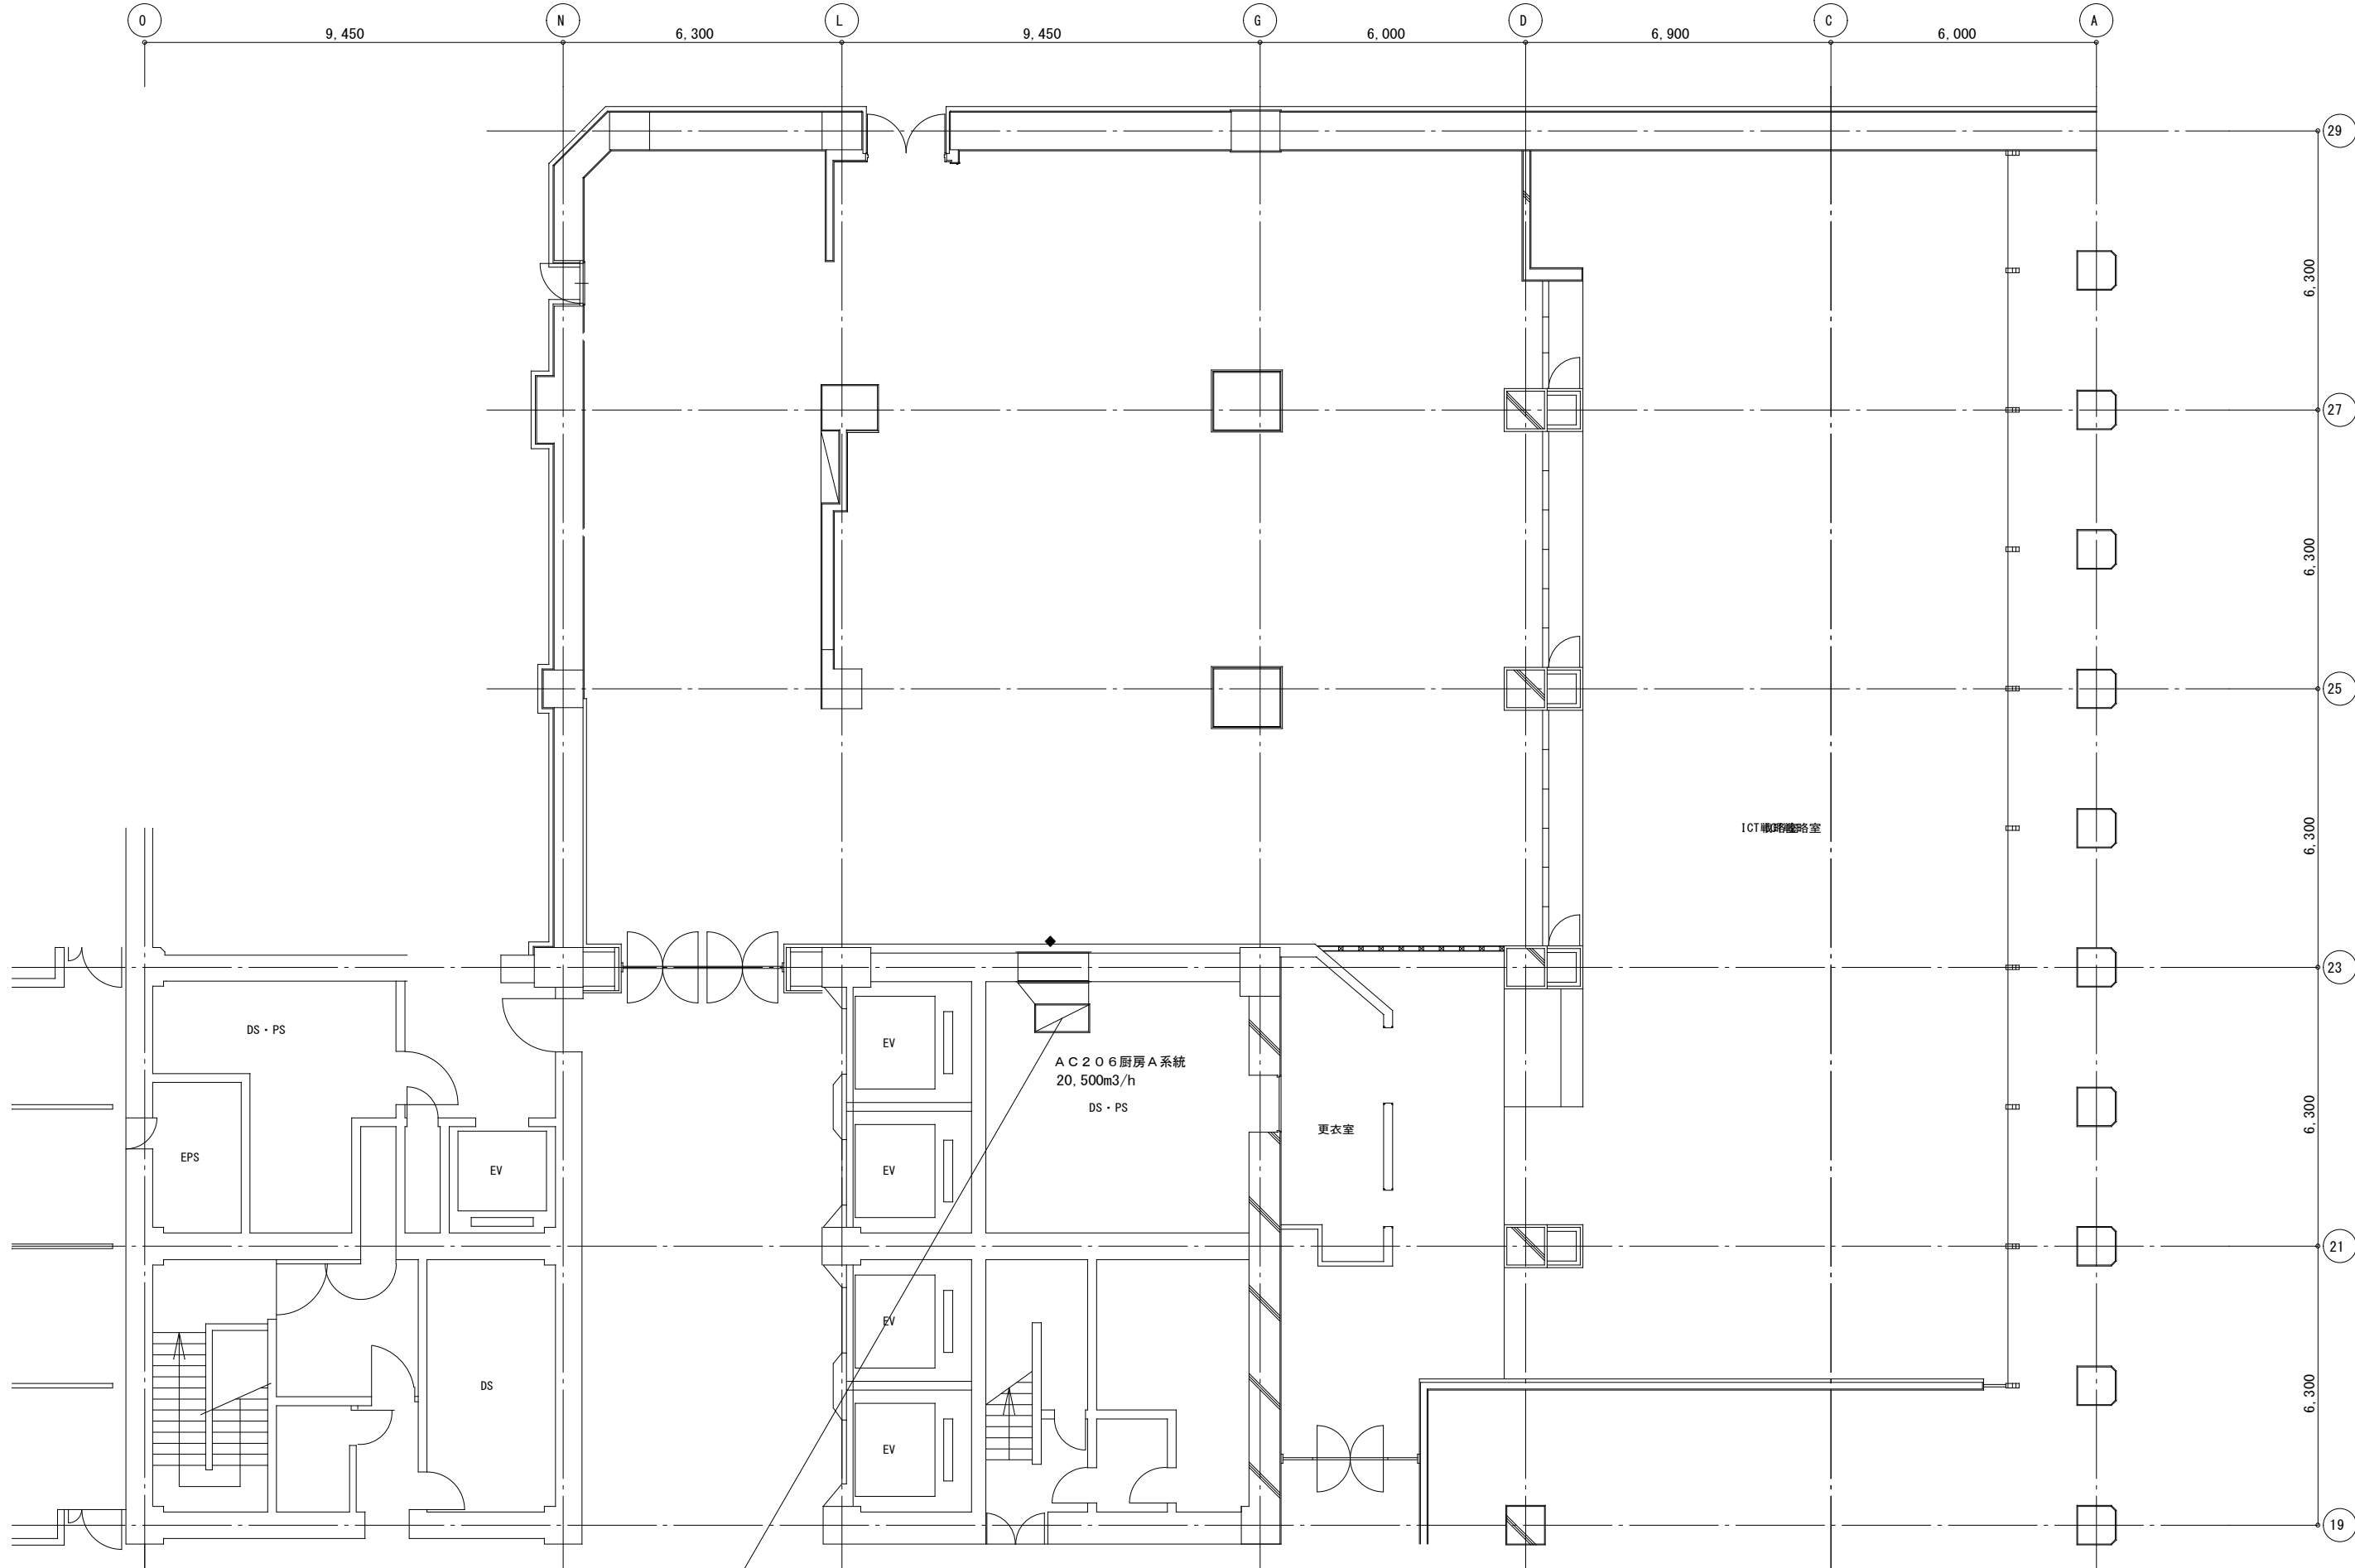


特記事項

1. 図中 ◆ 印は、既設ダクト端部閉塞箇所を示す。

空調設備 (2) (現況) 1 : 1 0 0

図面名称	空調設備 (2) (現況)		図面サイズ : A 2
縮 尺	1 : 100	図面番号	No. 2 (1 6 枚の内)
大阪市総務局行政部総務課			

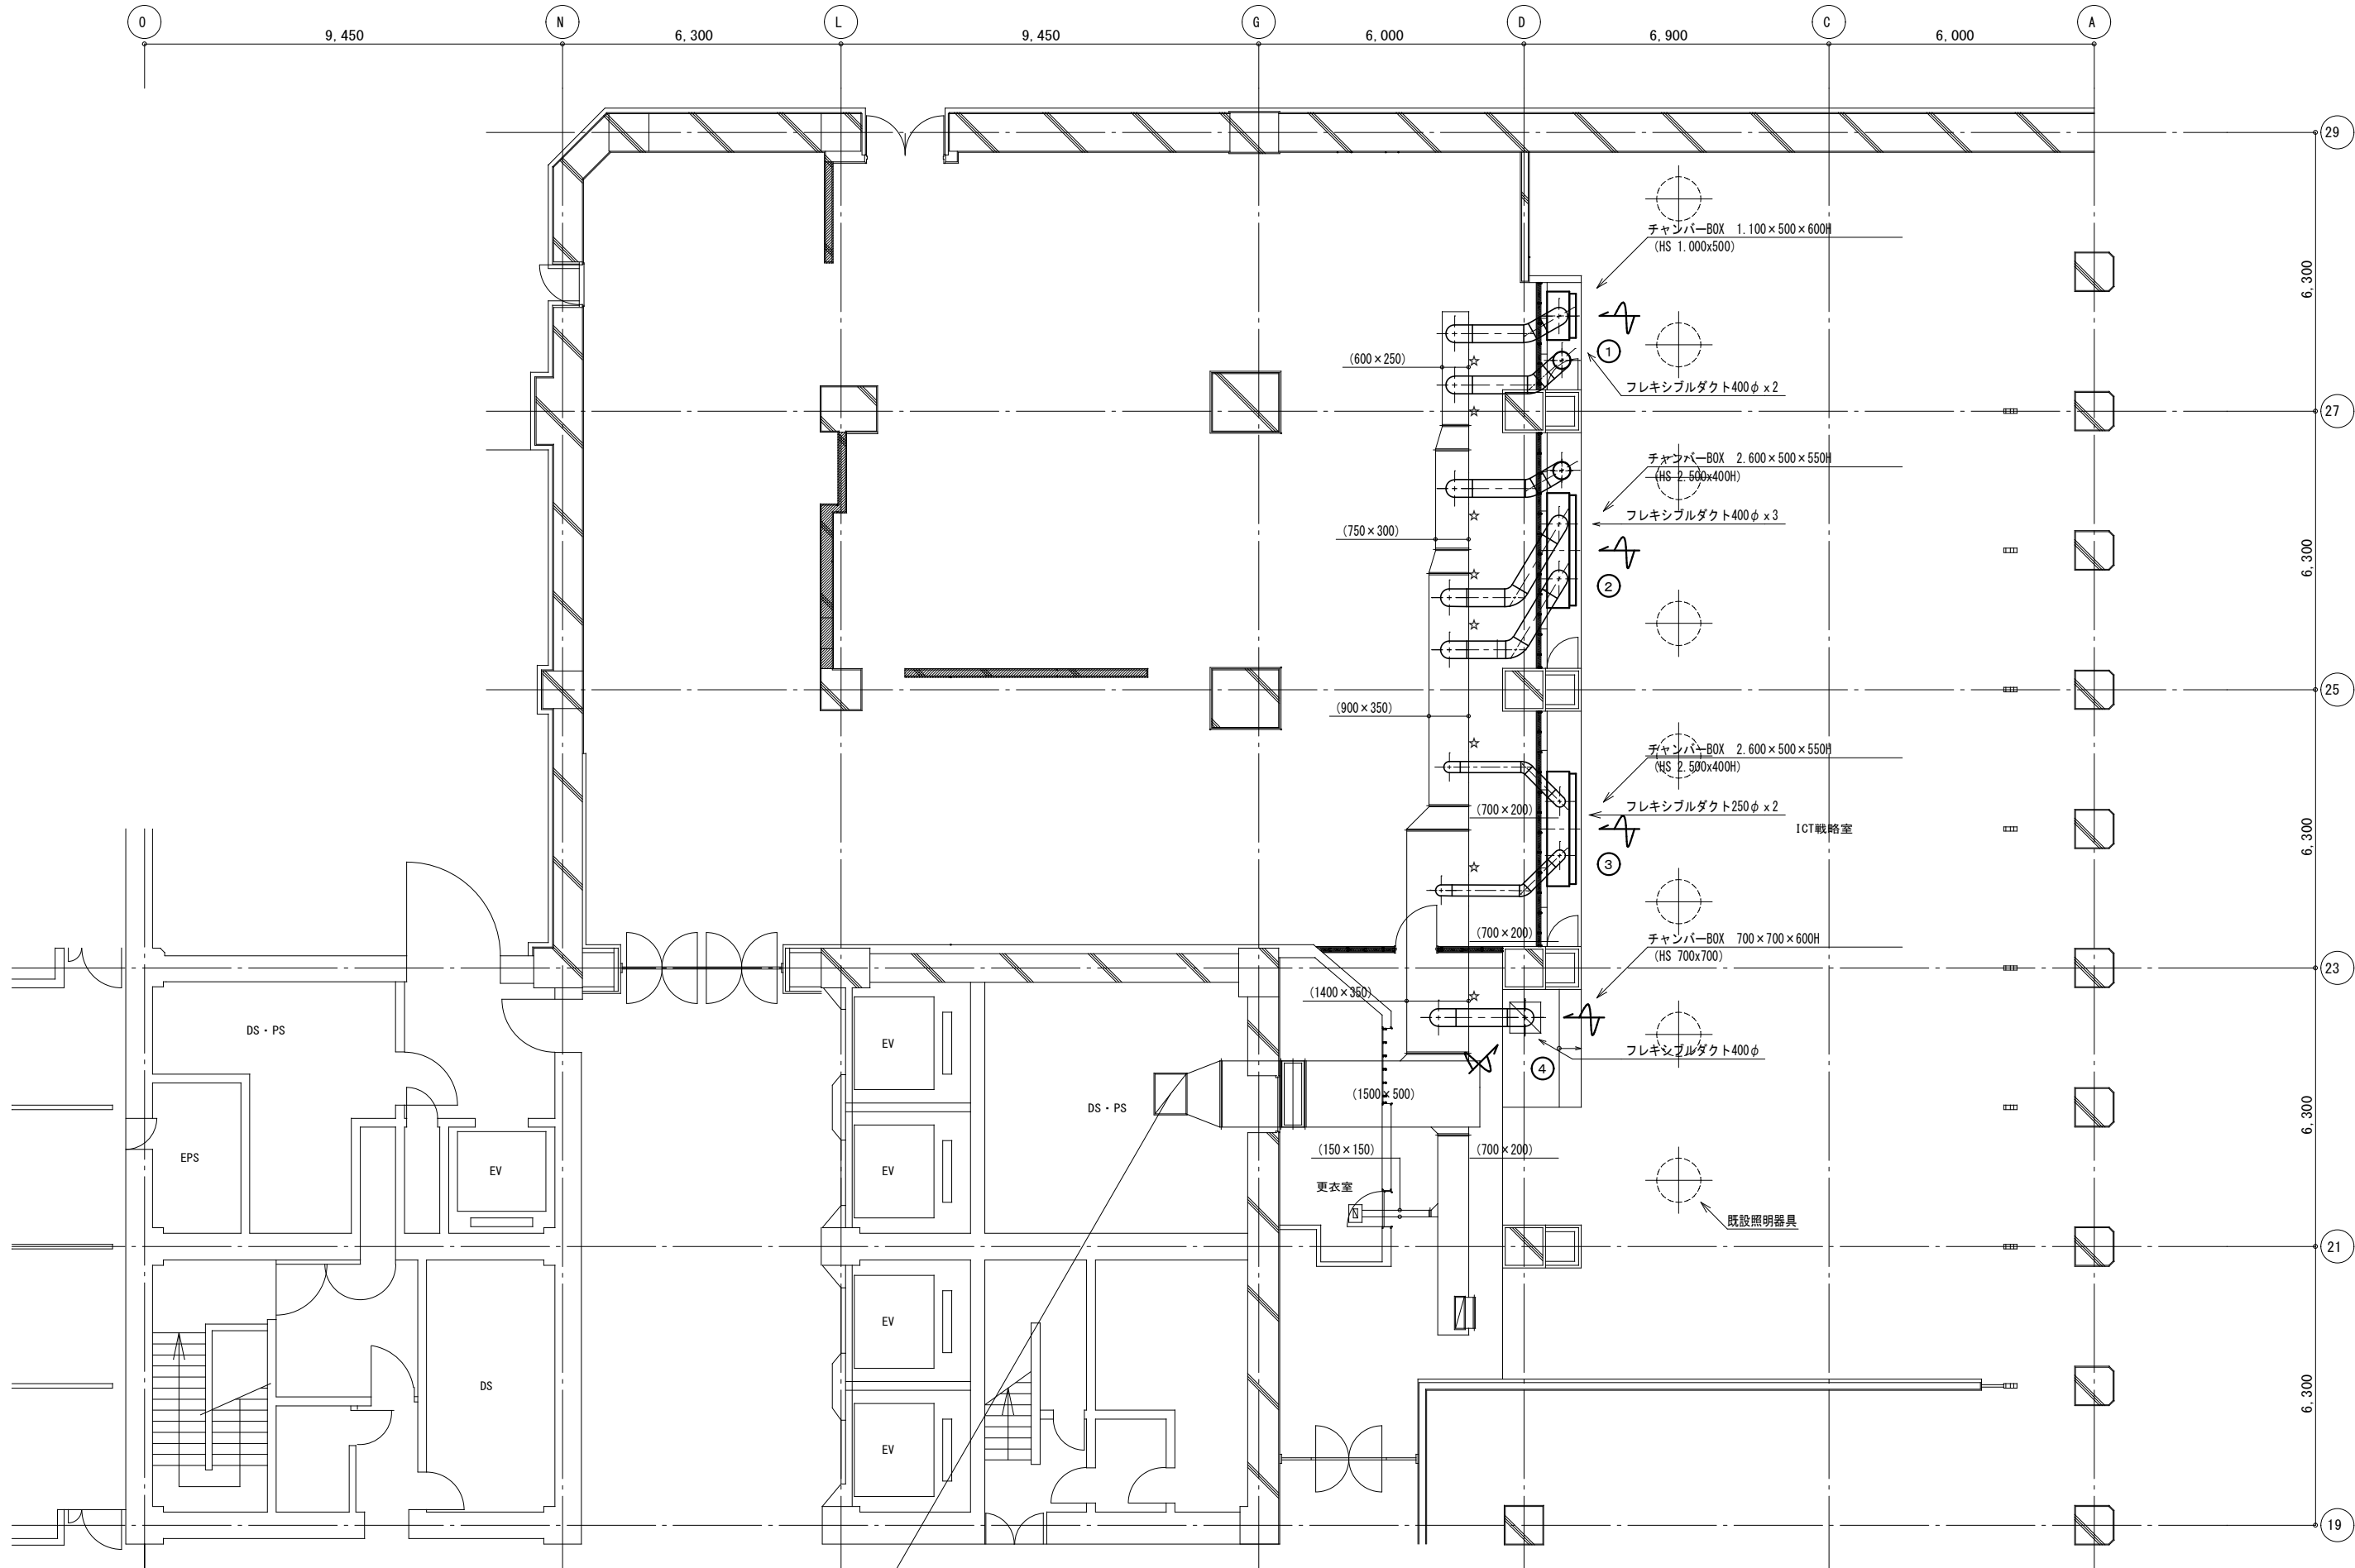


特記事項

1. 図中 ☆ 印は、既設ダクト接続箇所を示す。

空調設備 (3) (変更) (現況) 1 : 1 0 0

図面名称	空調備 (2) (変更 (現況))		図面サイズ : A 2
縮 尺	1 : 100	図面番号	No. 3 (1 6 枚の内)

大阪市総務局行政部総務課

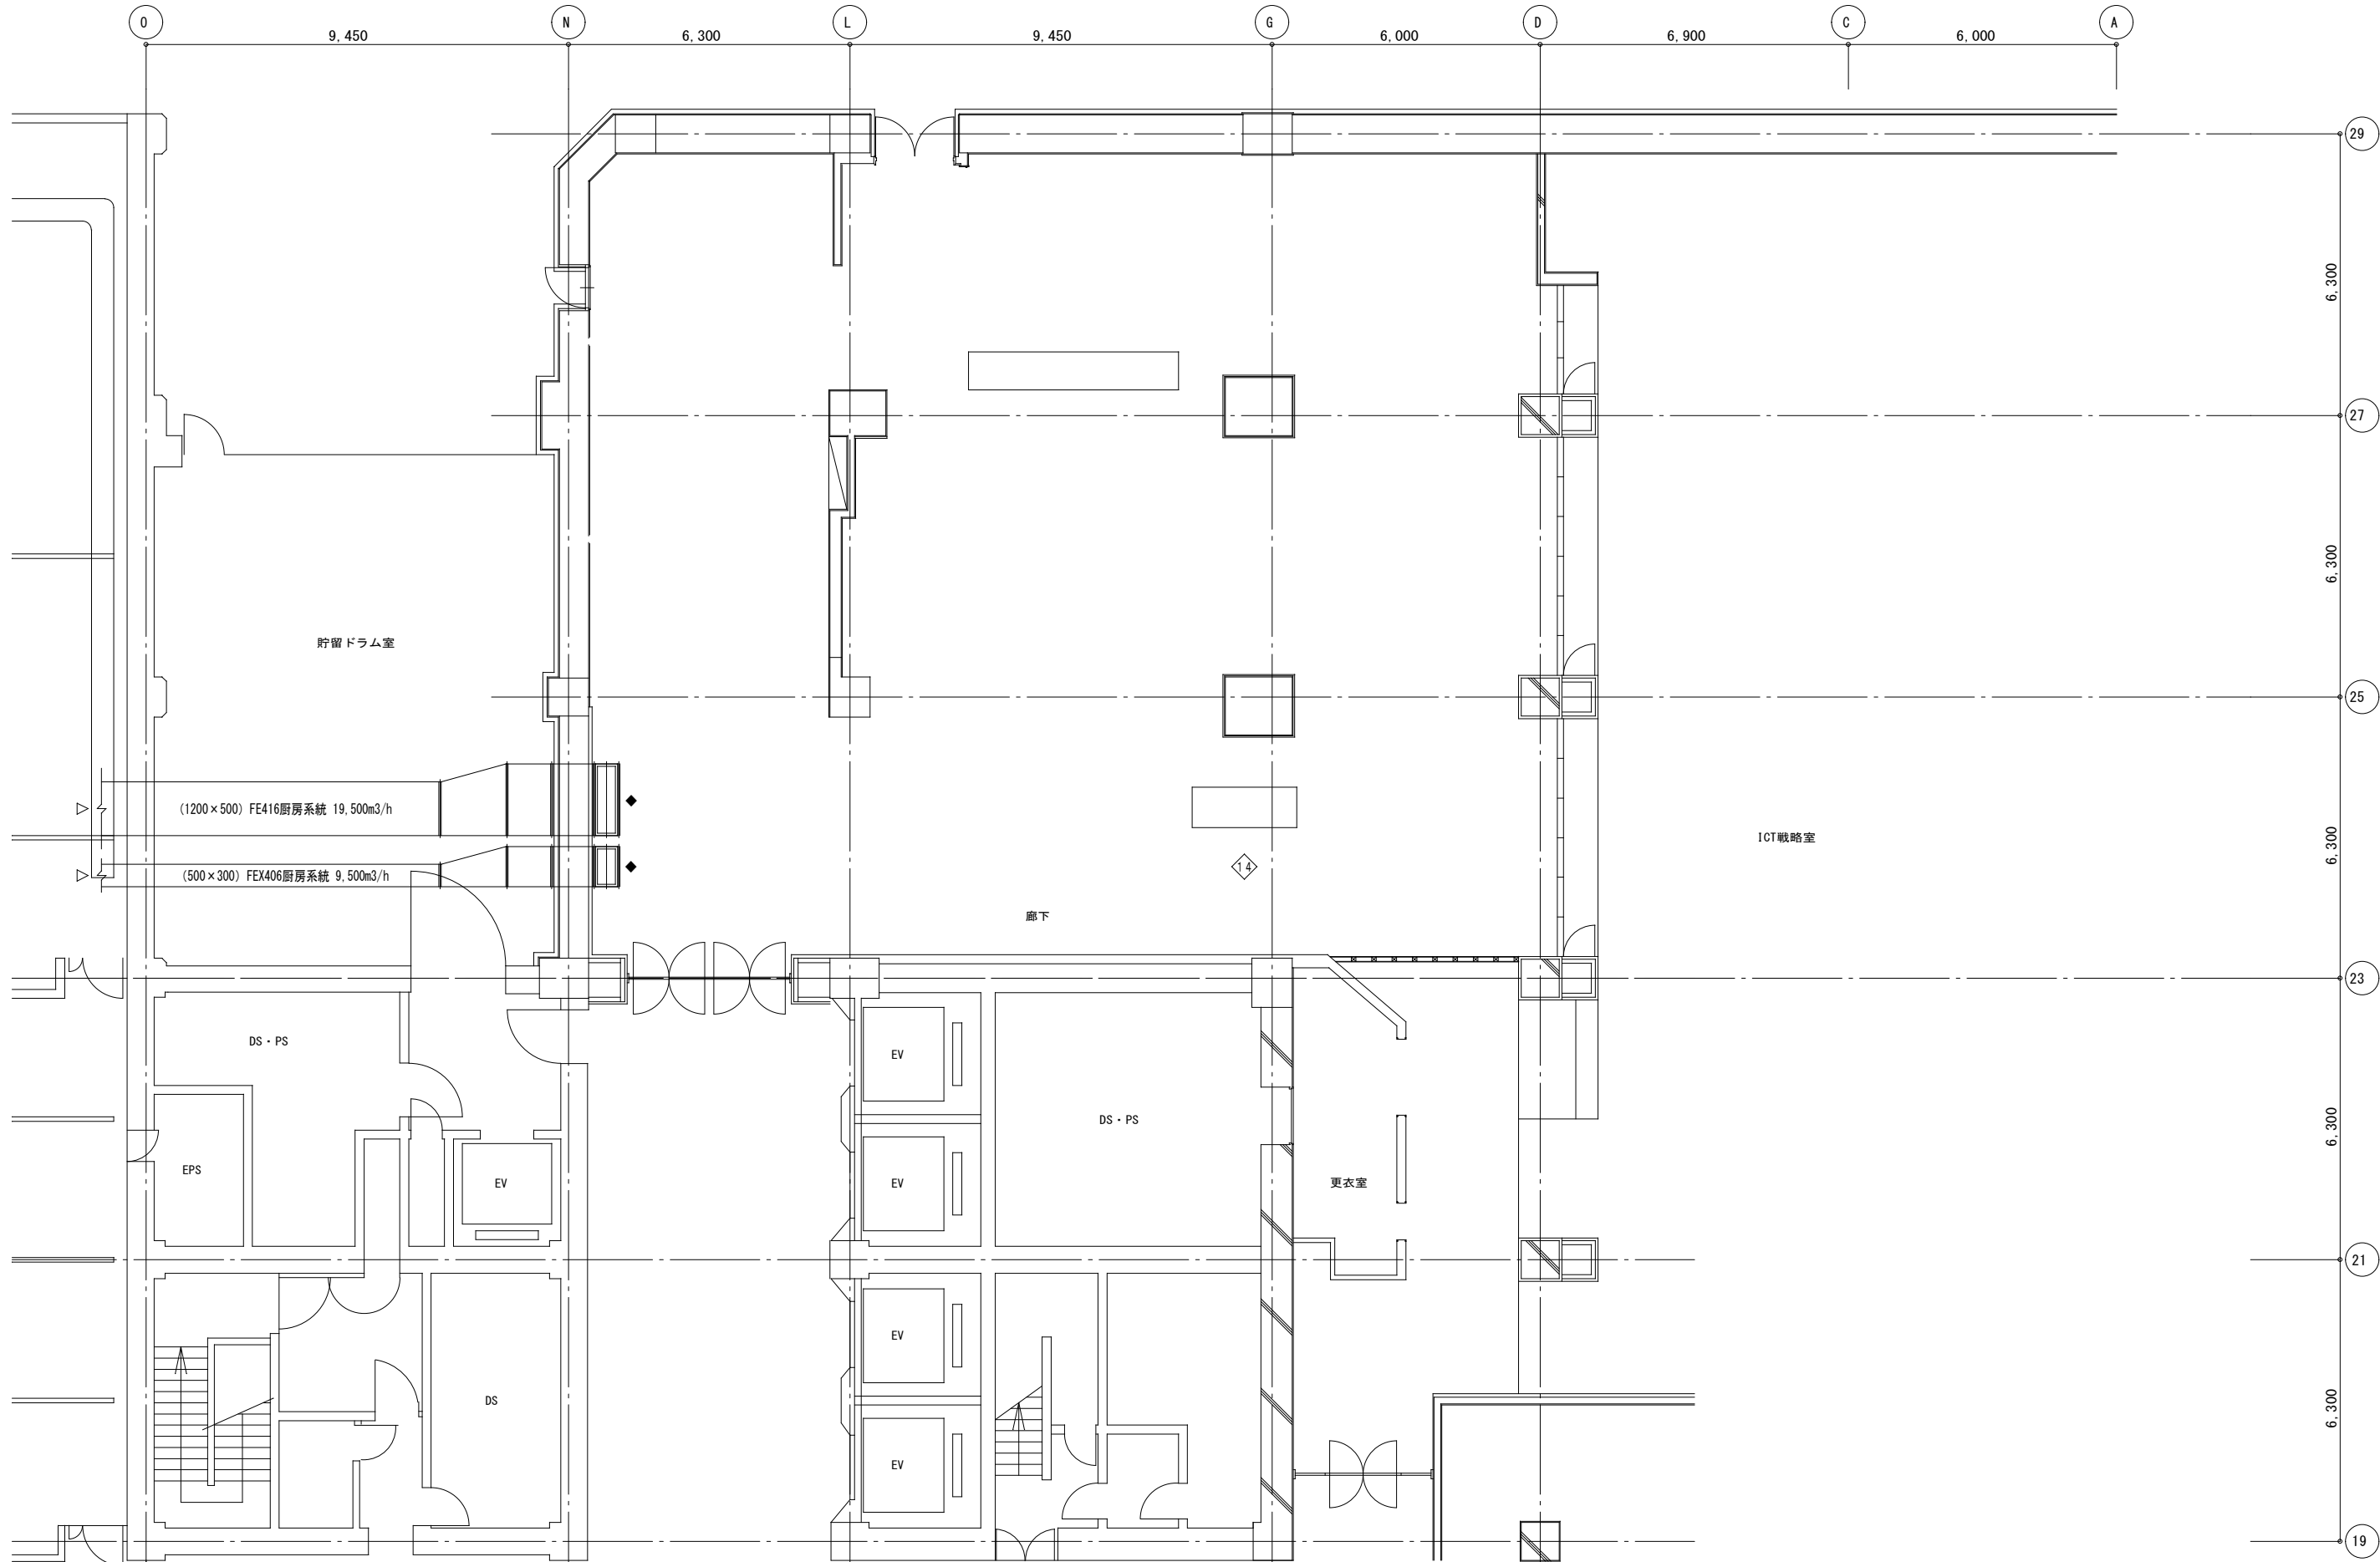



特記事項


1. 図中 ◆ 印は、既設ダクト端部閉塞箇所を示す。

換気設備(1) (現況) 1 : 1 0 0

図面名称	換気設備(1) (現況)			図面サイズ : A 2
縮 尺	1 : 100	図面番号	No. 4	(1 6 枚の内)
大阪市総務局行政部総務課				

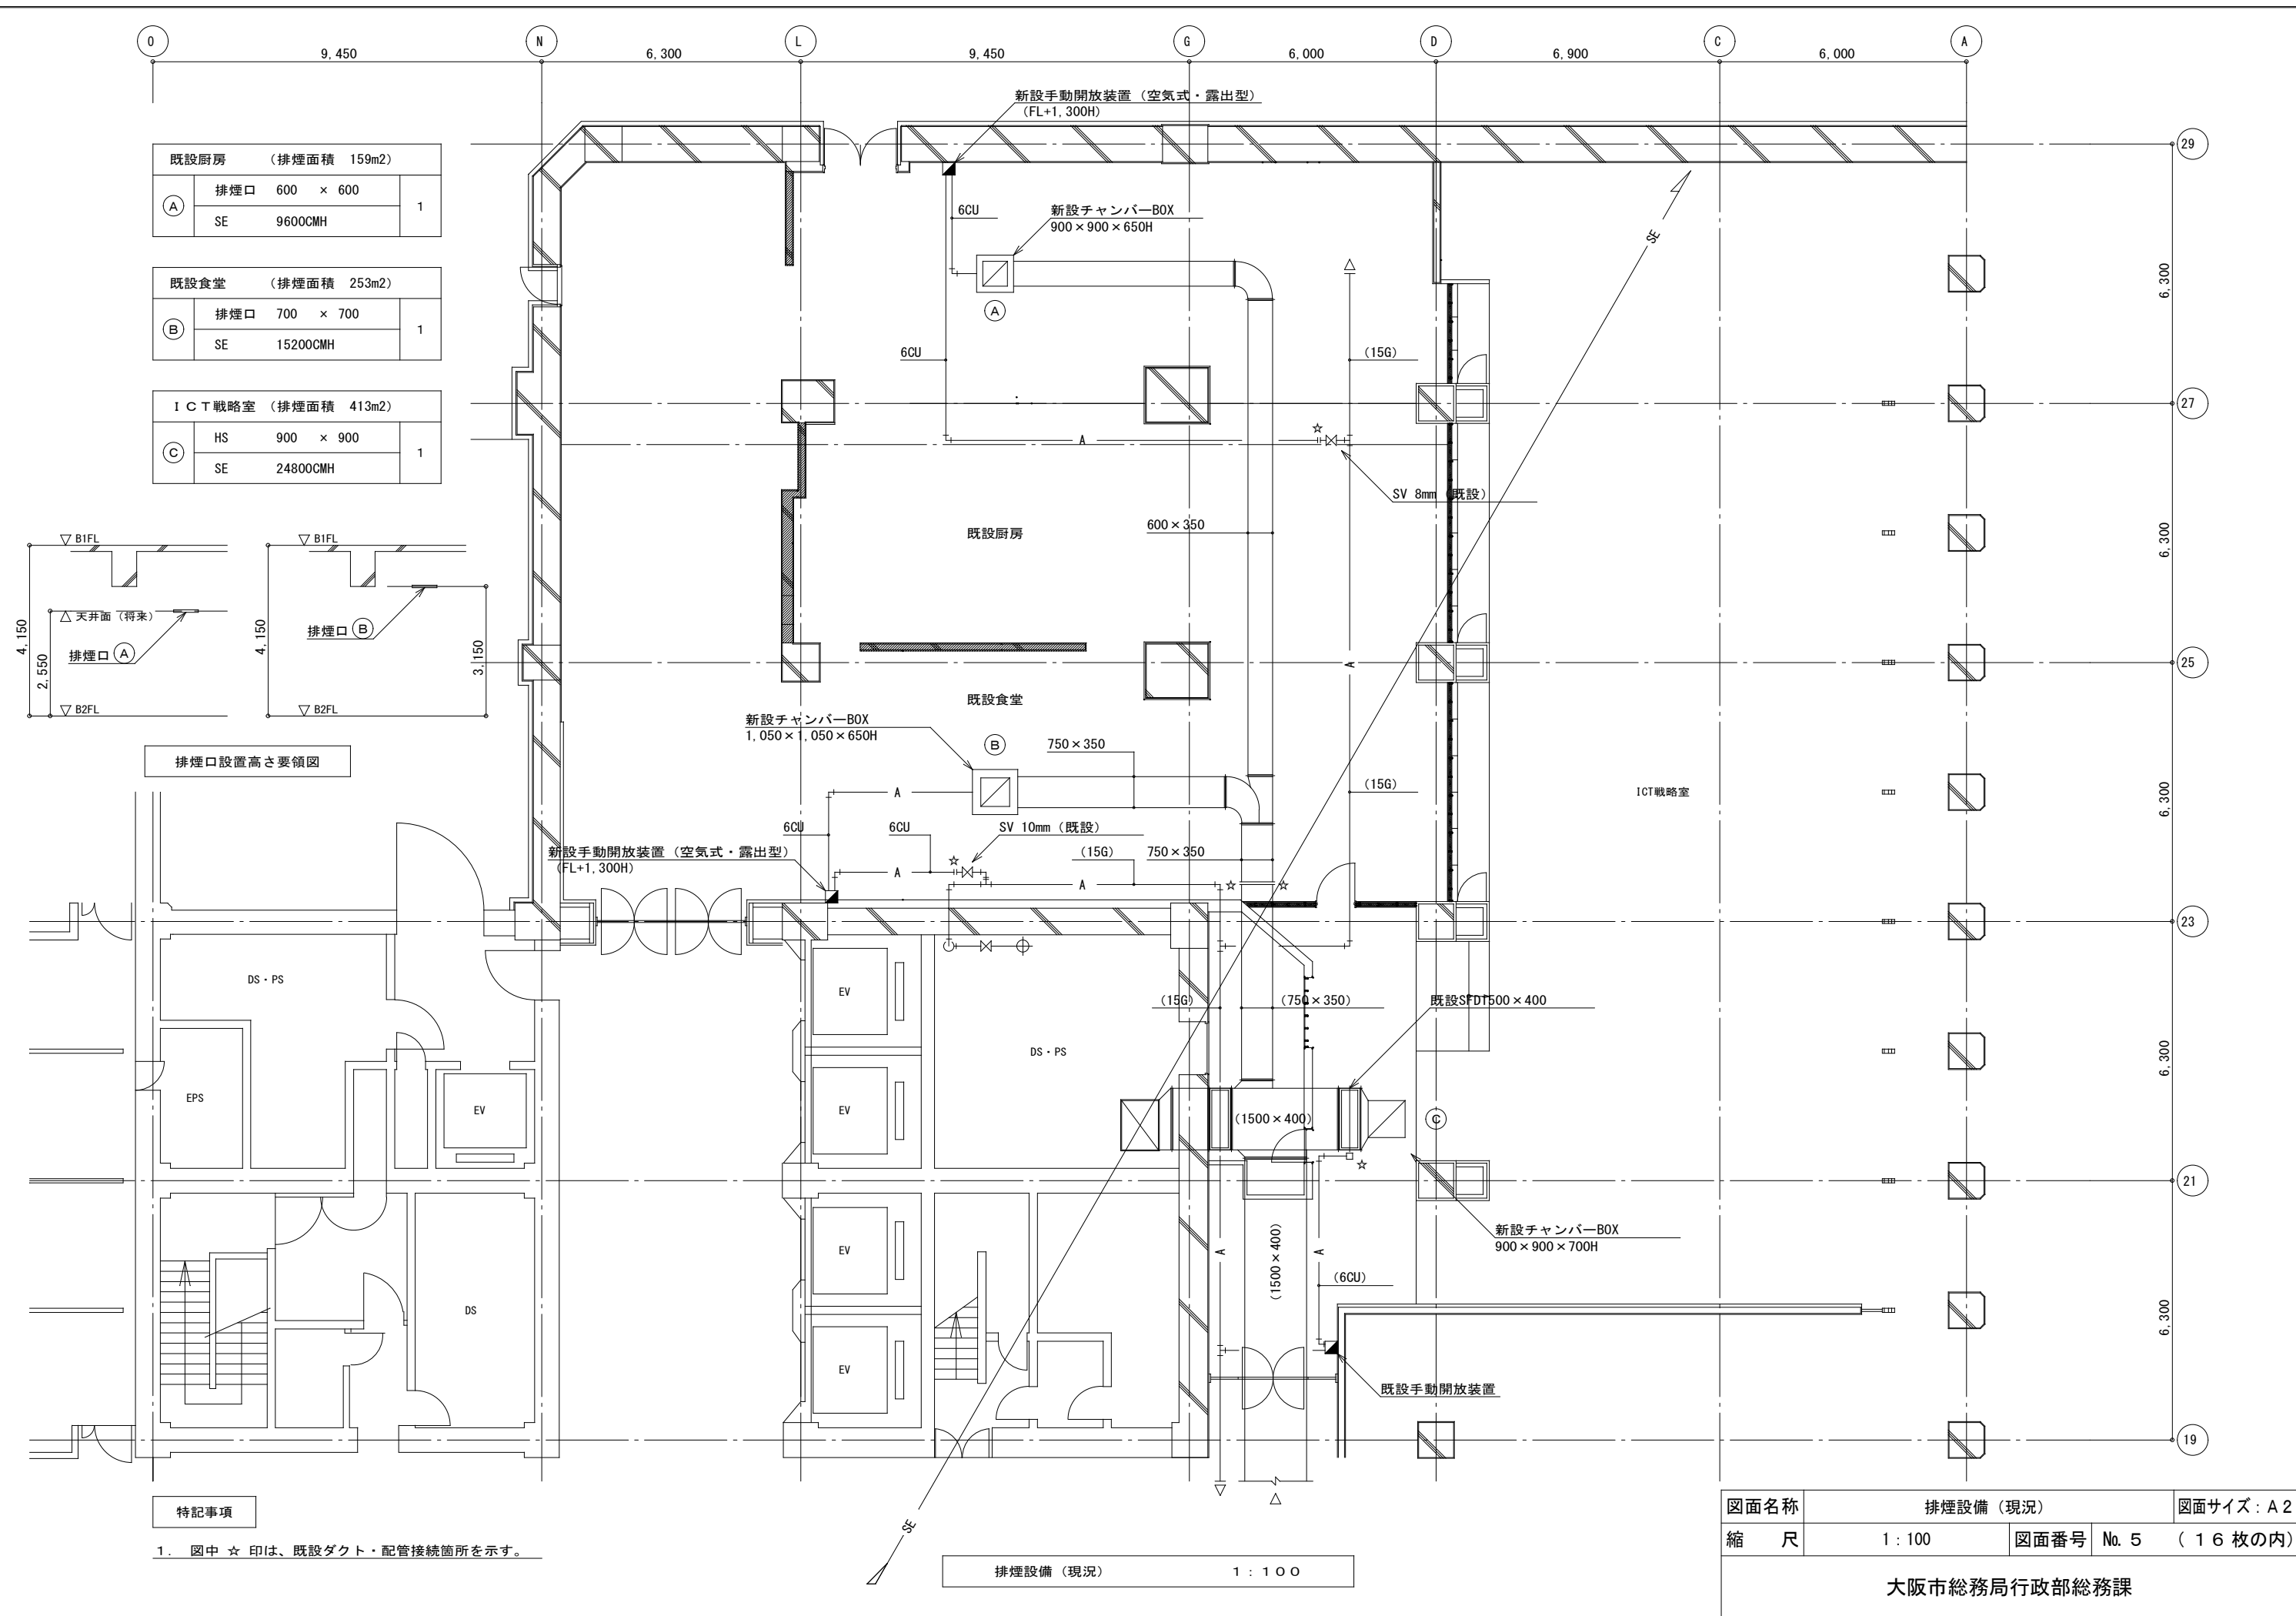

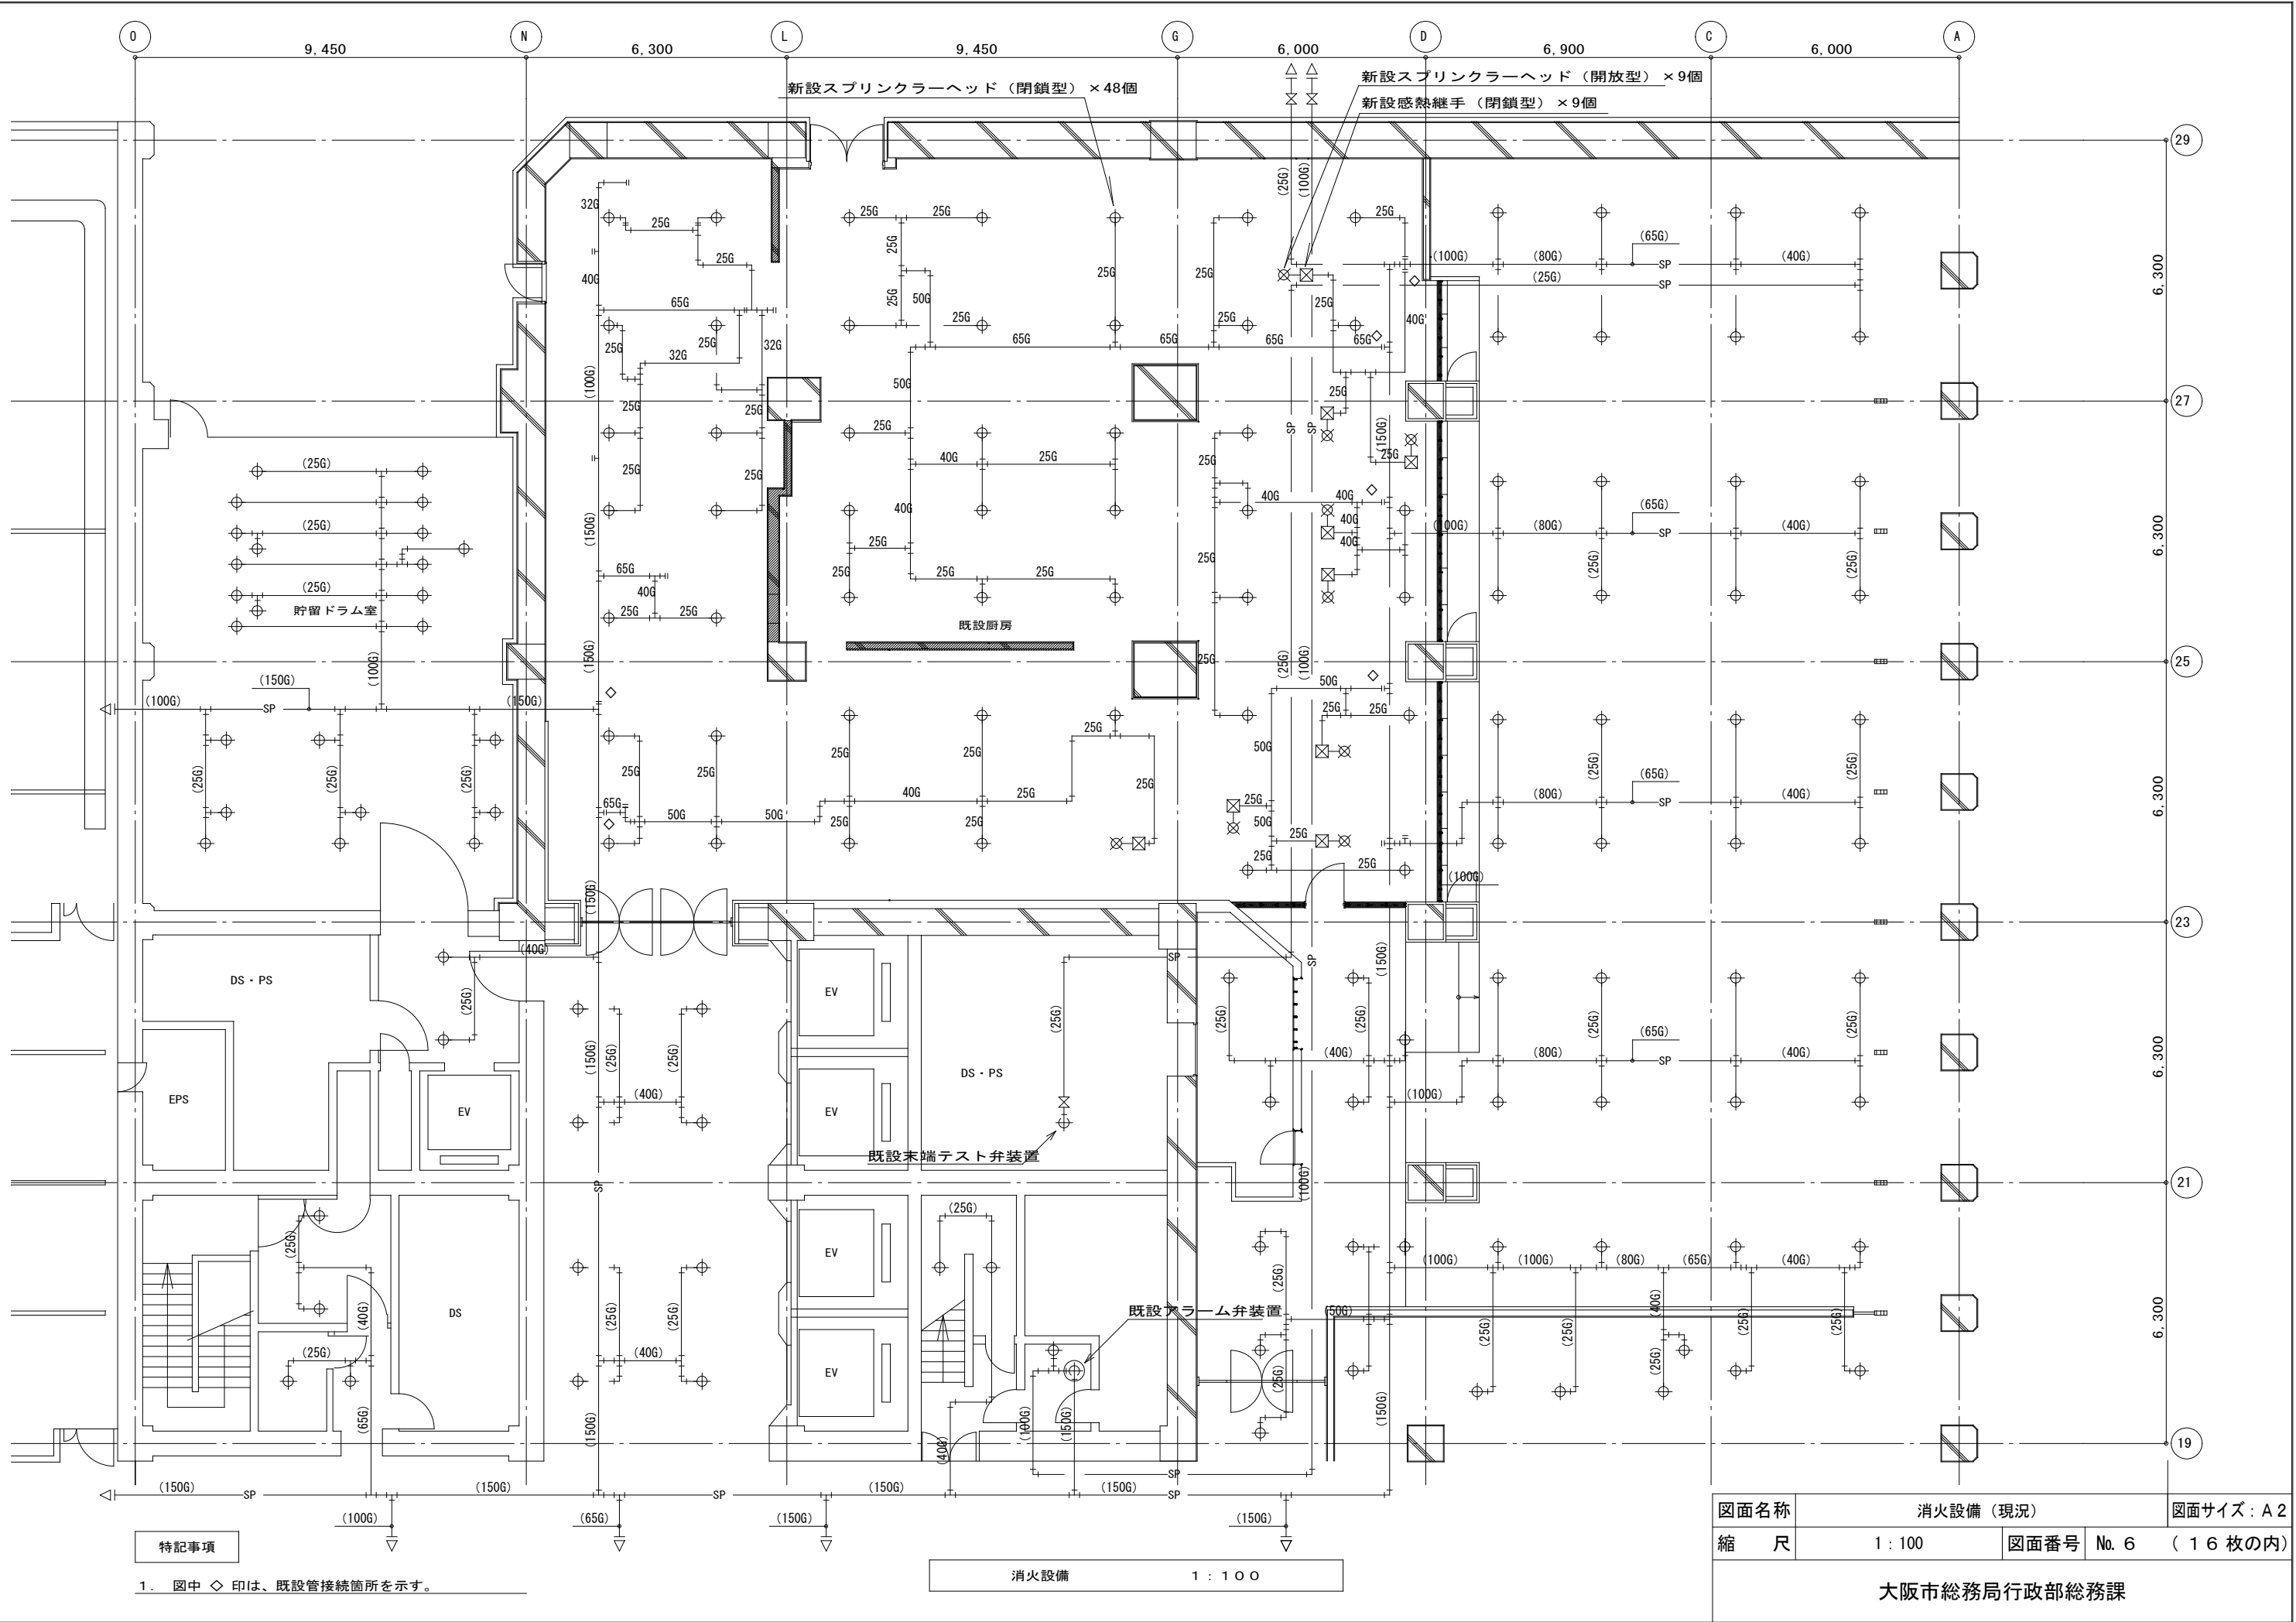

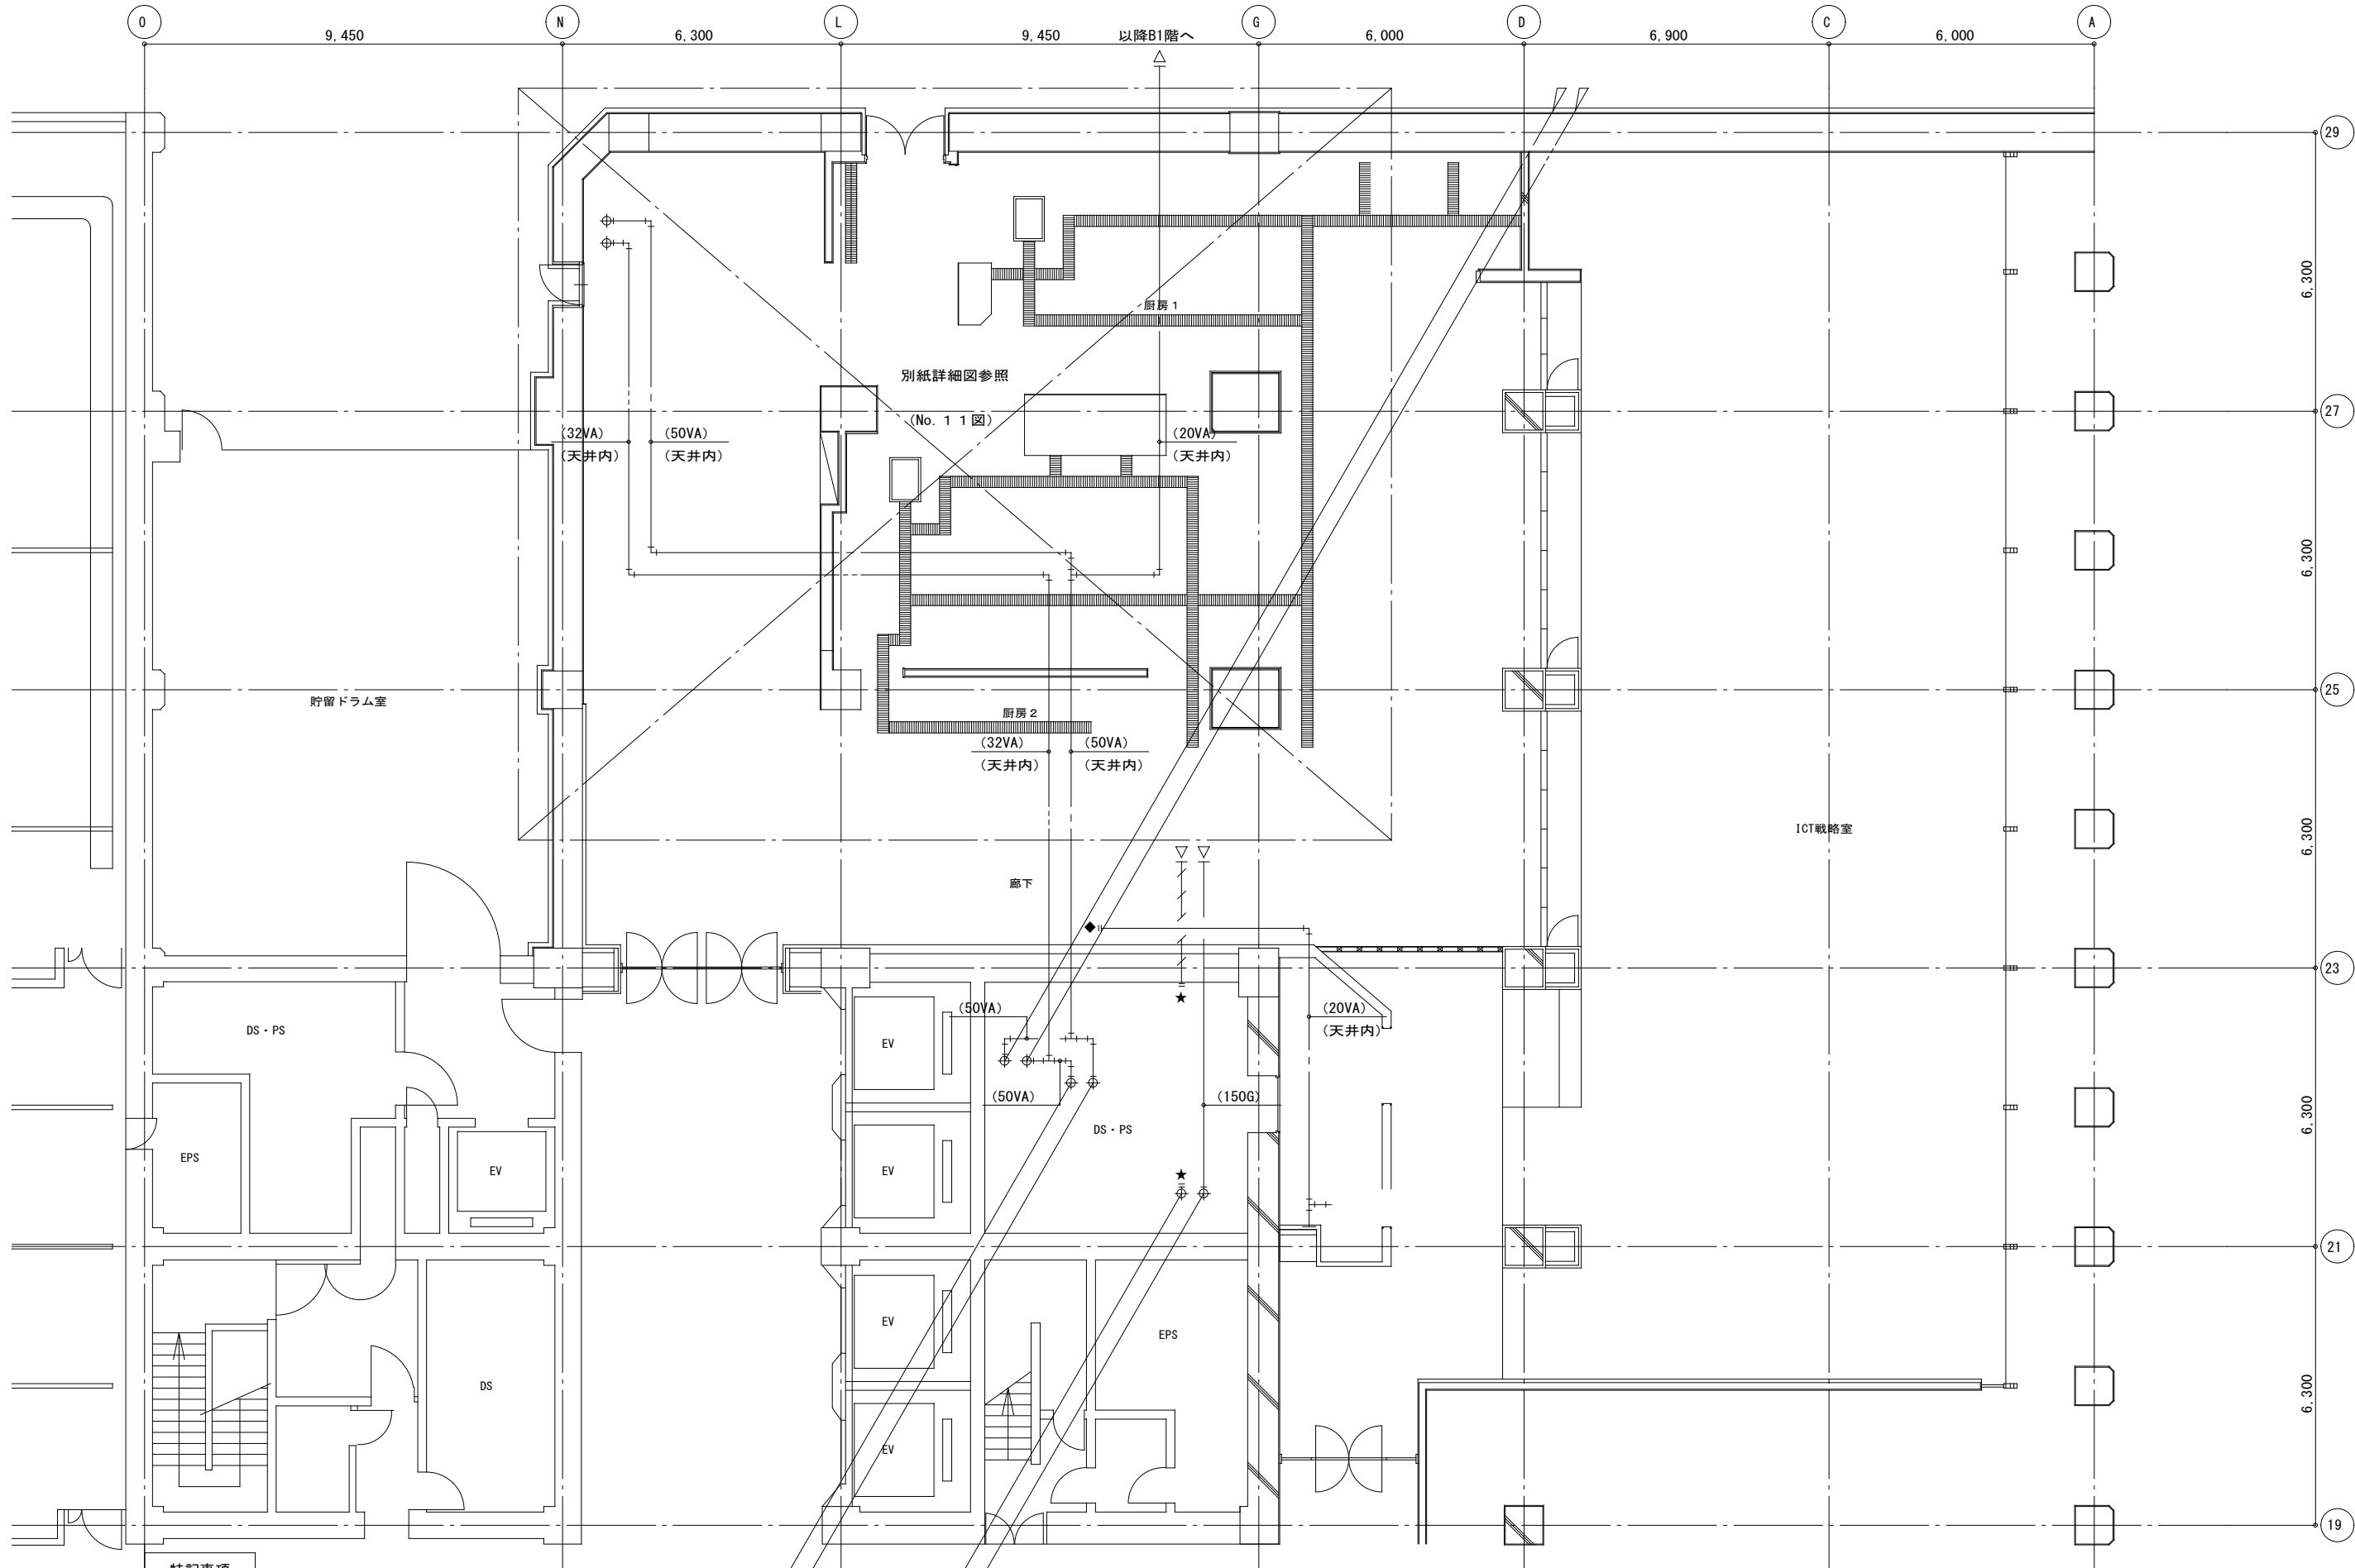


特記事項

1. 図中 ★ 印は、既設管プラグ止め箇所を示す。
2. 図中 ◆ 印は、既設管切断箇所を示す。
3. 図中 〃〃〃 部分は、既設配管放棄を示す。

衛生設備（現況） 1 : 1 0 0

図面名称	衛生設備（現況）		図面サイズ：A 2
縮 尺	1 : 100	図面番号	No. 7 （ 1 6 枚の内）
大阪市総務局行政部総務課			

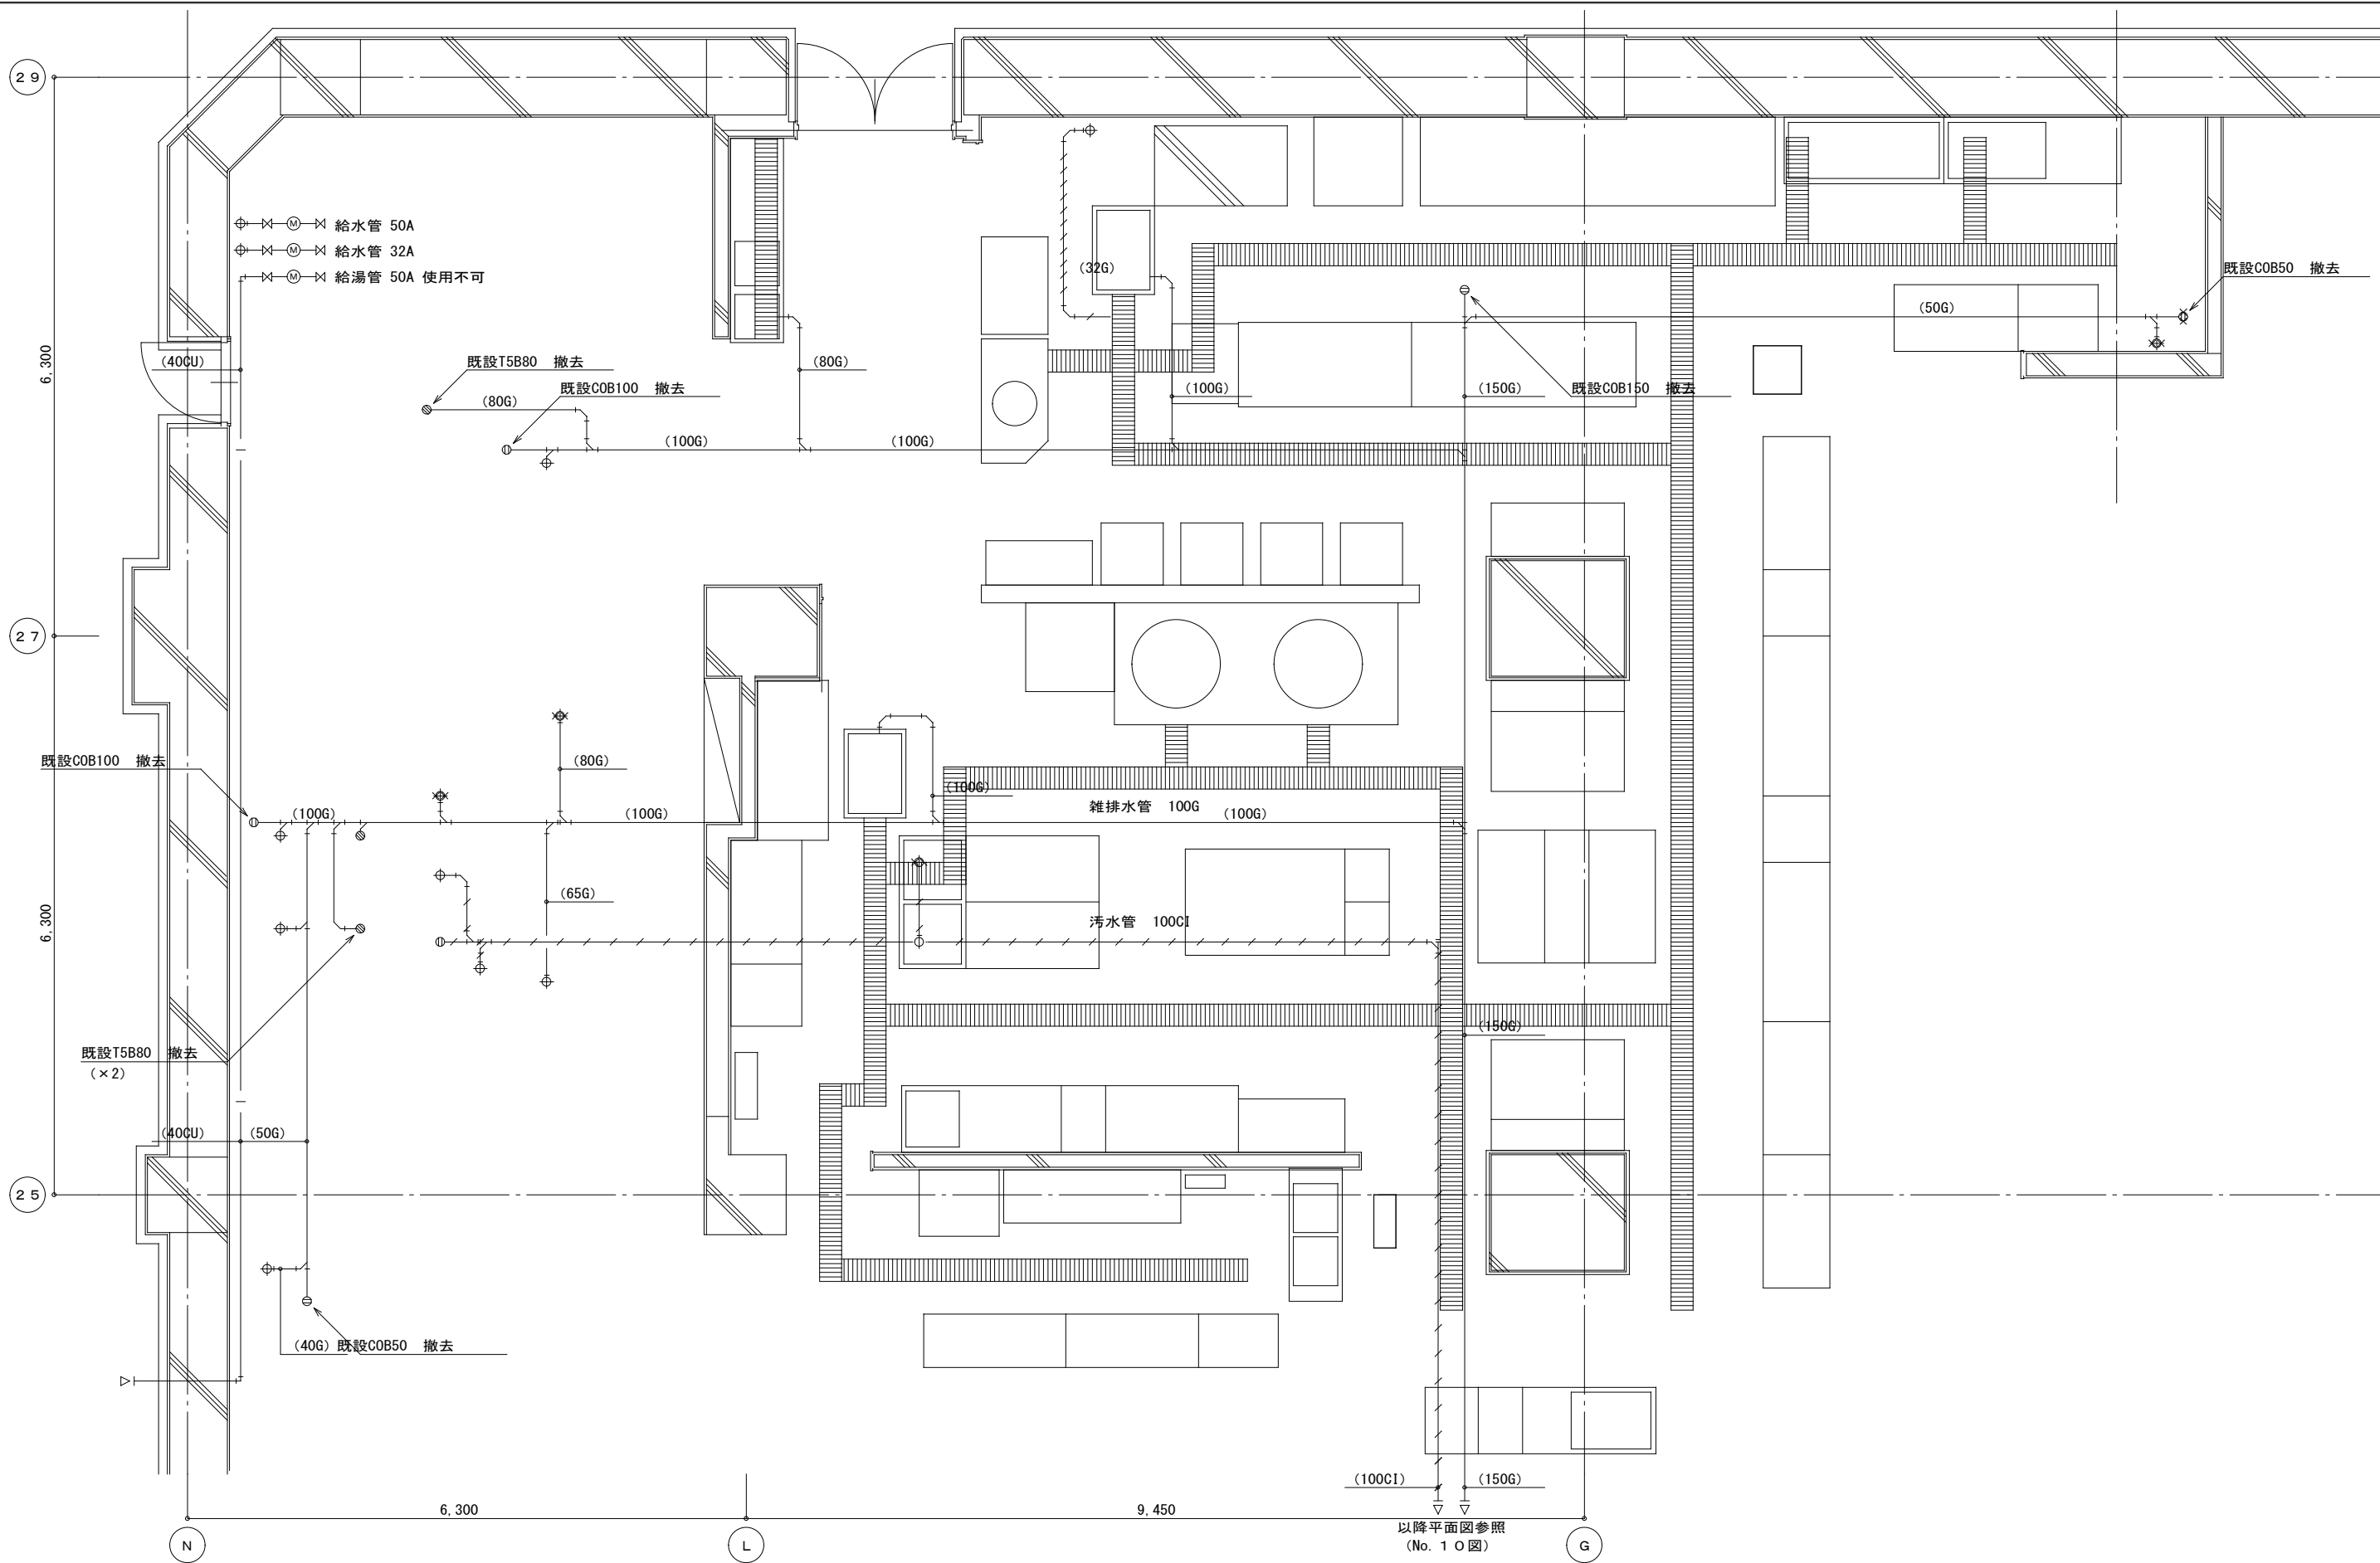


- 特記事項
1. 排水管は床上にて撤去し、モルタルにて穴埋め。

2. 図中  部分は、既設配管放棄を示す。

衛生設備詳細（現況）

1 : 5 0

図面名称	衛生設備詳細（現況）			図面サイズ：A 2
縮 尺	1 : 50	図面番号	No. 8	（ 1 6 枚の内）
大阪市総務局行政部総務課				

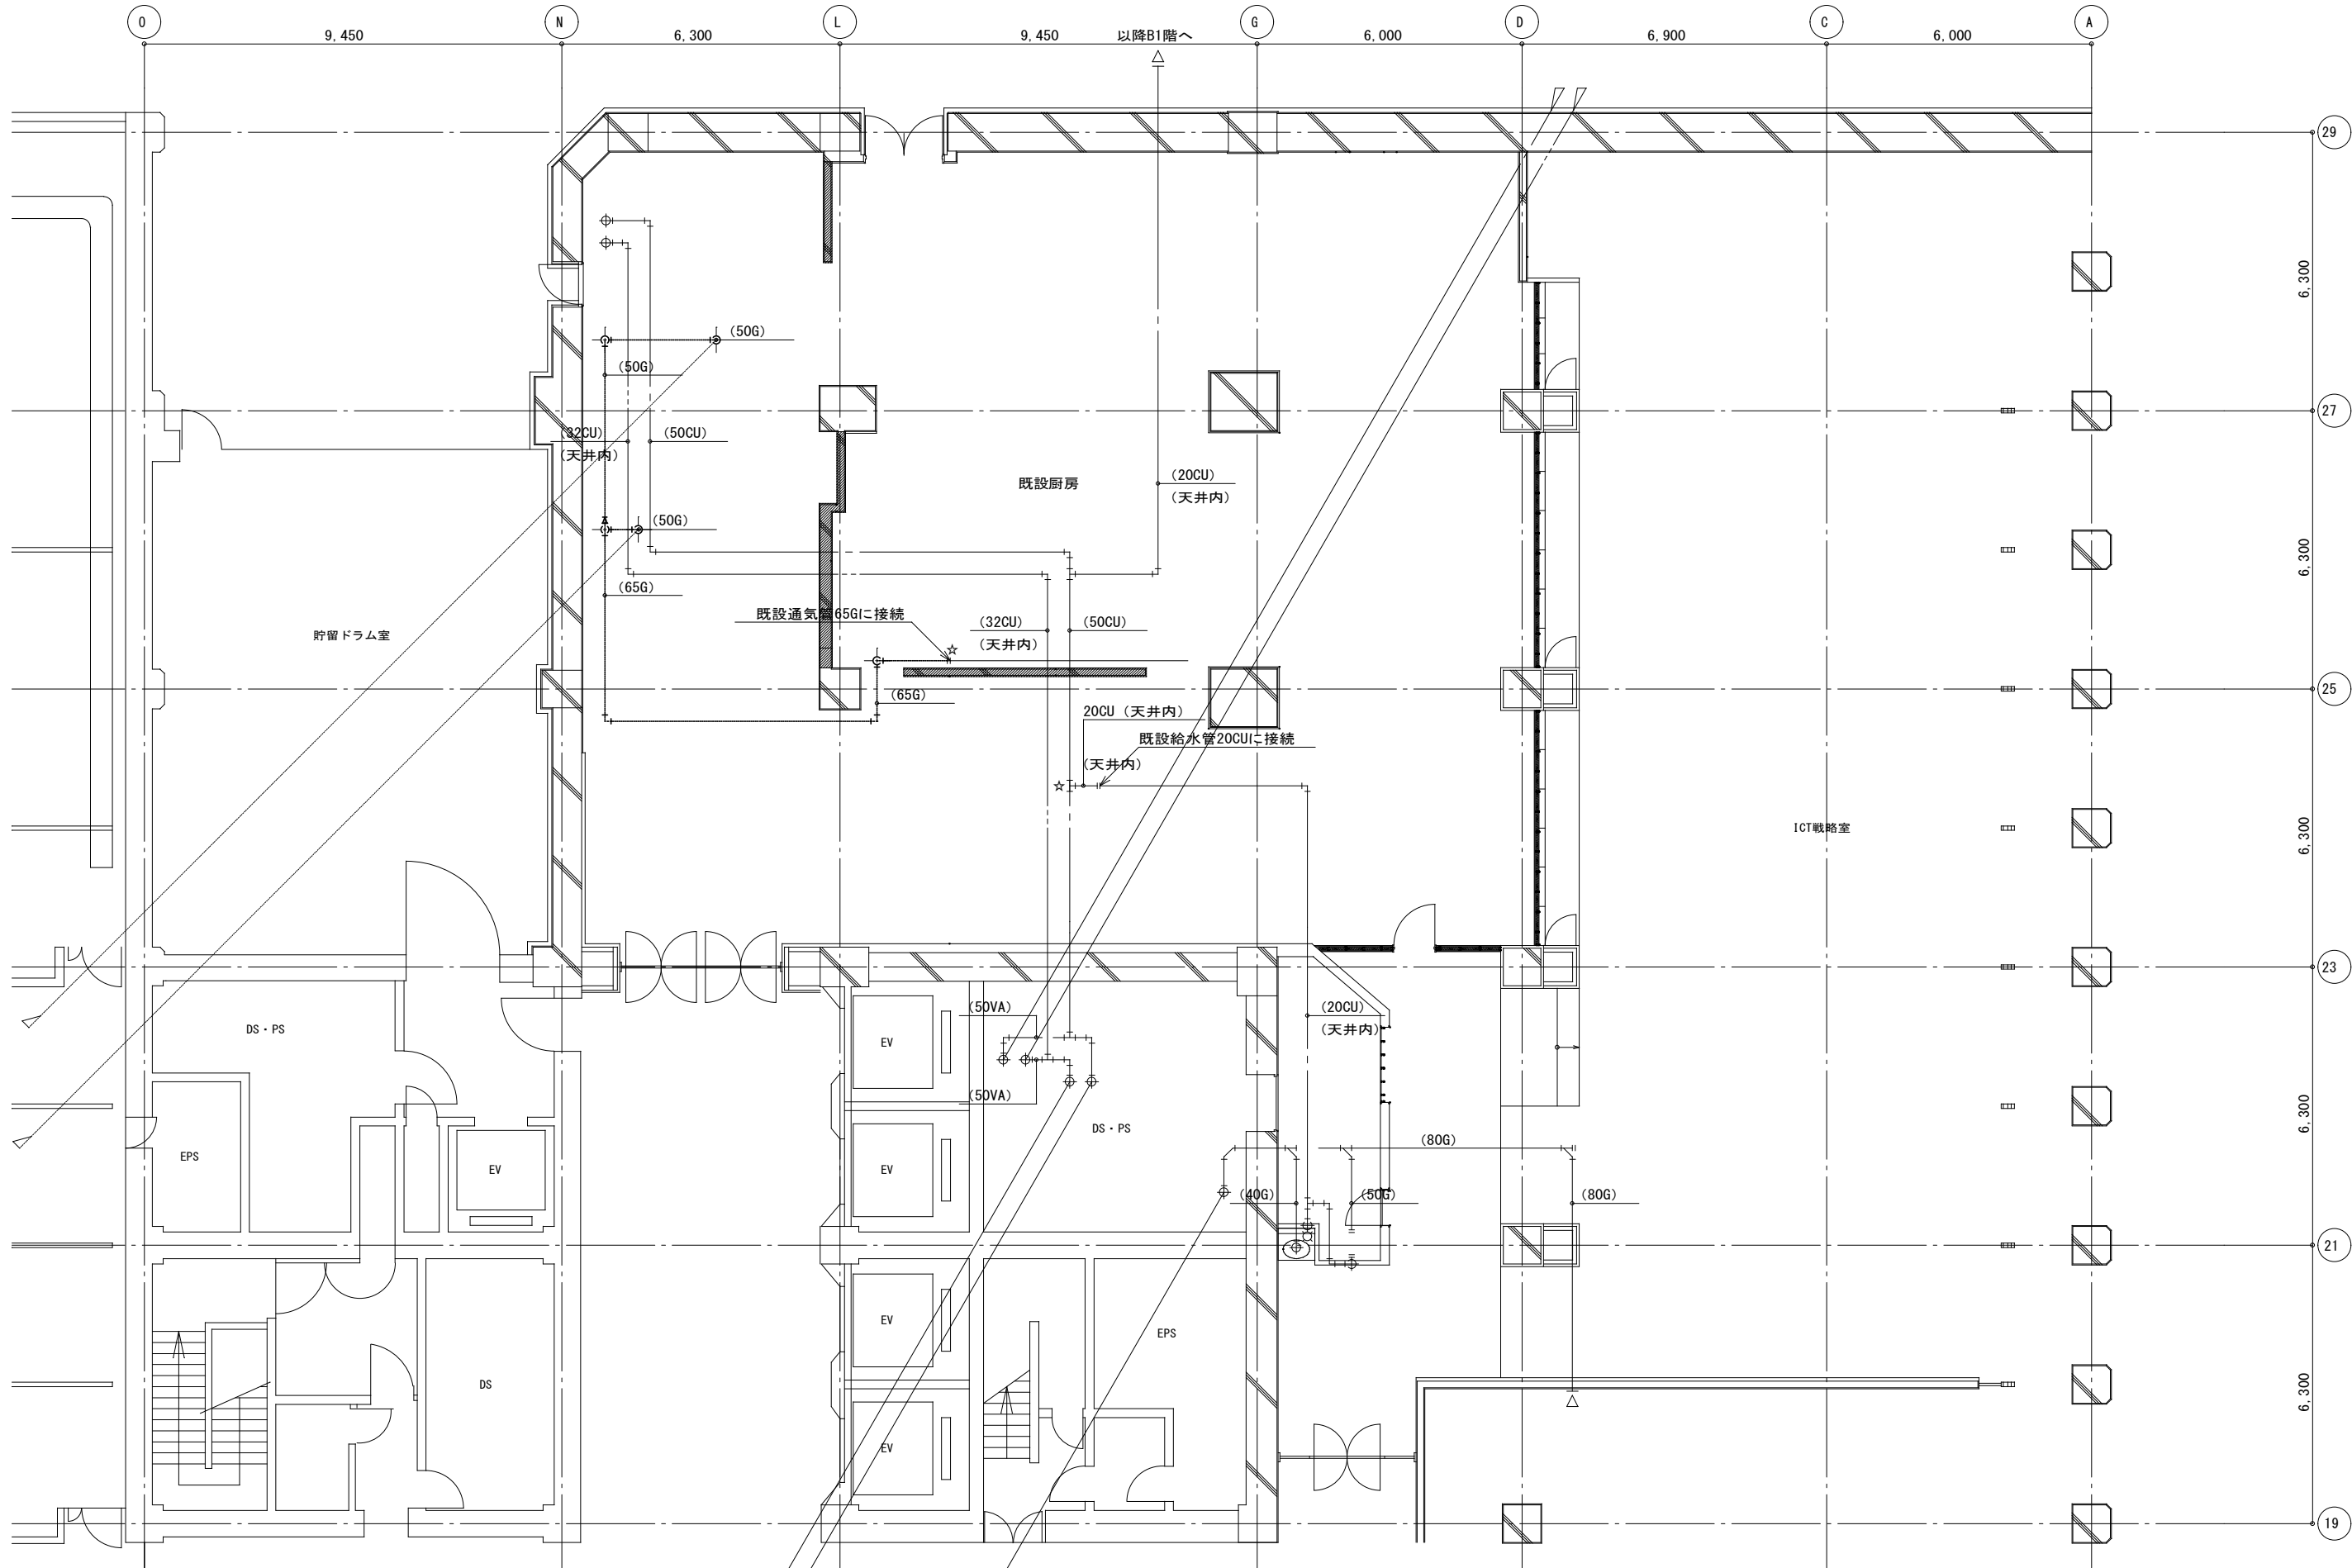

特記事項


1. 図中 ☆ 印は、既設管分岐箇所を示す。

衛生設備 (3) (変更)

1 : 1 0 0


図面名称	衛生設備 (3) (変更) (現況)		図面サイズ: A 2
縮 尺	1 : 100	図面番号	No. 9 (1 6 枚の内)

大阪市総務局行政部総務課

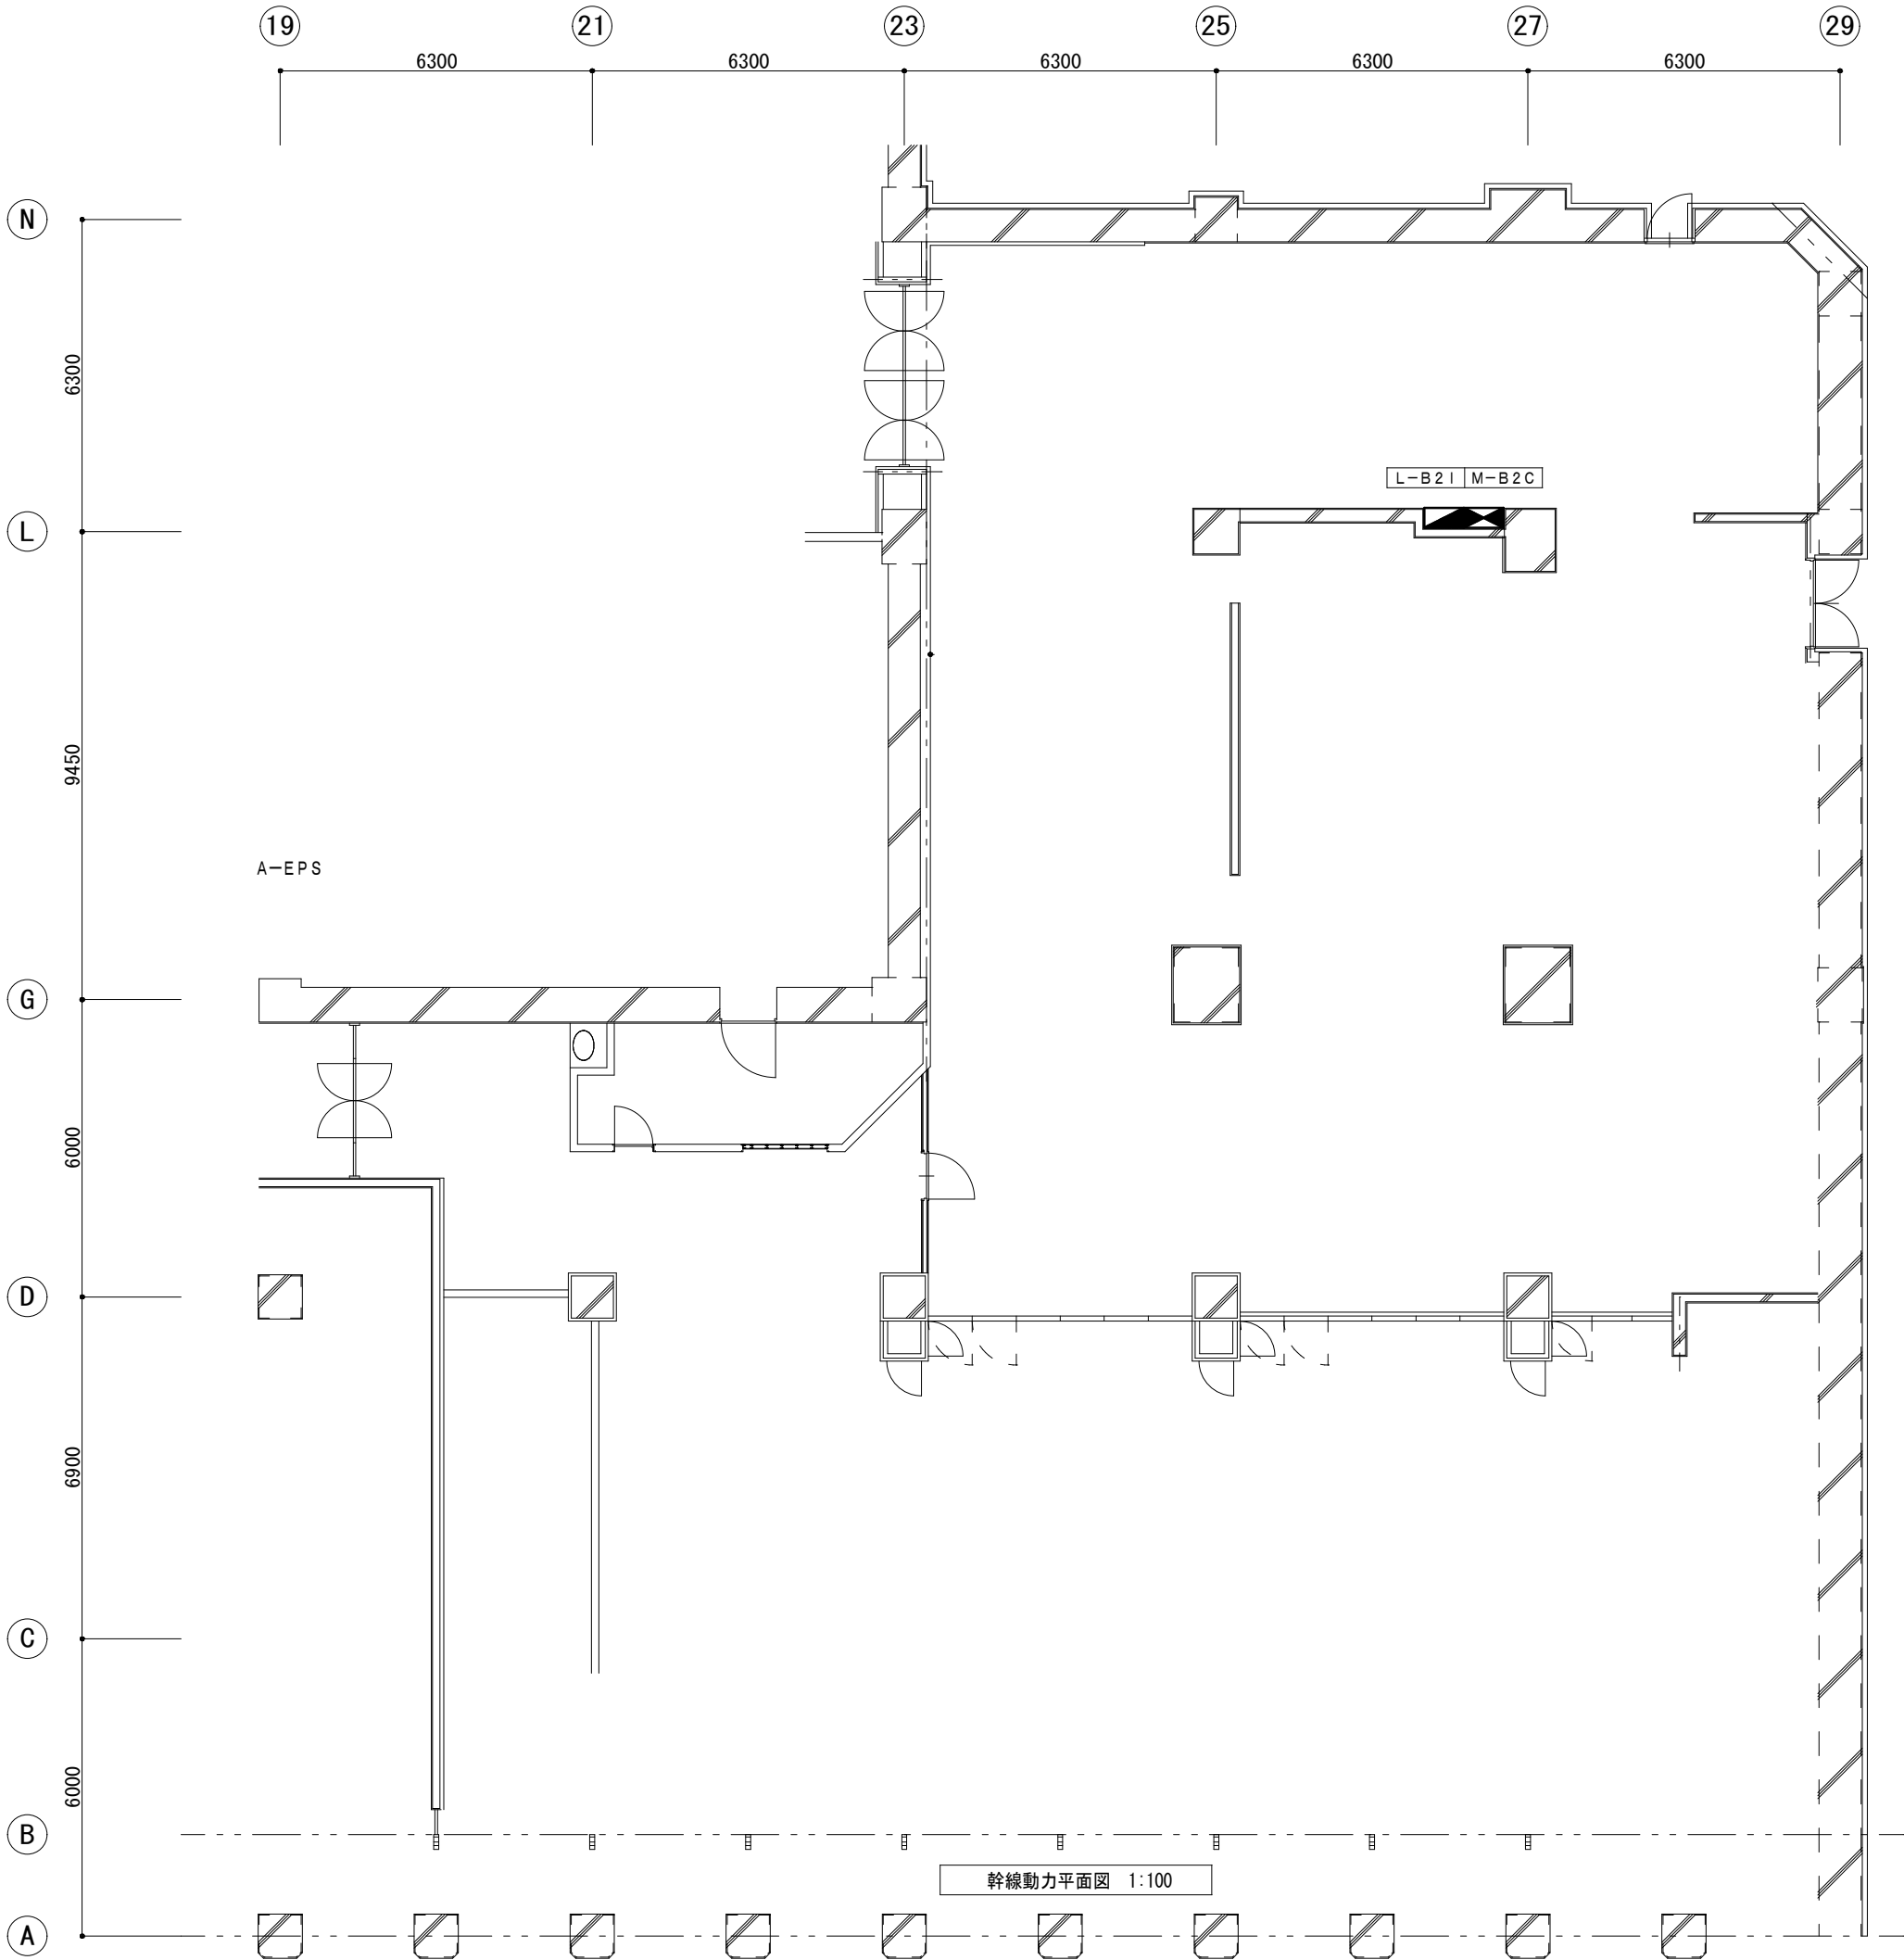

凡例	
	電灯分電盤 (既設)
	動力分電盤 (既設)

図面名称	幹線動力平面図 (現況)		図面枚数 : A 2
縮 尺	1:100	図面番号	No. 1 1 (1 6 枚の内)
大阪市総務局行政部総務課			

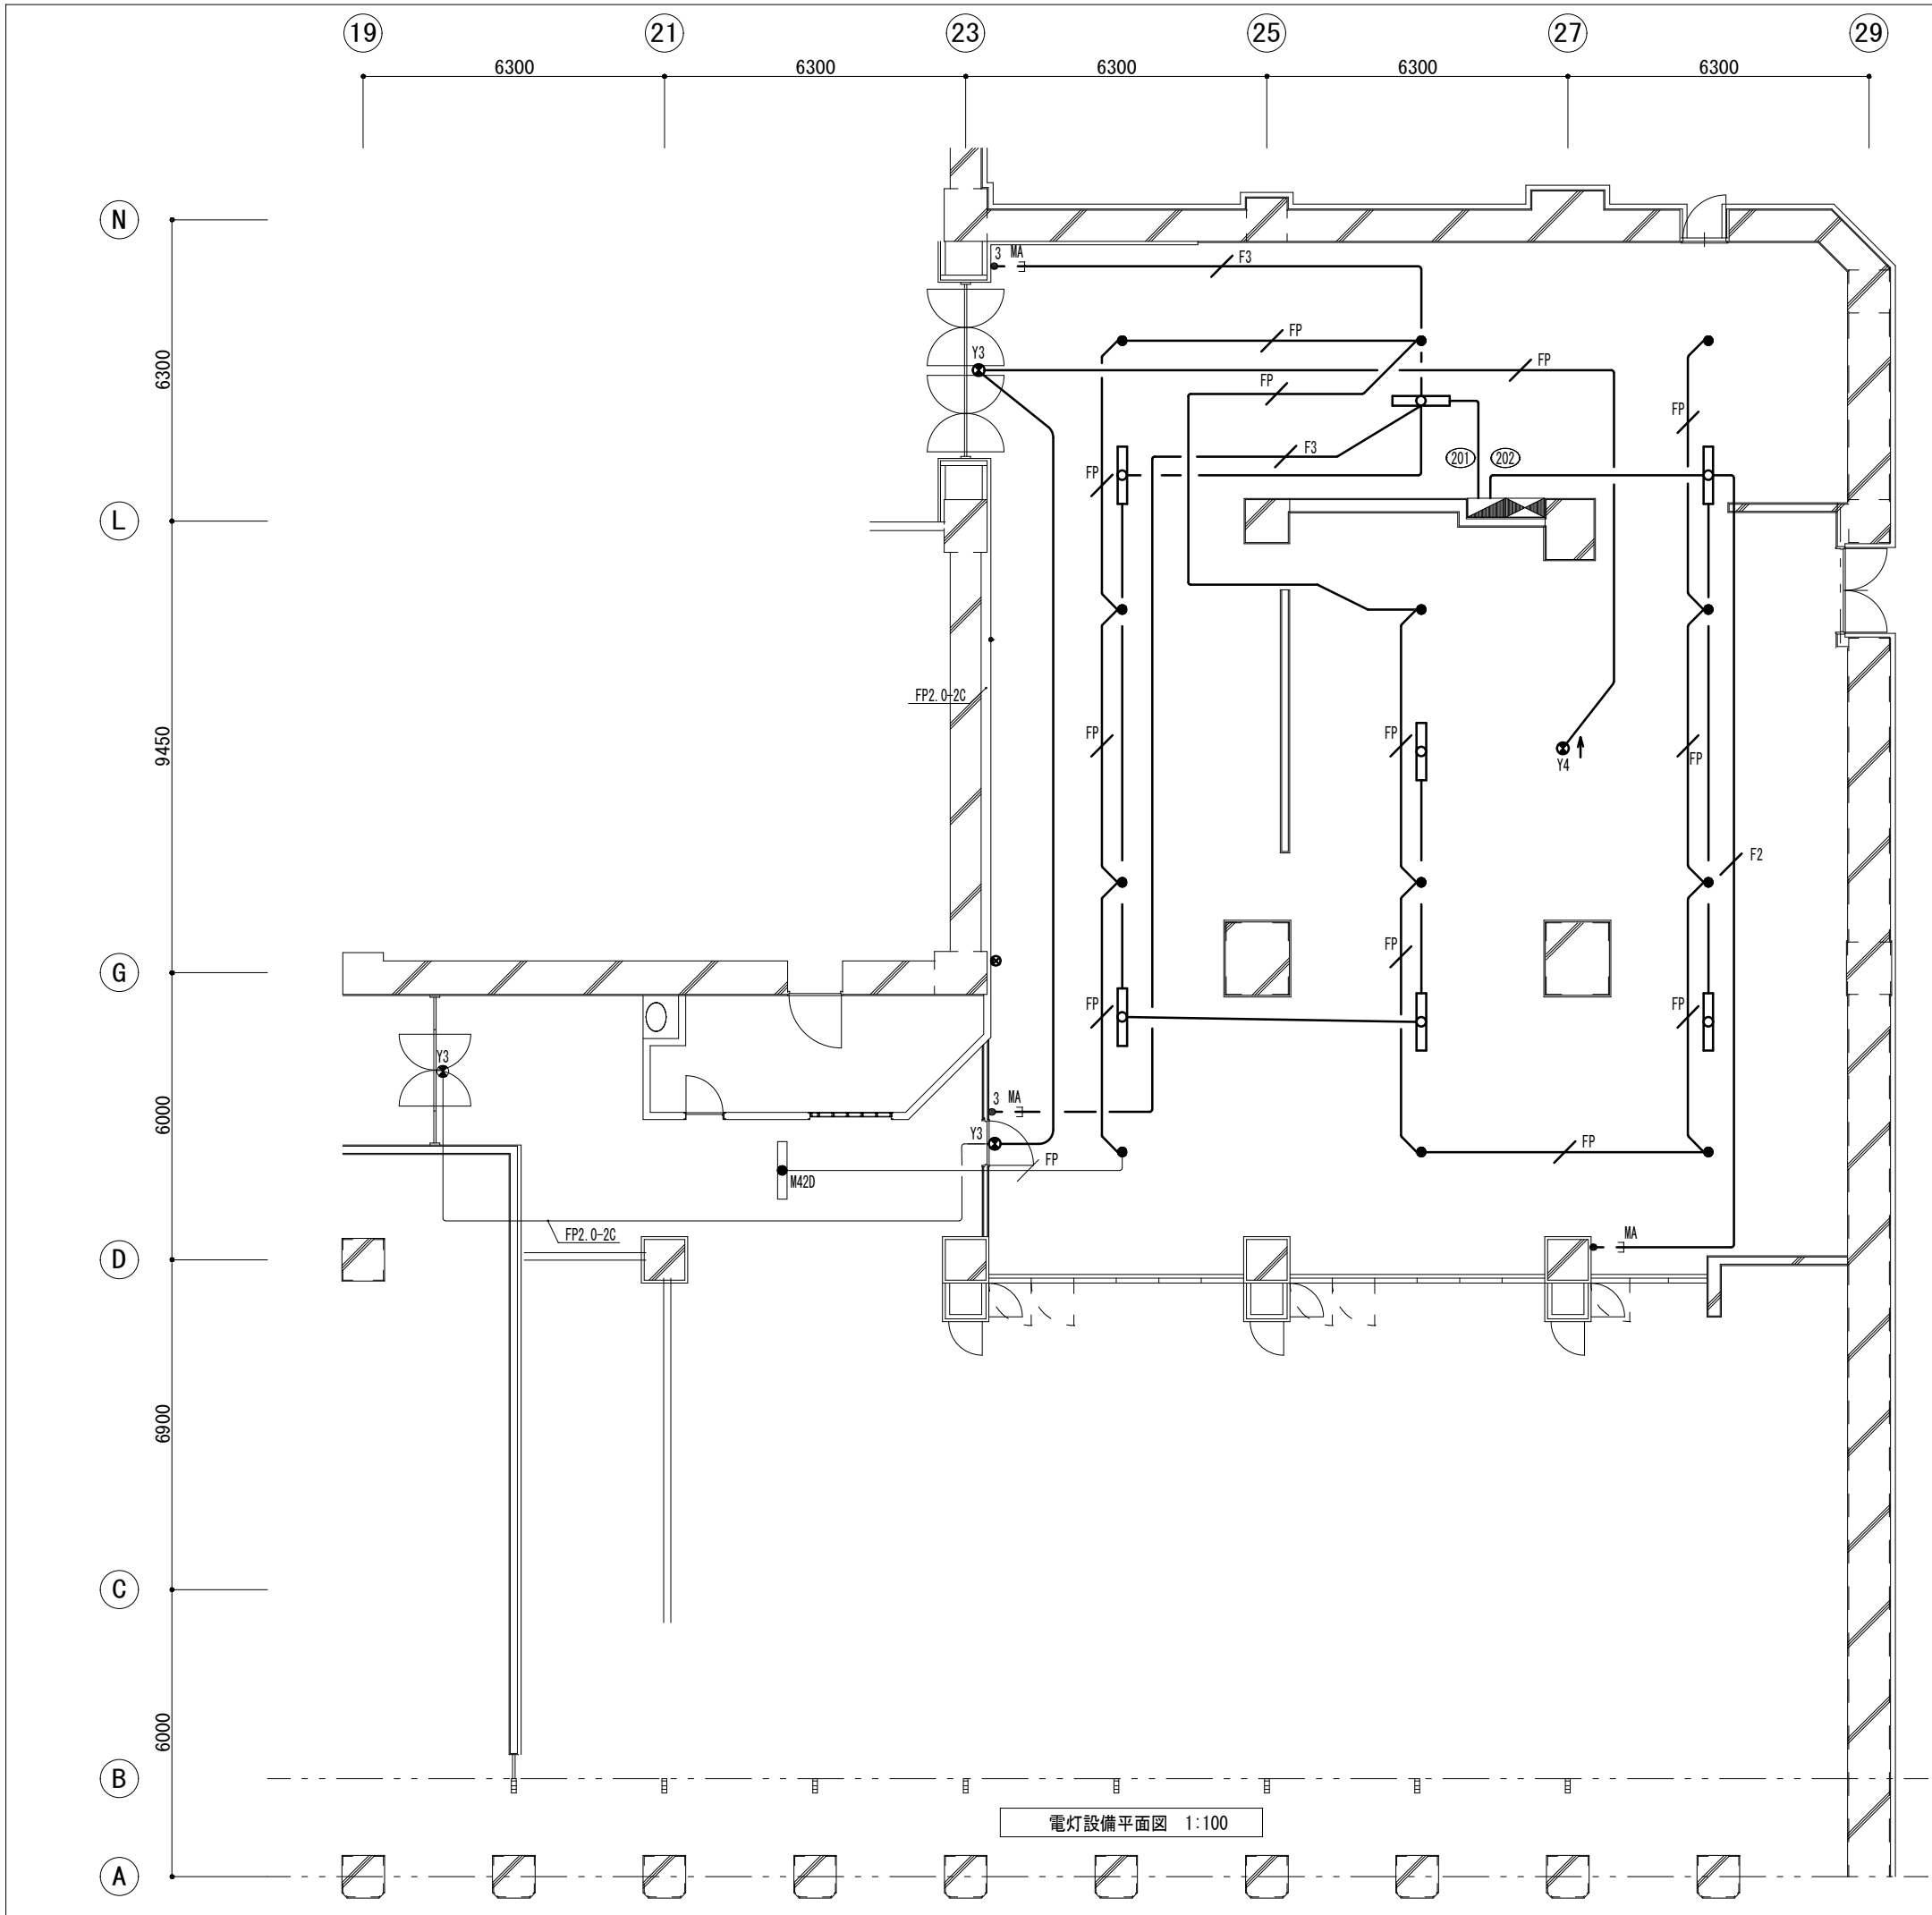

凡例	
	電灯分電盤（既設）
	動力分電盤（既設）
	メタルモールA型
	LED灯 FSS9
	カバープレート 1個用 金属製
	非常用照明

・薄線は既設を示す。


EM-EEF2. 0-3C (1CE)
※ は下記を示す。

F2	EM-EEF2. 0mm-2C
F3	EM-EEF2. 0mm-3C
FP	EM-FPC2. 0mm-2C

スケルトン改修部	
	Y3 ×1
	Y4 ×1
	Z40 ×12
	F42 ×7


図面名称	電灯設備平面図（現況）		図面サイズ	A 2
縮 尺	1:100	図面番号	No. 1 2 （ 1 6 枚の内）	

大阪市総務局行政部総務課

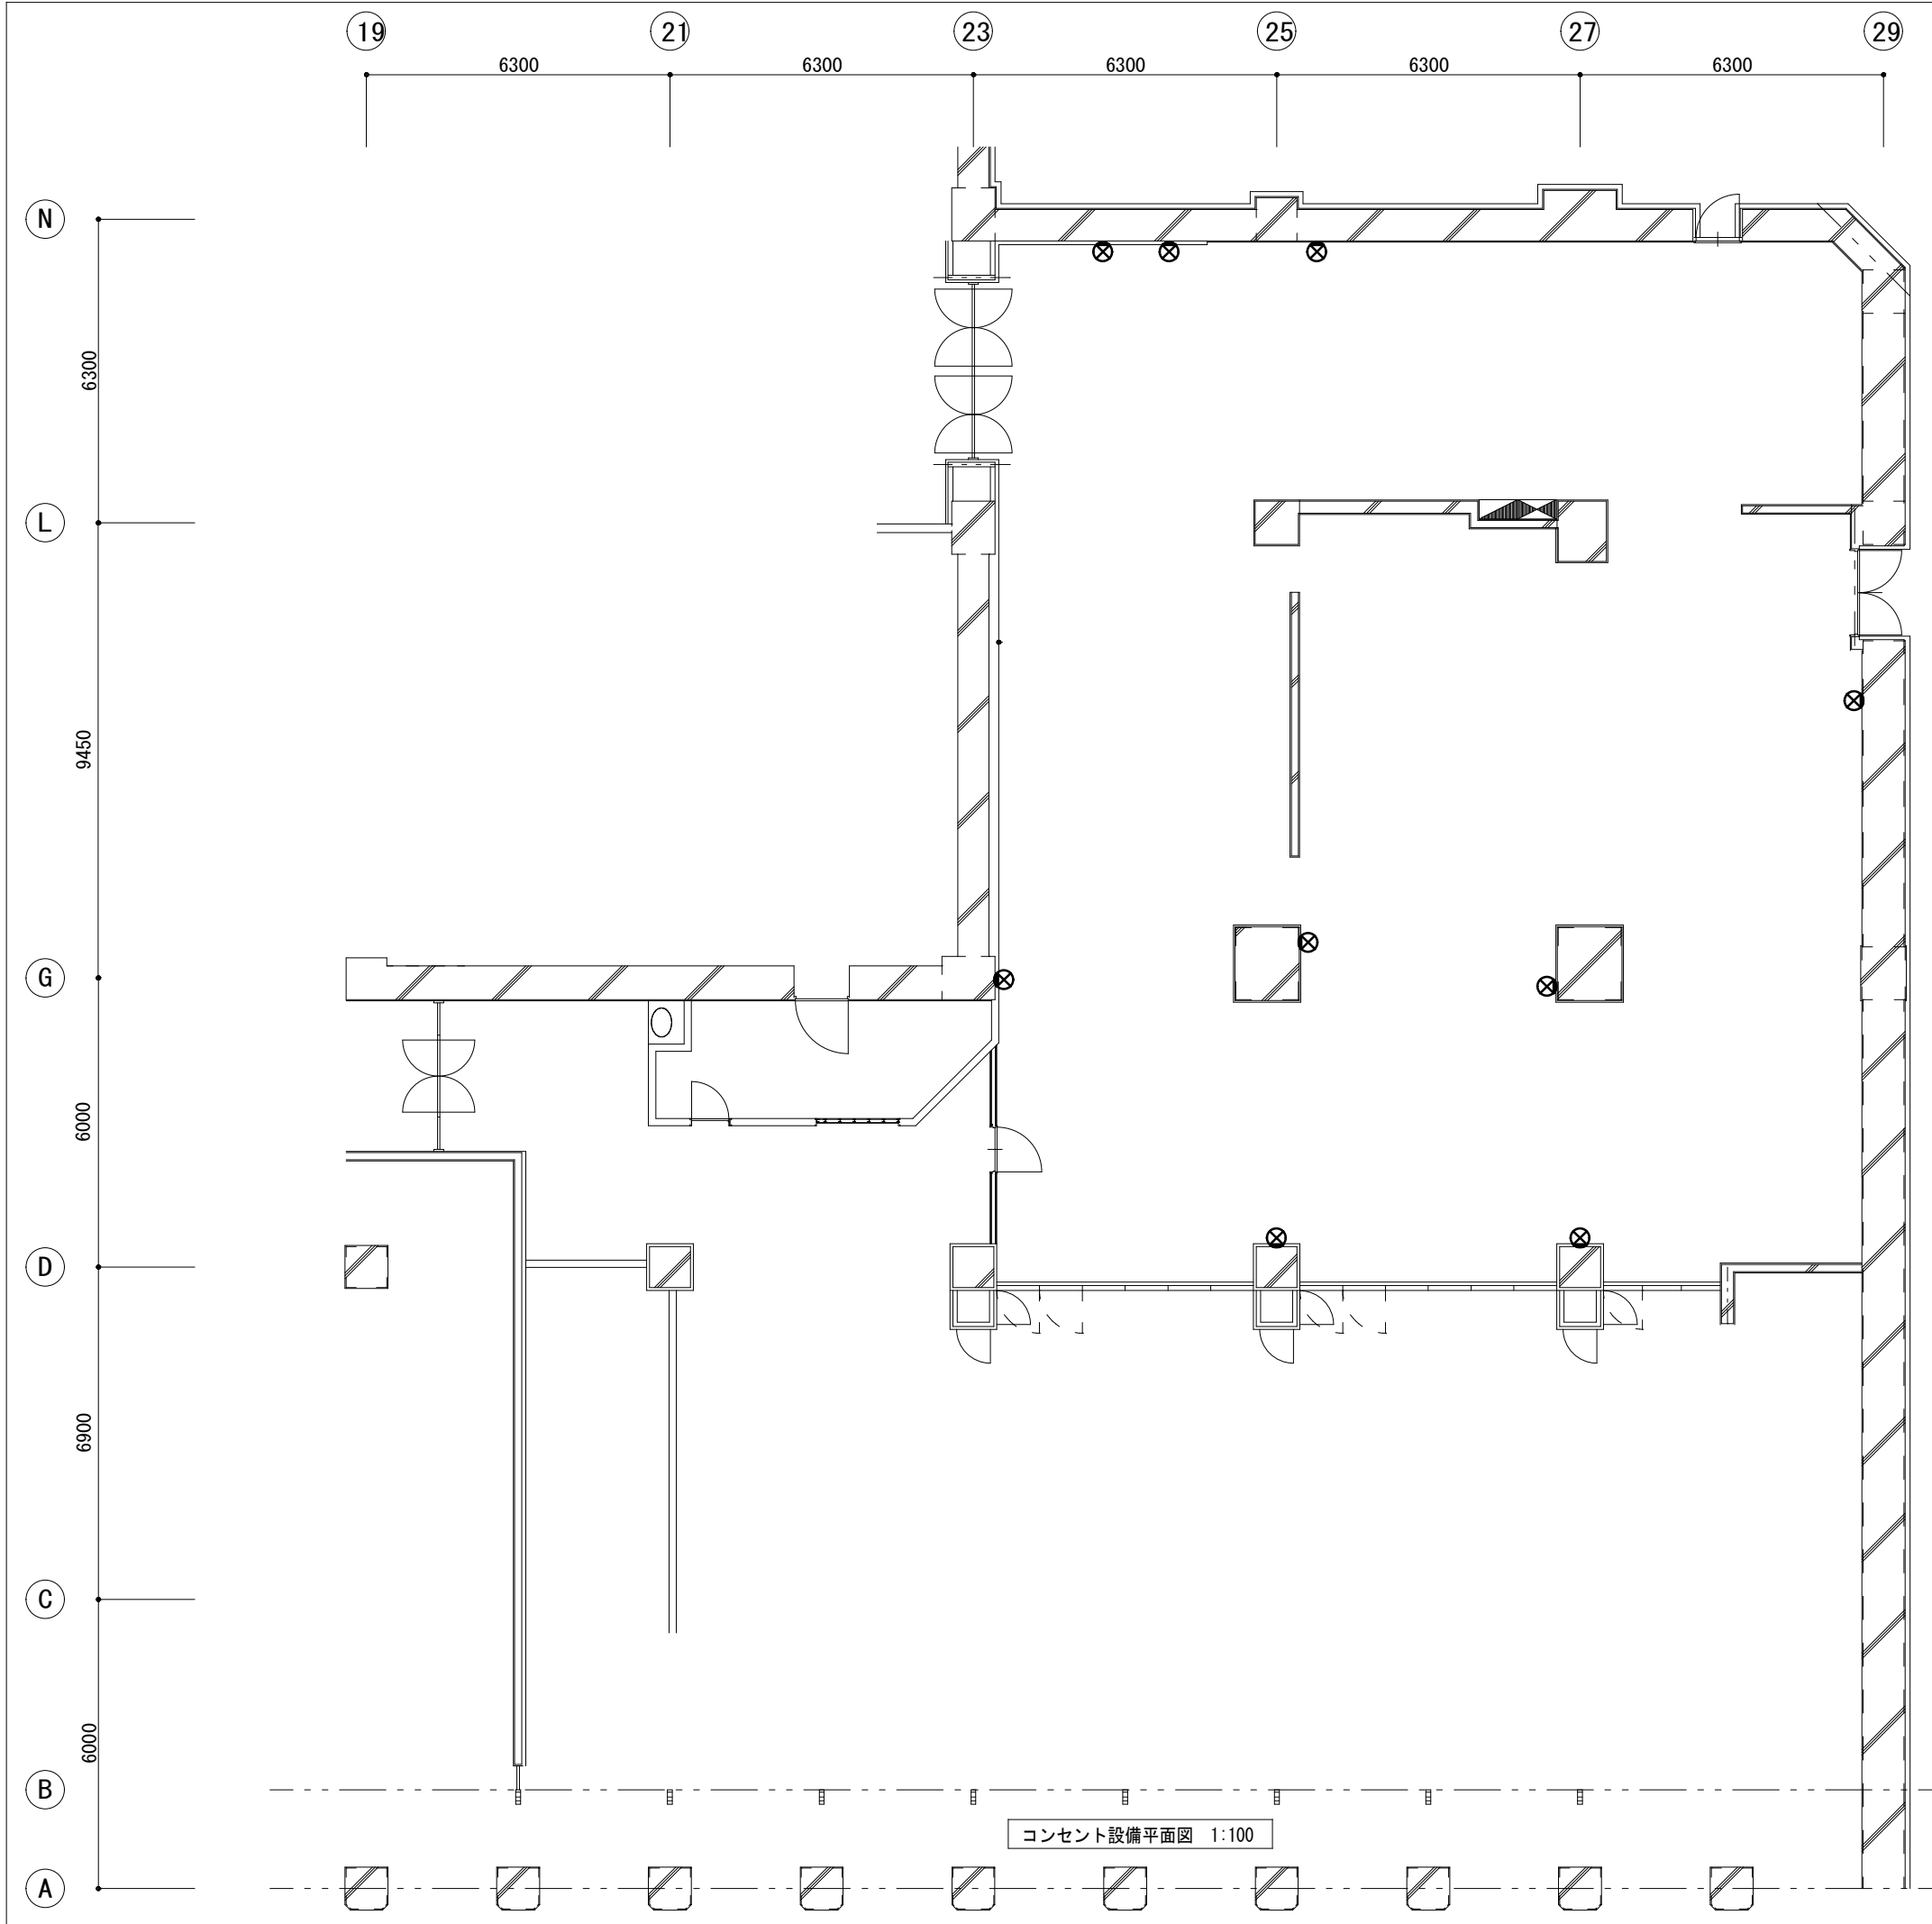


凡例	
	電灯分電盤（既設）
	動力分電盤（既設）
	ブランクプレート

図面名称	コンセント設備平面図（現況）			図面サイズ：A 2
縮 尺	1:100	図面番号	No. 1 3 （ 1 6 枚の内）	
大阪市総務局行政部総務課				

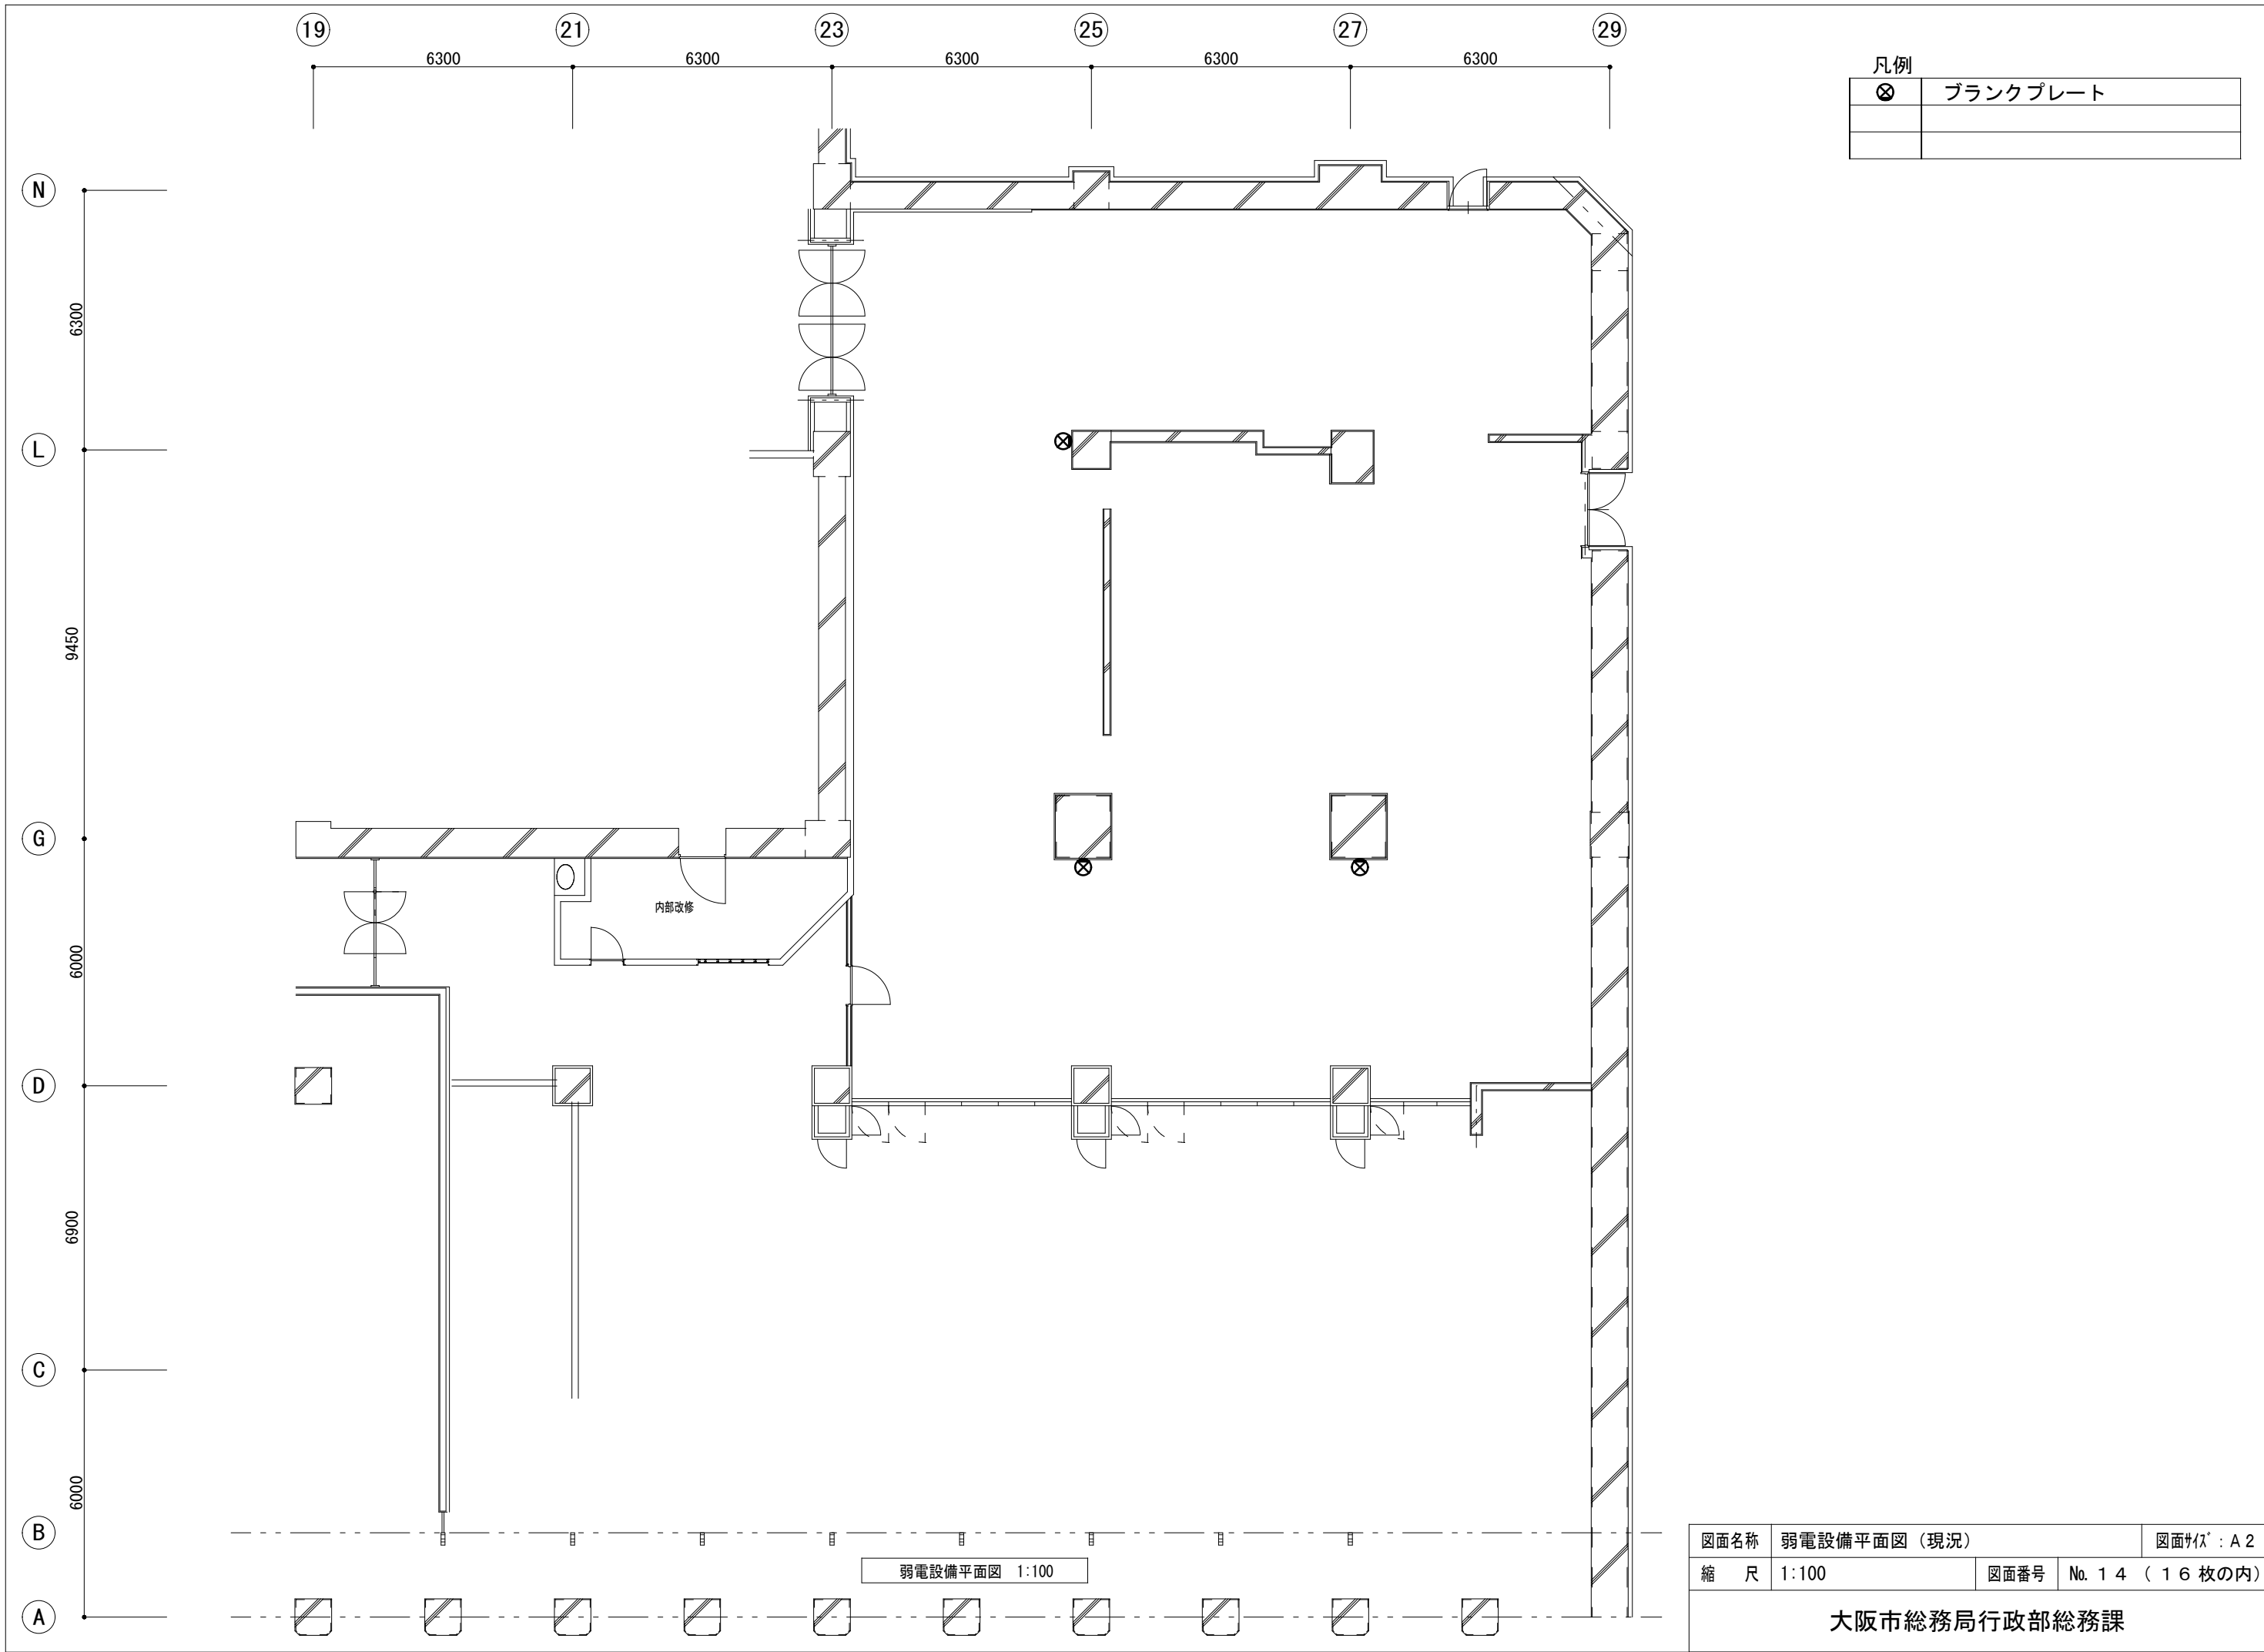

凡例	
⊗	ブランクプレート

図面名称	弱電設備平面図（現況）			図面枚数：A 2
縮 尺	1:100	図面番号	No. 1 4 （ 1 6 枚の内）	
大阪市総務局行政部総務課				

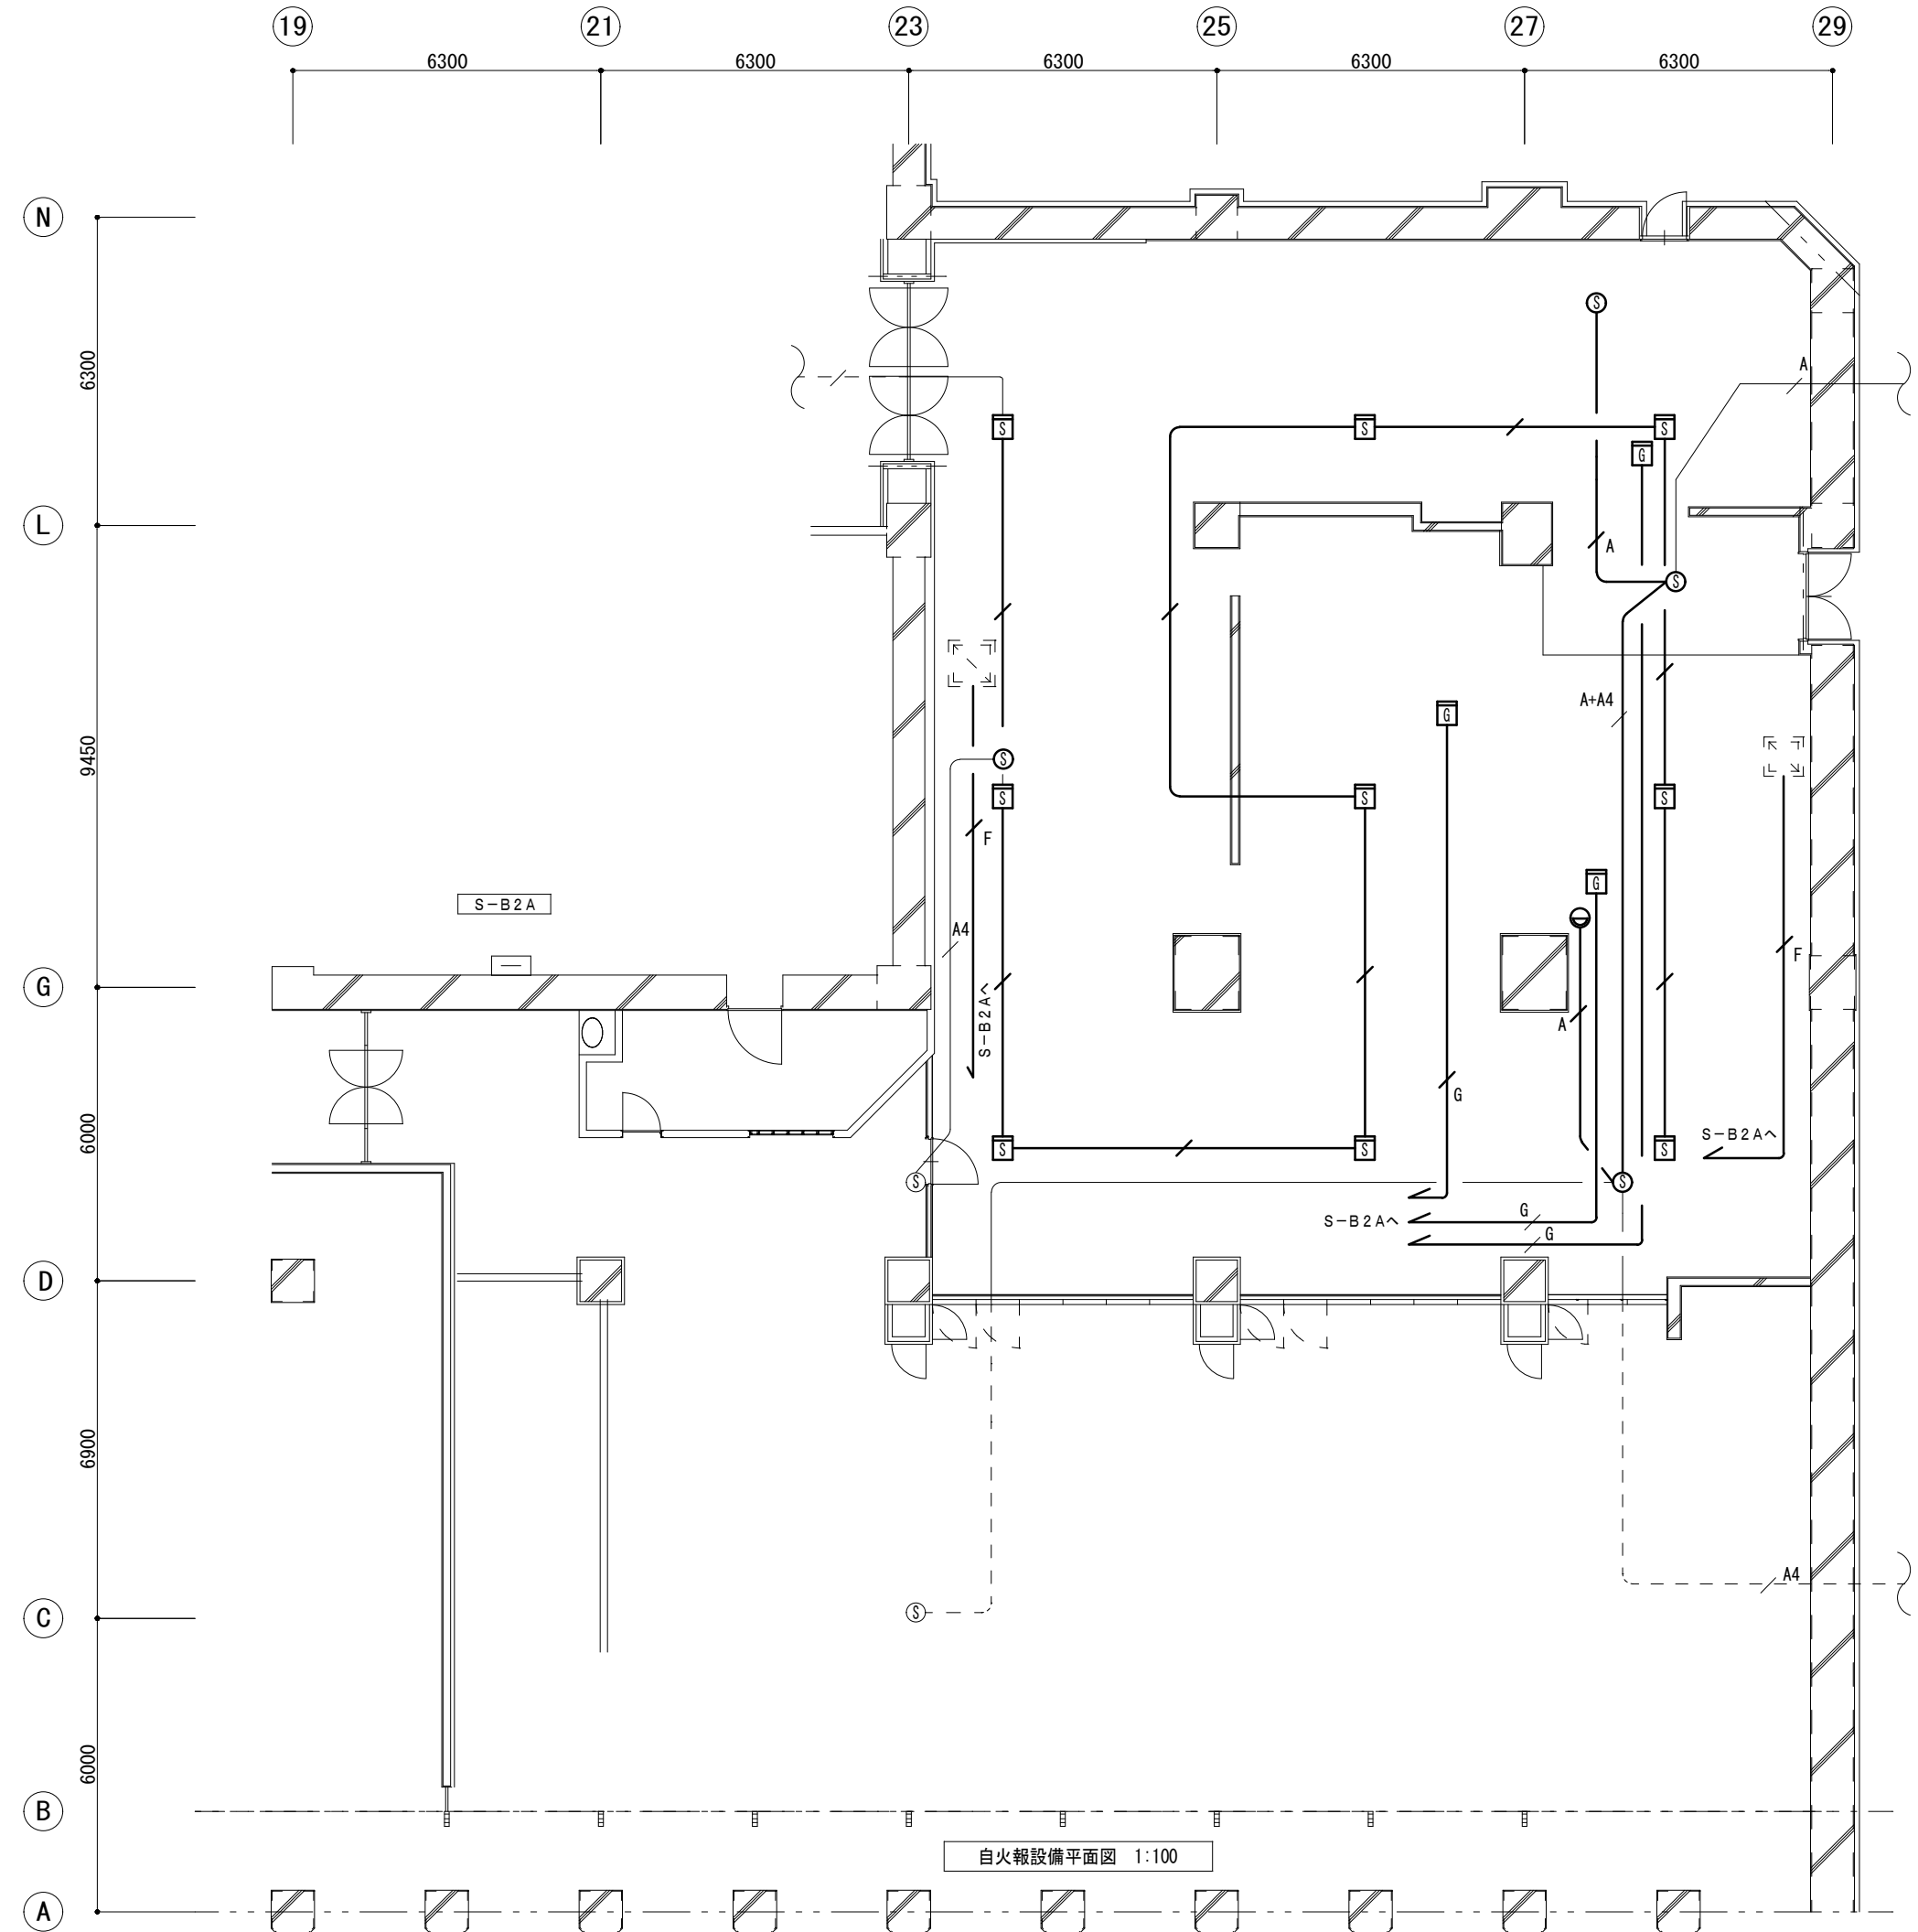

凡例	
	端子盤（既設）
	煙感知器（2種・露出）
	定温式感知器（1種防水・露出）
	定温式感知器（特殊・露出）
	ガス漏れ検知器（露出）
	アウトレットボックス
	天井配線
	隠ぺい配線

防排煙凡例	
	煙感知器（3種・露出型）
	煙感知器（3種・埋込型）
	熱感知器
	排煙口

・薄線は既設を示す。

	HP1. 2mm-2C
	HP1. 2mm-4C
	FP1. 2mm-2C
	AE1. 2mm-2C
	AE1. 2mm-4C
	FP1. 2mm-4C

図面名称	自火報設備平面図（現況）		図面枚数	A 2
縮 尺	1:100	図面番号	No. 1 6	（ 1 6 枚の内）

大阪市総務局行政部総務課